


序号	图例	名称	线缆及敷设方式	安装方式及高度(无标注处)
1	□	单孔(语音)信息点	1xUTP Cat6, 1xJDG20, SCE/CC/WC	无标注处下沿距地300暗装, 预埋1x86盒或家具上安装
2	□	单孔(互联网)信息点	1xUTP Cat6, 1xJDG20, SCE/CC/WC	无标注处下沿距地300暗装, 预埋1x86盒或家具上安装
3	□	双孔(互联网)信息点	2xUTP Cat6, 1xJDG25, SCE/CC/WC	无标注处下沿距地300暗装, 预埋1x86盒或家具上安装
4	□	单孔(智能化专网)信息点	1xUTP Cat6, 1xJDG20, SCE/CC/WC	无标注处下沿距地300暗装, 预埋1x86盒或家具上安装
5	□	单孔(数字电视)信息点	1xUTP Cat6, 1xJDG20, SCE/CC/WC	无标注处下沿距地300暗装, 预埋1x86盒或家具上安装
6	⊙	无线AP	1xUTP Cat6, 1xJDG20, CC/WC	吊顶安装或视顶下安装
7	⊙	无线AP(壁挂式)	1xUTP Cat6, 1xJDG20, CC/WC	下沿距地2.0m壁挂安装
8	□	ONU终端1(600x450x135)	1x2芯单模光纤, 1xJDG20, SCE/WC	下沿距地300暗装安装, 强电电源配合(箱体需要等锁)
9	□	ONU终端2(400x300x80)	1x2芯单模光纤, 1xJDG20, SCE/WC	下沿距地300暗装安装, 强电电源配合(箱体需要等锁)
10	□	标准机柜(前后门均采用及开门)	600x600x2000(WxDxH)	落地安装, 地面膨胀螺栓固定
11	□	18U壁挂机柜	900x450x600(WxDxH)	下沿距地2.0m壁挂安装, 膨胀螺栓固定
12	✓	向上配管		
13	✓	向下配管		
14	□	彩色半球摄像机(400W红外)	1xUTP Cat6, 1xJDG20, SCE/WC	吊顶安装, POE供电
15	□	彩色固定摄像机(400W红外)	1xUTP Cat6, 1xJDG20, CC/WC	下沿距地2.5m壁挂安装或吊顶安装, 预埋1x86盒, POE供电
16	□	枪式专用摄像机(400W红外 无线网桥)	1xUTP Cat6(无线网桥), SCE/WC/CC	吊顶安装, 由电井厂家供电
17	□	防水枪式摄像机(400W红外)	1xUTP Cat6, 1xJDG20, CC/WC	下沿距地2.5m壁挂安装或吊顶安装, 预埋1x86盒, POE供电
18	□	读卡器(人脸识别)	1xWDZ-RYY2x1.0+1xUTP Cat6, 1xSC25, SCE/WC	下沿距地1.3m暗装
19	□	出门按钮	1xWDZ-RYY2x1.0, 1xSC20, SCE/WC	下沿距地1.3m暗装
20	□	防火门磁锁(备注)	1xWDZ-RYY4x1.0, 1xSC20, SCE/WC	按门部署
21	□	双门电磁锁(备注)	1xWDZ-RYY4x1.0, 1xSC20, SCE/WC	按门部署
22	□	报警按钮	1xWDZ-RYY2x1.0, 1xJDG20, SCE/WC	强电线路敷设时预埋暗盒, 暗盒距地1.8m暗装, 暗盒距地1.45m暗装, 暗盒距地1.3m暗装
23	✓	向上配管		
24	✓	向下配管		

注: 本次设计桥架采用金属梯级式桥架, 安装系统与综合布线共用桥架时, 中间用隔板分隔。

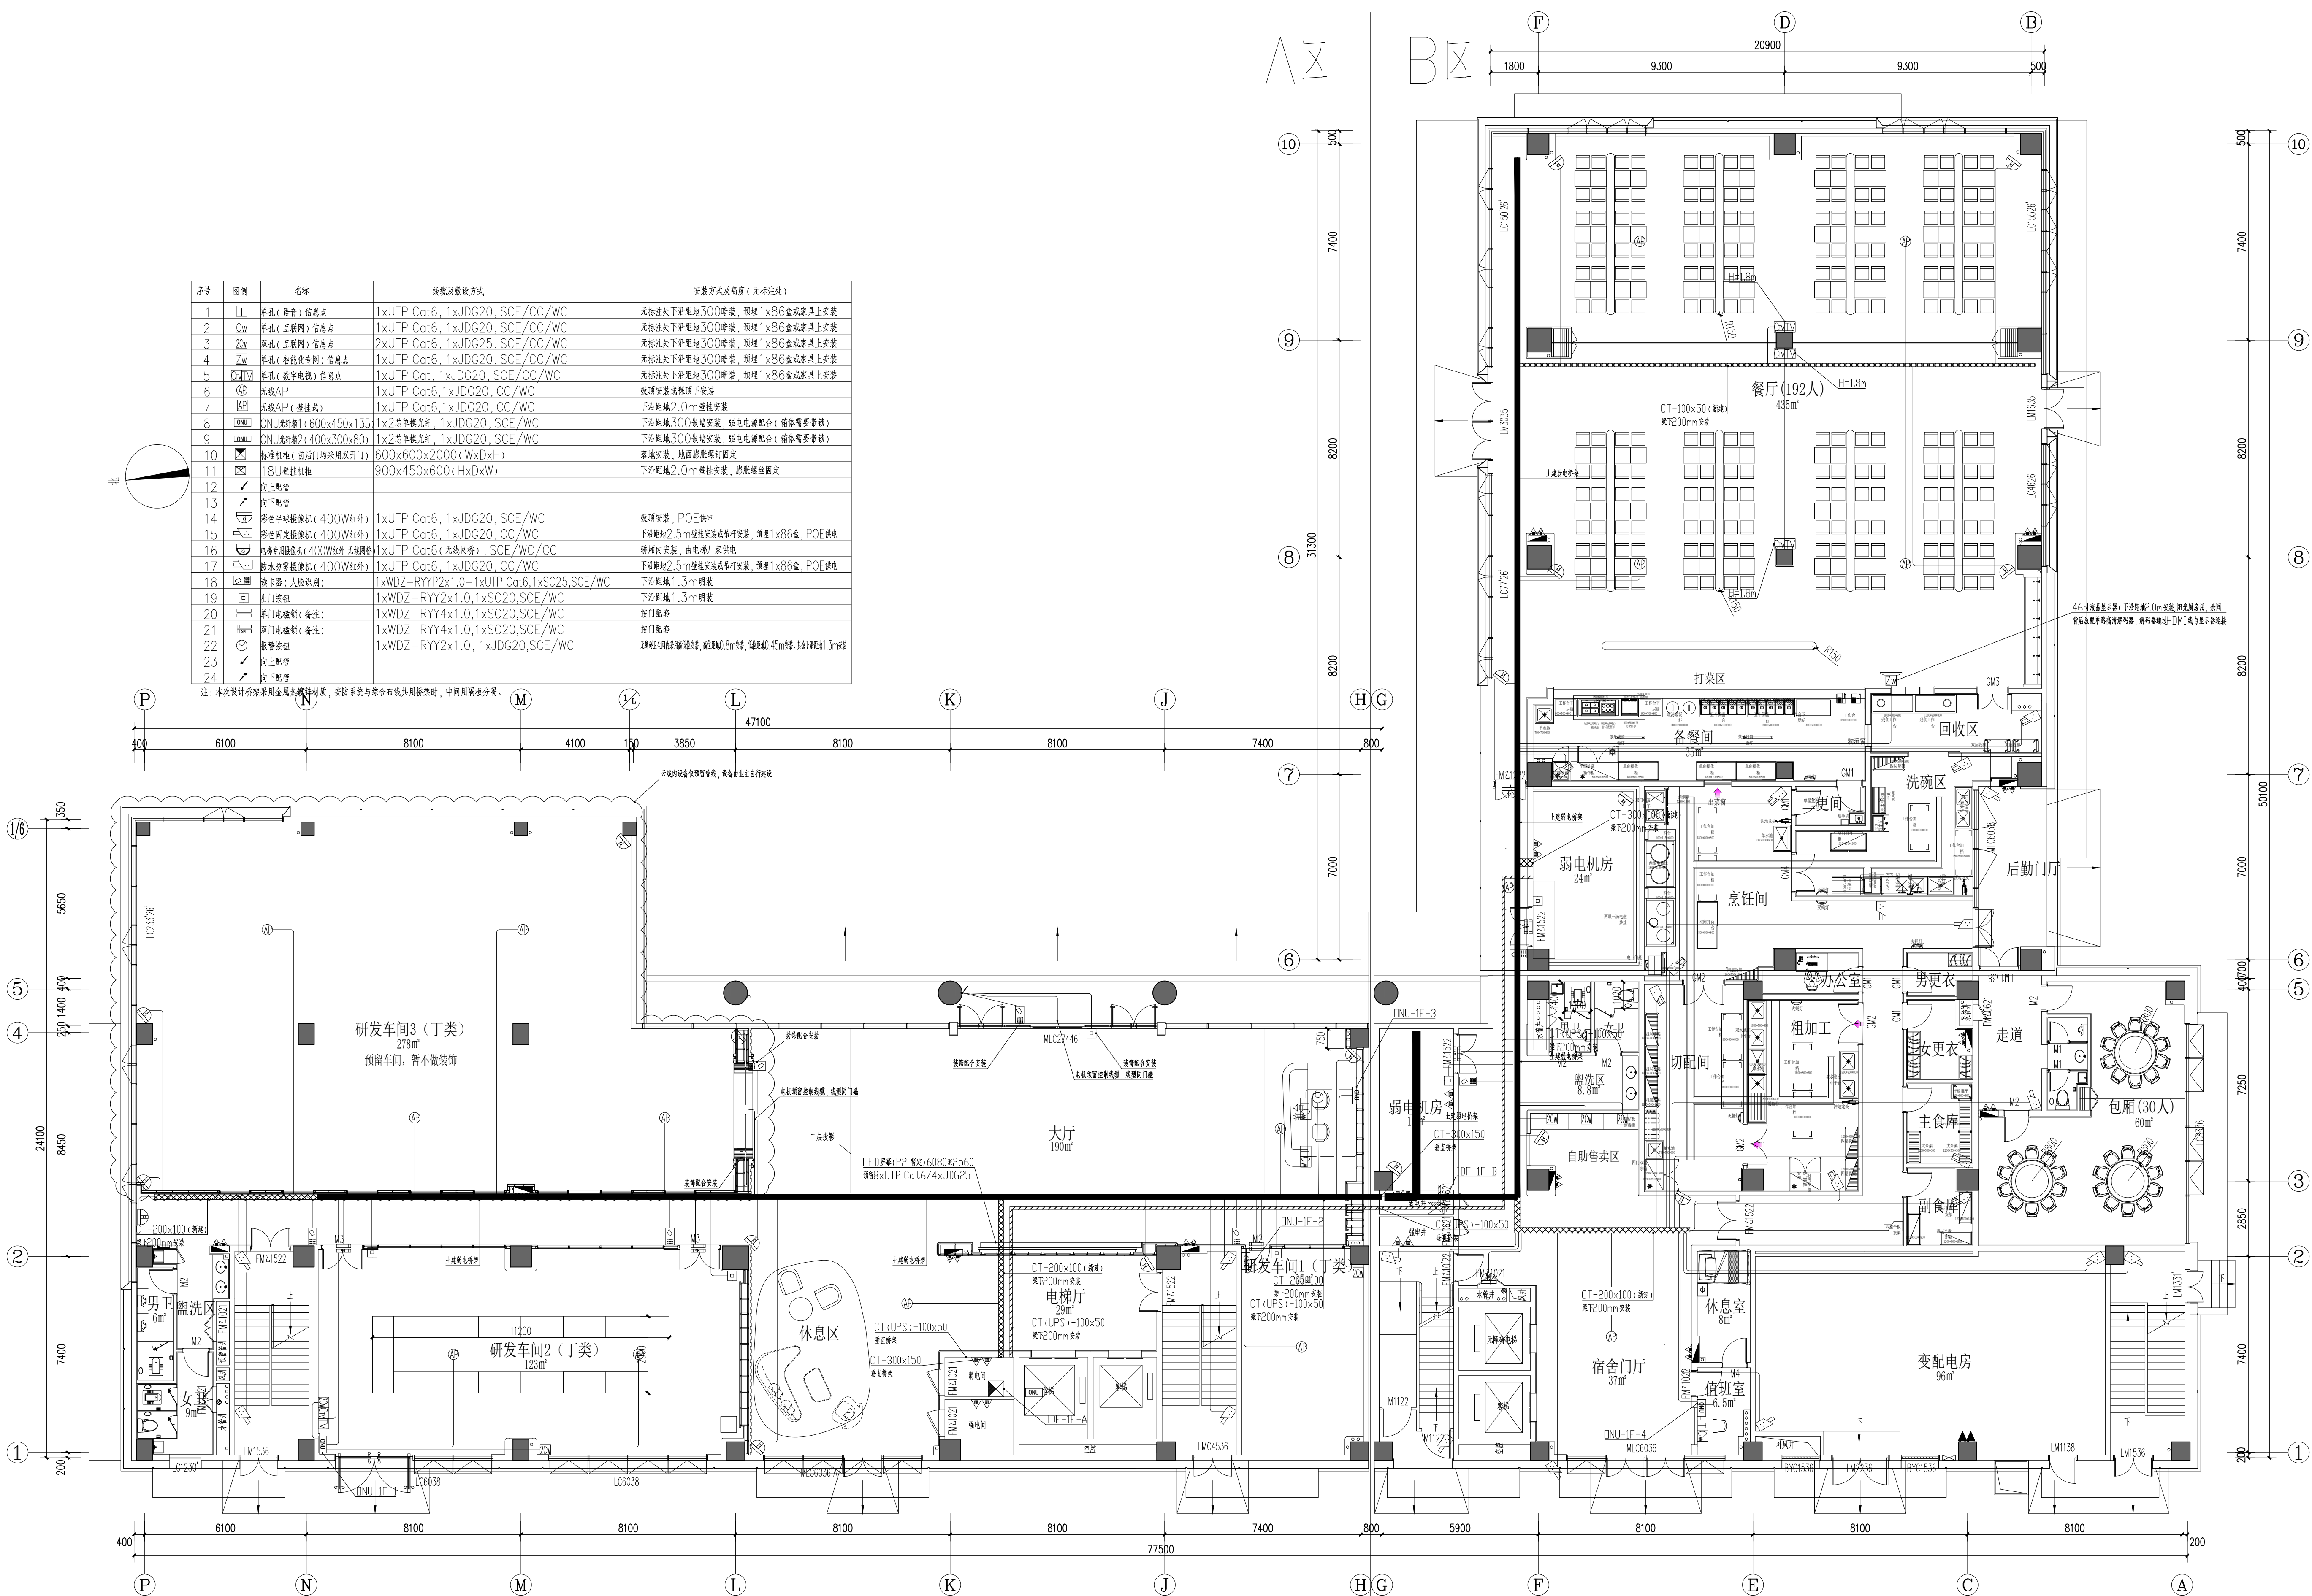


※ 一层 平面布置图 ※
SC 1:120

项目负责人	实 名	签 名
专业负责人		
设计人		
注册章		
预留章		
出图章		
图审章		
竣工章		
备 注		
 浙江省建设装饰集团有限公司 ZHEJIANG CONSTRUCTION DECORATION GROUP CO., LTD. 建筑行业 (建筑工程) 甲级 证书编号 A133004805 建筑装饰工程设计专项甲级 证书编号 A133004805 建筑幕墙工程设计专项甲级 证书编号 A133004805 轻钢结构设计乙级资质 证书编号 A233004802 地址: 浙江省杭州市西湖区古园街139号 邮编: 310030		
姓名	签 名	
项目负责		
专业负责		
审 定		
审 核		
校 对		
设 计		
制 图		
建设单位		
项目名称		
子项名称		
图纸名称	一层弱电平面图	
工程号		
阶段	专 业	
日期	图 号	弱电施-04
版本号	页 码	
声明 本设计图纸版权归浙江省建设装饰集团有限公司所有, 未获得书面授权, 不得使用或翻版。不应度量图纸, 所有在图纸上标示的尺寸, 需在现场复核。如需修正应及时通知设计单位。		
未盖出图章无效		

序号	图例	名称	线缆及敷设方式	安装方式及高度(无标注处)
1	□	单孔(语音)信息点	1xUTP Cat6, 1xJDG20, SCE/CC/WC	无标注处下沿距地300mm暗装, 预埋1x86盒或家具上安装
2	□	单孔(互联网)信息点	1xUTP Cat6, 1xJDG20, SCE/CC/WC	无标注处下沿距地300mm暗装, 预埋1x86盒或家具上安装
3	□	双孔(互联网)信息点	2xUTP Cat6, 1xJDG25, SCE/CC/WC	无标注处下沿距地300mm暗装, 预埋1x86盒或家具上安装
4	□	单孔(智能化专线)信息点	1xUTP Cat6, 1xJDG20, SCE/CC/WC	无标注处下沿距地300mm暗装, 预埋1x86盒或家具上安装
5	□	单孔(数字电视)信息点	1xUTP Cat6, 1xJDG20, SCE/CC/WC	无标注处下沿距地300mm暗装, 预埋1x86盒或家具上安装
6	□	无线AP	1xUTP Cat6, 1xJDG20, CC/WC	预埋安装或吊顶下安装
7	□	无线AP(壁挂式)	1xUTP Cat6, 1xJDG20, CC/WC	下沿距地2.0m壁挂安装
8	□	ONU柜前箱(600x450x135)	1x2芯单模光纤, 1xJDG20, SCE/WC	下沿距地300mm暗装, 强电电源配合(箱体需要穿墙)
9	□	ONU柜后箱(400x300x80)	1x2芯单模光纤, 1xJDG20, SCE/WC	下沿距地300mm暗装, 强电电源配合(箱体需要穿墙)
10	□	标准机柜(前后门均采用风开门)	600x600x2000(WxDxH)	落地安装, 地面膨胀螺栓固定
11	□	1.8U壁挂机柜	900x450x600(WxDxH)	下沿距地2.0m壁挂安装, 膨胀螺栓固定
12	□	向上配管		
13	□	向下配管		
14	□	彩色半球摄像机(400W红外)	1xUTP Cat6, 1xJDG20, SCE/WC	预埋安装, POE供电
15	□	彩色固定摄像机(400W红外)	1xUTP Cat6, 1xJDG20, CC/WC	下沿距地2.5m壁挂安装或吊顶安装, 预埋1x86盒, POE供电
16	□	枪型网络摄像机(400W红外 无线网桥)	1xUTP Cat6(无线网桥), SCE/WC/CC	预埋安装, 由电梯厂家供电
17	□	防水防雾摄像机(400W红外)	1xUTP Cat6, 1xJDG20, CC/WC	下沿距地2.5m壁挂安装或吊顶安装, 预埋1x86盒, POE供电
18	□	读卡器(人脸识别)	1xWDZ-RYY2x1.0+1xUTP Cat6, 1xSC25, SCE/WC	下沿距地1.3m暗装
19	□	出口按钮	1xWDZ-RYY2x1.0, 1xSC20, SCE/WC	下沿距地1.3m暗装
20	□	出门电锁(备注)	1xWDZ-RYY4x1.0, 1xSC20, SCE/WC	出门配管
21	□	双门电锁(备注)	1xWDZ-RYY4x1.0, 1xSC20, SCE/WC	出门配管
22	□	报警主机	1xWDZ-RYY2x1.0, 1xJDG20, SCE/WC	预埋安装或吊顶安装, 预埋1x86盒, 预埋1x45mm管, 预埋1x45mm管, 预埋1x45mm管
23	□	向上配管		
24	□	向下配管		

注: 本次设计桥架采用金属槽式桥架, 安防系统与综合布线共用桥架时, 中间间隔板分隔。

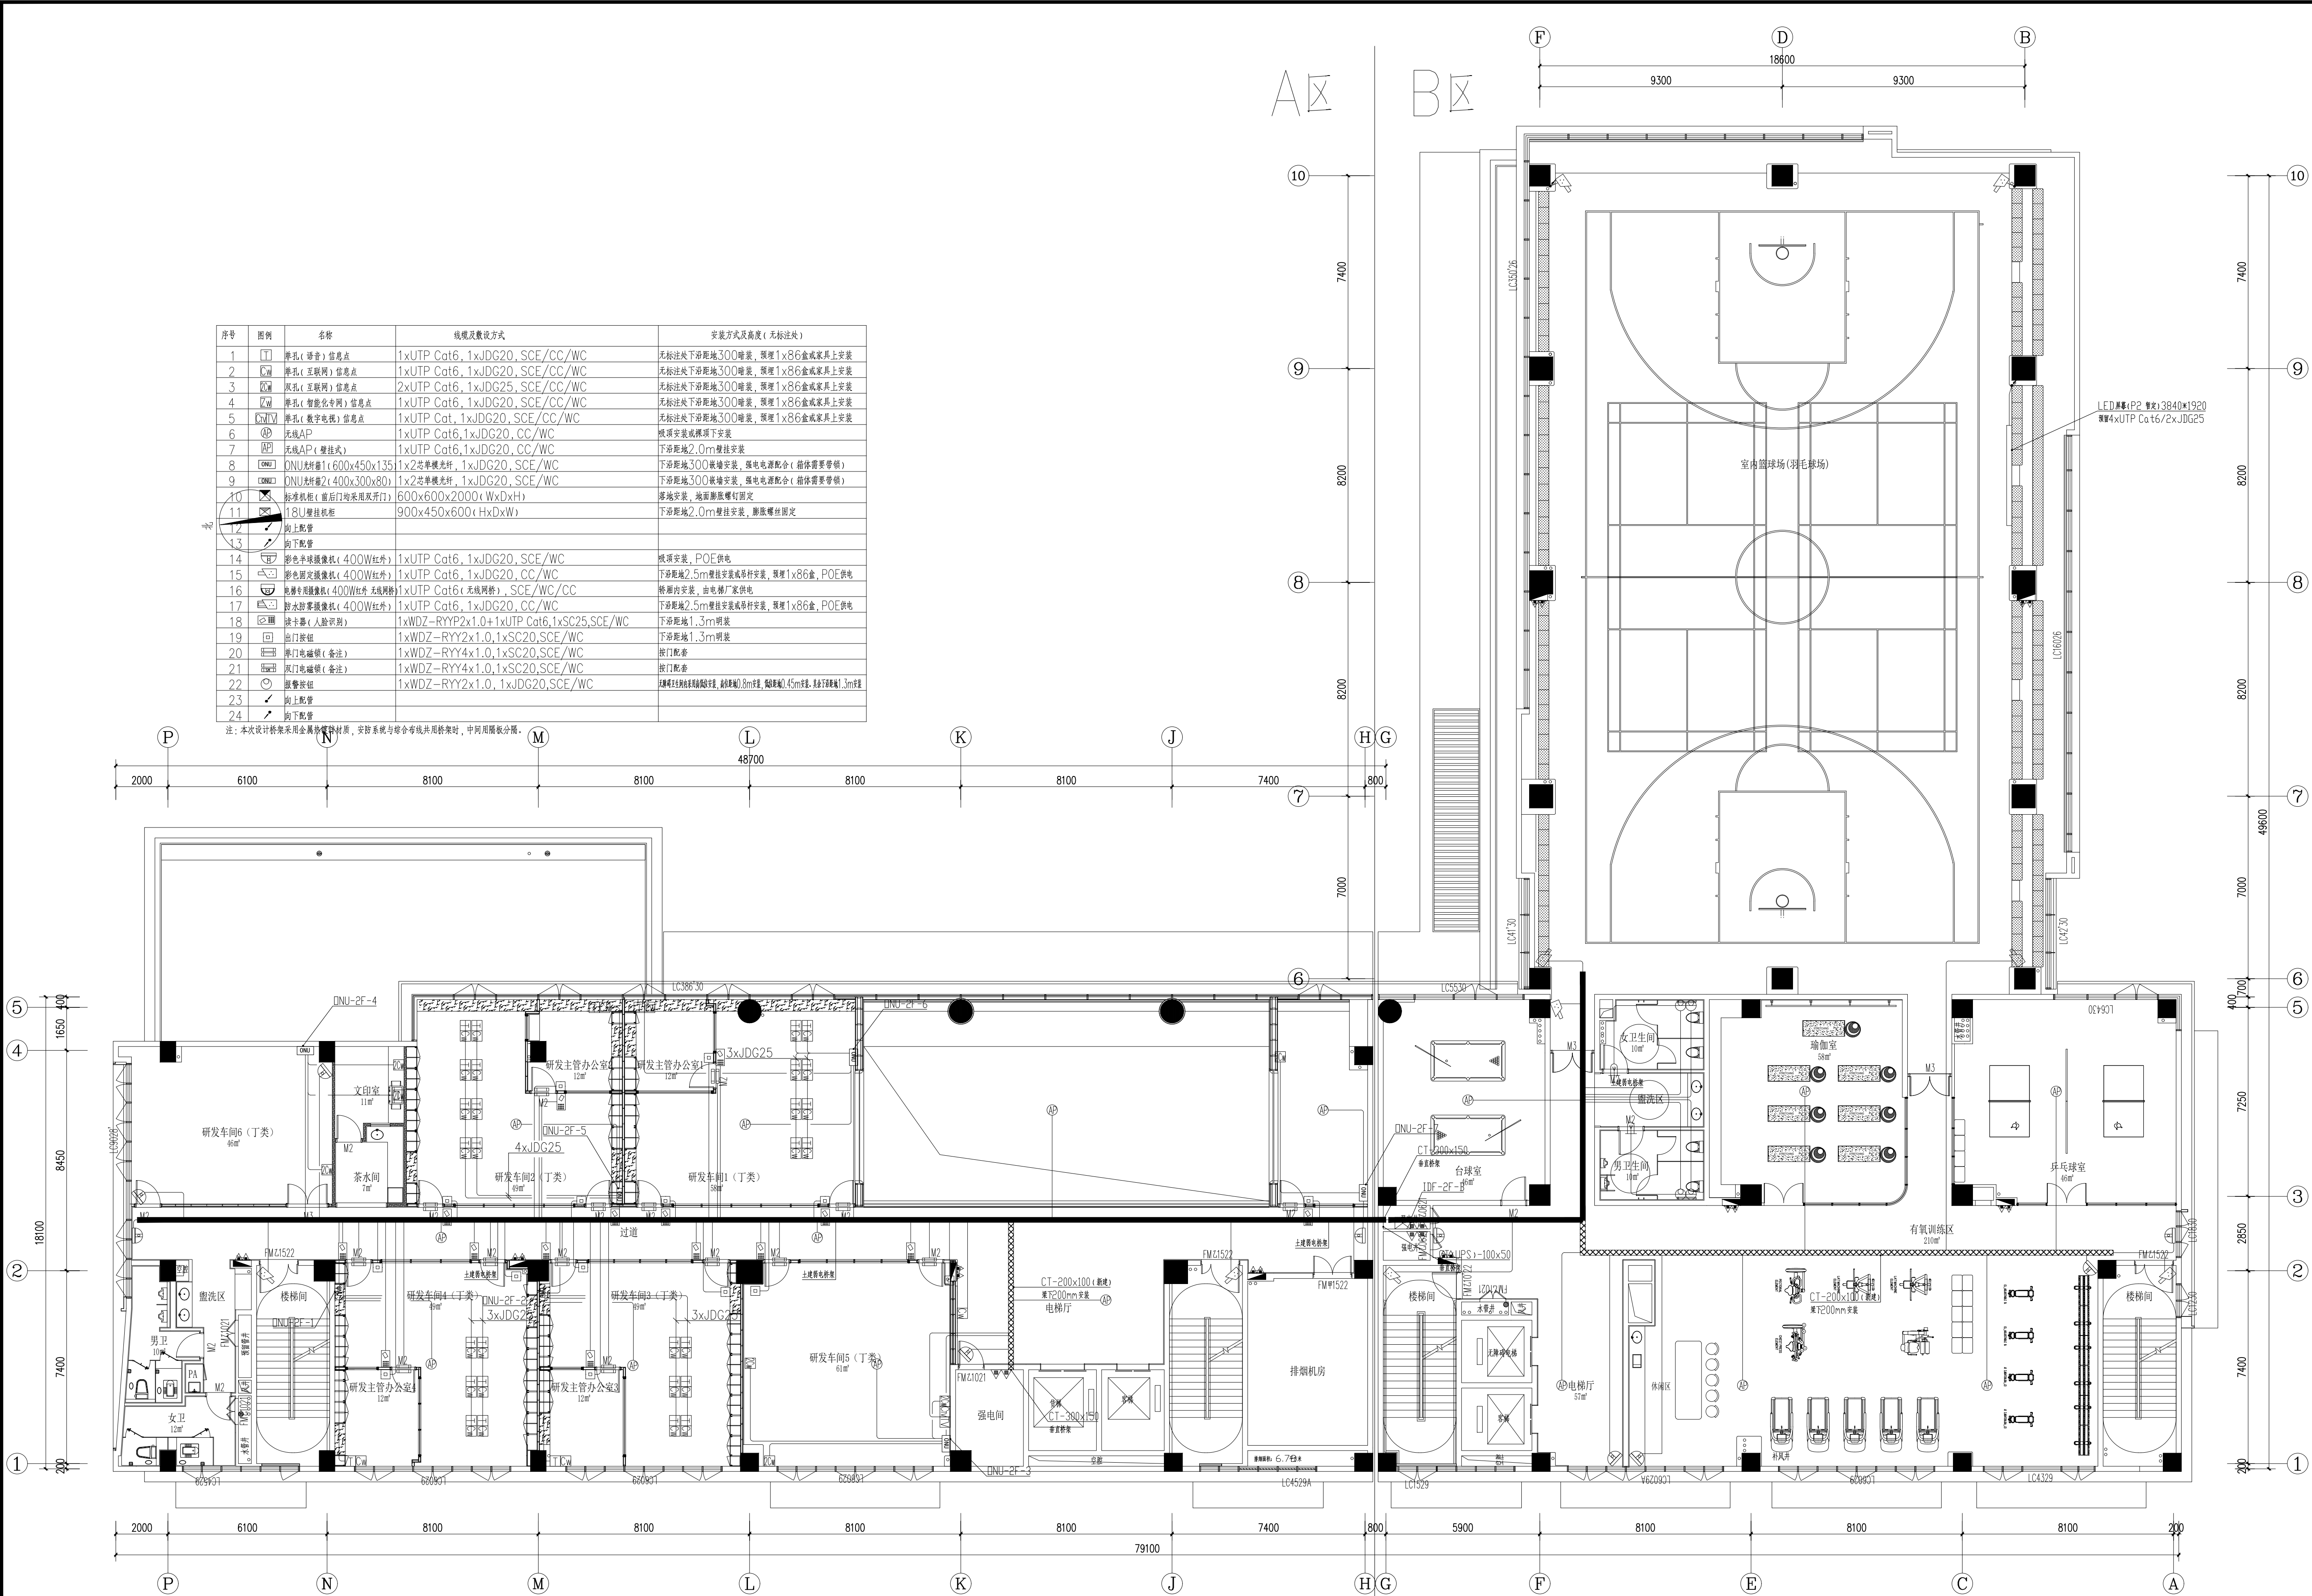


※ 二层 平面布置图 ※
SC 1:120

项目负责人	实 名	签 名
专业负责人		
设 计 人		
注册章		
预留章		
出图章		
图审章		
竣工章		
备 注		
浙江省建设装饰集团有限公司 ZHEJIANG CONSTRUCTION DECORATION GROUP CO., LTD 建筑行业(建筑工程)甲级 证书编号 A133004805 建筑装饰工程设计专项甲级 证书编号 A133004805 建筑幕墙工程设计专项甲级 证书编号 A133004805 轻型钢结构设计乙级资质 证书编号 A233004802 地址: 浙江省杭州市西湖区古园街139号 邮编: 310030		
	姓 名	签 名
项目负责		
专业负责		
审 定		
审 核		
校 对		
设 计		
制 图		
建设单位		
项目名称		
子项名称		
图纸名称	二层弱电平面图	
工程号		
阶 段	专 业	
日 期	图 号	弱电施-05
版本号	页 码	
声明 本设计图纸版权归浙江省建设装饰集团有限公司所有, 未获得书面授权, 不得使用或翻版。不应度量图纸, 所有在图纸上标示的尺寸, 需在现场复核。如需修正应及时通知设计单位。		
未盖出图章无效		


序号	图例	名称	线缆及敷设方式	安装方式及高度(无标注处)
1	□	单孔(语音)信息点	1xUTP Cat6, 1xJDG20, SCE/CC/WC	无标注处下沿距地300mm暗装, 预埋1x86盒或家具上安装
2	□	单孔(互联网)信息点	1xUTP Cat6, 1xJDG20, SCE/CC/WC	无标注处下沿距地300mm暗装, 预埋1x86盒或家具上安装
3	□	双孔(互联网)信息点	2xUTP Cat6, 1xJDG25, SCE/CC/WC	无标注处下沿距地300mm暗装, 预埋1x86盒或家具上安装
4	□	单孔(智能化专线)信息点	1xUTP Cat6, 1xJDG20, SCE/CC/WC	无标注处下沿距地300mm暗装, 预埋1x86盒或家具上安装
5	□	单孔(数字电视)信息点	1xUTP Cat6, 1xJDG20, SCE/CC/WC	无标注处下沿距地300mm暗装, 预埋1x86盒或家具上安装
6	□	无线AP	1xUTP Cat6, 1xJDG20, CC/WC	预埋安装或吊顶下安装
7	□	无线AP(壁挂式)	1xUTP Cat6, 1xJDG20, CC/WC	下沿距地2.0m壁挂安装
8	□	ONU/光猫1(600x450x135)	1x2芯单模光纤, 1xJDG20, SCE/WC	下沿距地300mm暗装, 强电电源配合(箱体需要穿墙)
9	□	ONU/光猫2(400x300x80)	1x2芯单模光纤, 1xJDG20, SCE/WC	下沿距地300mm暗装, 强电电源配合(箱体需要穿墙)
10	□	标准机柜(前后均设米用双开门)	600x600x2000(WxDxH)	落地安装, 地面膨胀螺钉固定
11	□	1.8U壁挂机柜	900x450x600(HxDxW)	下沿距地2.0m壁挂安装, 膨胀螺栓固定
12	□	向上配管		
13	□	向下配管		
14	□	彩色半球摄像机(400W红外)	1xUTP Cat6, 1xJDG20, SCE/WC	预埋安装, POE供电
15	□	彩色固定摄像机(400W红外)	1xUTP Cat6, 1xJDG20, CC/WC	下沿距地2.5m壁挂安装或吊顶安装, 预埋1x86盒, POE供电
16	□	枪型网络摄像机(400W红外 无线网桥)	1xUTP Cat6(无线网桥), SCE/WC/CC	预埋安装, 由电梯厂家供电
17	□	防水防雾摄像机(400W红外)	1xUTP Cat6, 1xJDG20, CC/WC	下沿距地2.5m壁挂安装或吊顶安装, 预埋1x86盒, POE供电
18	□	读卡器(人脸识别)	1xWDZ-RYY2x1.0+1xUTP Cat6, 1xSC25, SCE/WC	下沿距地1.3m暗装
19	□	出门按钮	1xWDZ-RYY2x1.0, 1xSC20, SCE/WC	下沿距地1.3m暗装
20	□	出门电锁锁(备注)	1xWDZ-RYY4x1.0, 1xSC20, SCE/WC	出门配套
21	□	双门电锁锁(备注)	1xWDZ-RYY4x1.0, 1xSC20, SCE/WC	出门配套
22	□	报警按钮	1xWDZ-RYY2x1.0, 1xJDG20, SCE/WC	预埋安装或吊顶安装, 预埋1x86盒, 预埋1x45mm管, 预埋1x3mm管
23	□	向上配管		
24	□	向下配管		

注: 本工程设计图例采用金属桥架镀锌材质, 安防系统与综合布线共用桥架时, 中间用隔板分隔。

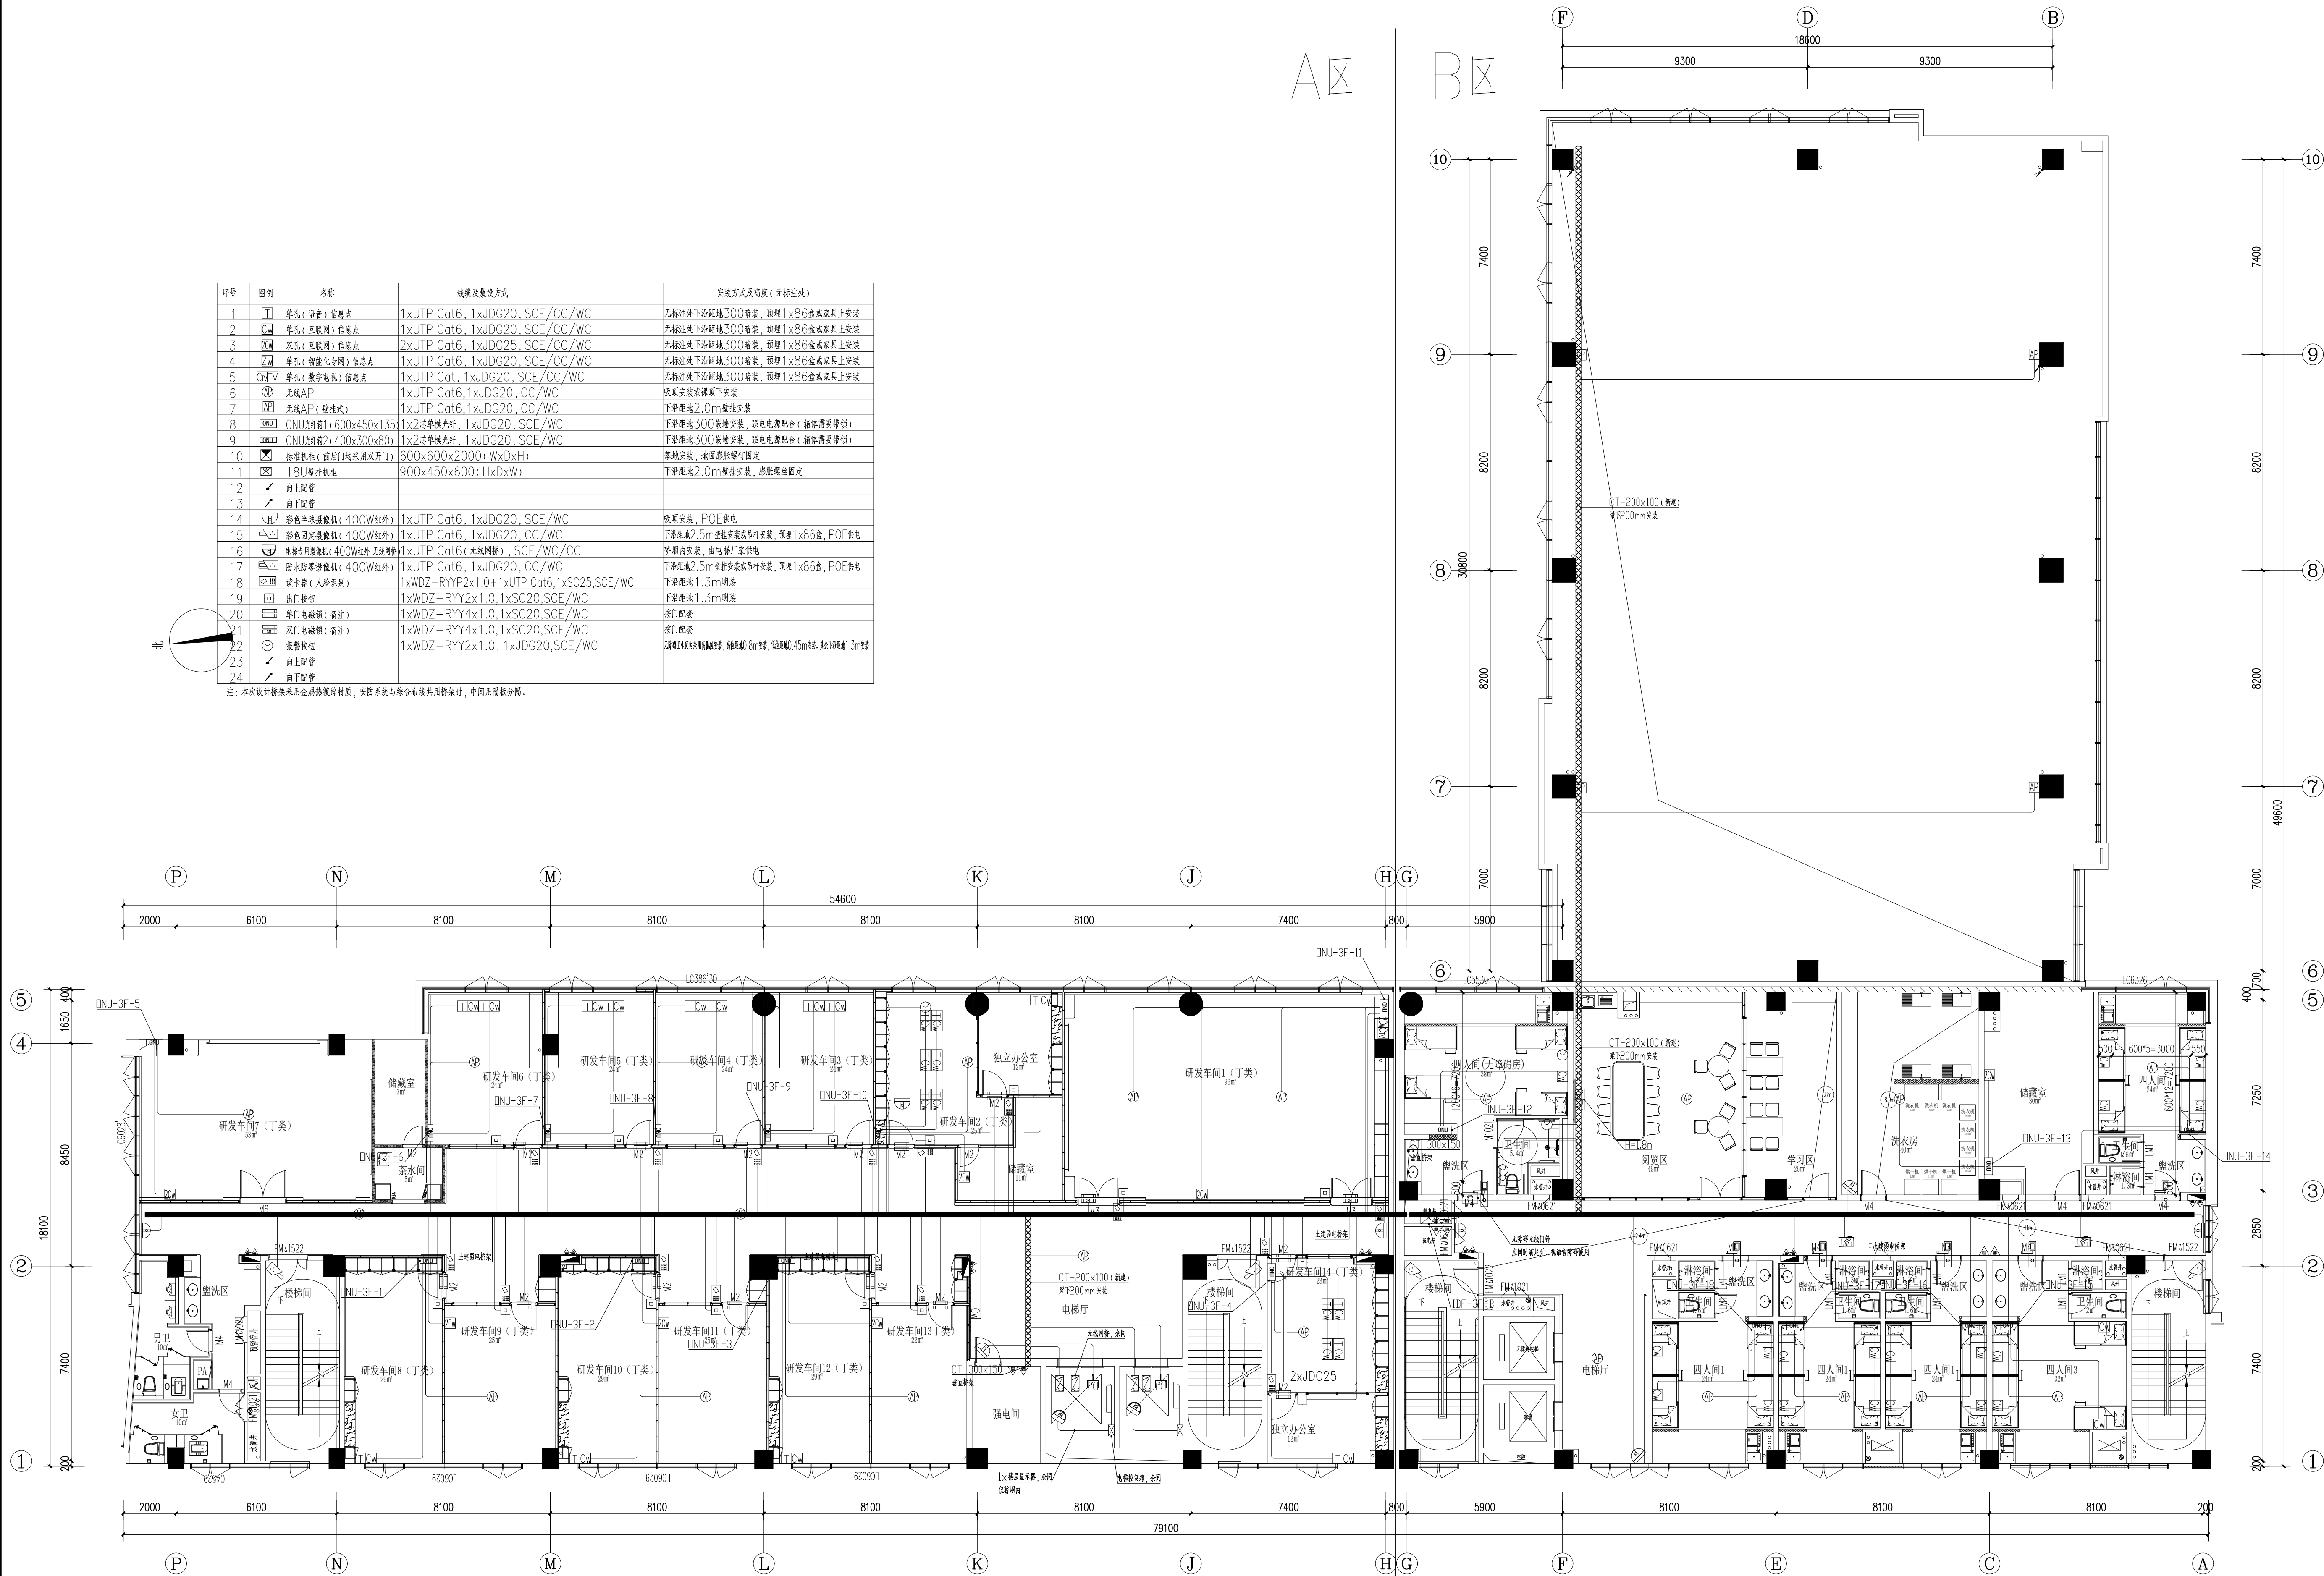



※ 三层平面布置图 ※
SC 1:120

项目负责人	实 名	签 名
专业负责人		
设 计 人		
注册章		
预留章		
出图章		
图审章		
竣工章		
备 注		
浙江省建设装饰集团有限公司 ZHEJIANG CONSTRUCTION DECORATION GROUP CO., LTD. 建筑行业(建筑工程)甲级 证书编号 A133004805 建筑装饰工程设计专项甲级 证书编号 A133004805 建筑幕墙工程设计专项甲级 证书编号 A133004805 轻钢结构设计乙级资质 证书编号 A233004802 地址: 浙江省杭州市西湖区古园街139号 邮编: 310030		
	姓 名	签 名
项目负责		
专业负责		
审 定		
审 核		
校 对		
设 计		
制 图		
建设单位		
项目名称		
子项名称		
图纸名称	三层弱电平面图	
工程号		
阶 段	专 业	
日 期	图 号	弱电施-06
版本号	页 码	
声明 本设计图纸版权归浙江省建设装饰集团有限公司所有, 未获得书面授权, 不得使用或翻版。不应度量图纸, 所有在图纸上标示的尺寸, 需在现场复核。如需修正应及时通知设计单位。		
未盖出图章无效		

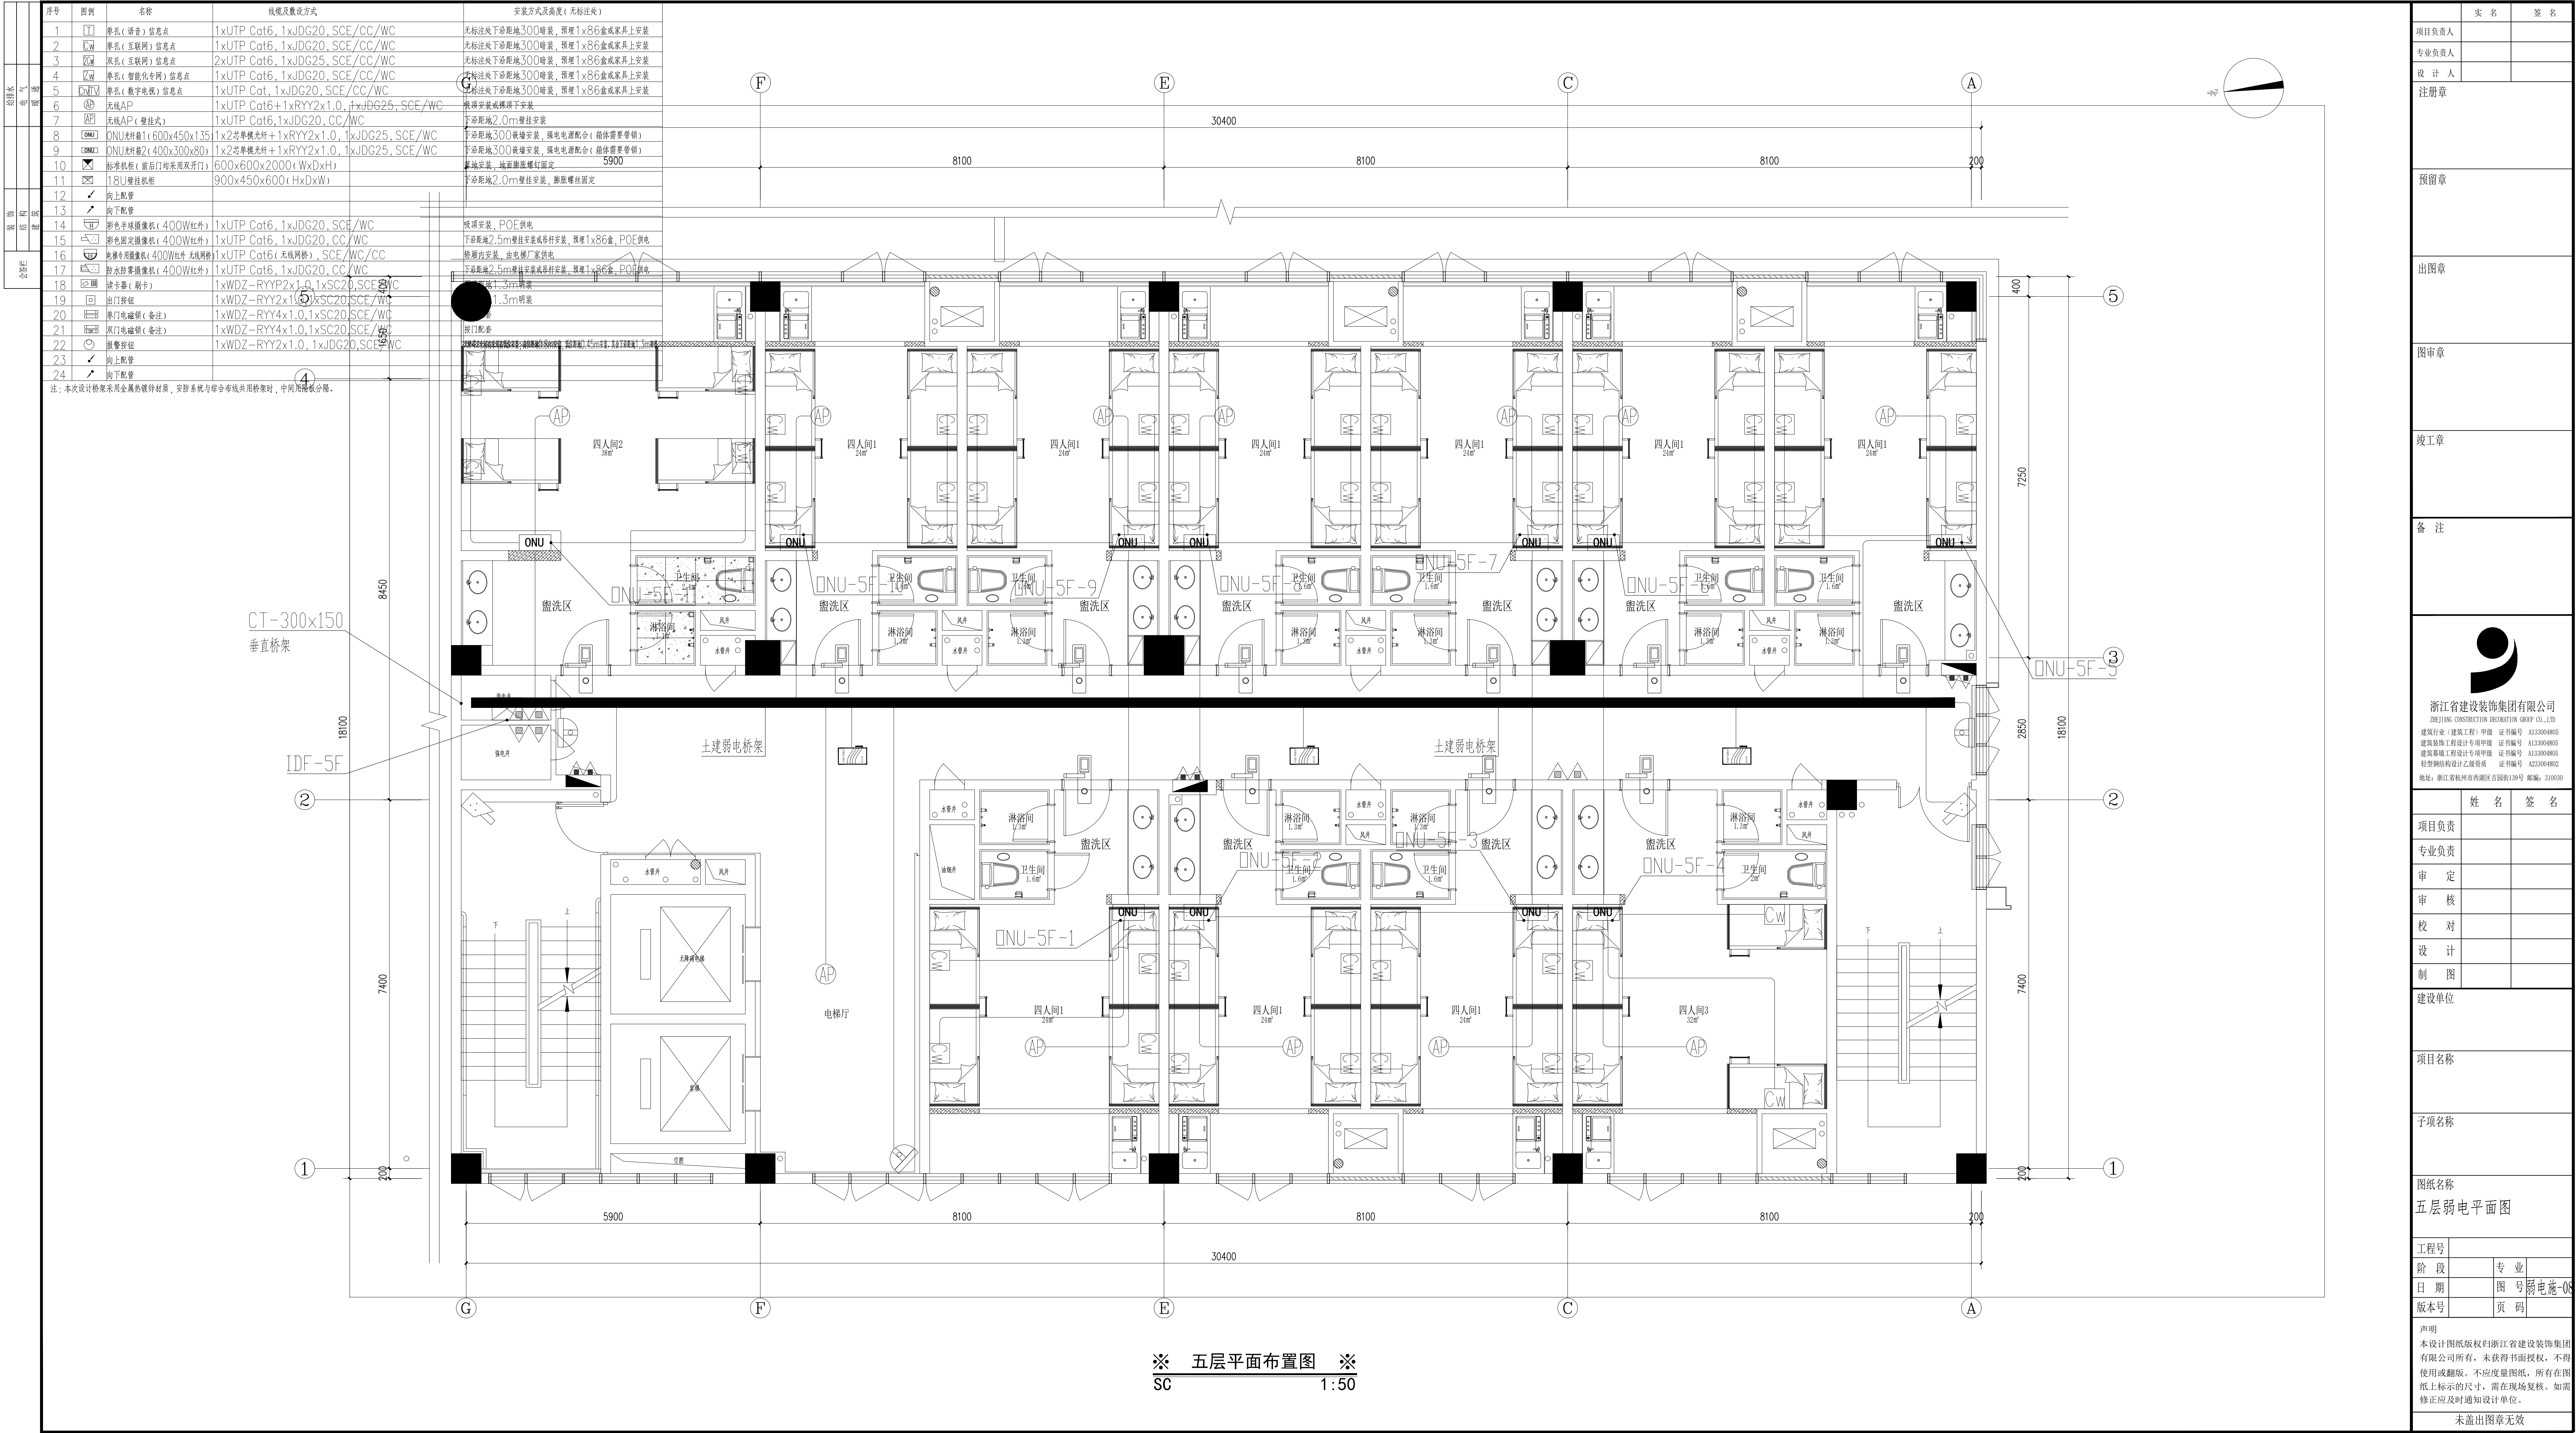


※ 五层平面布置图 ※
SC 1:50

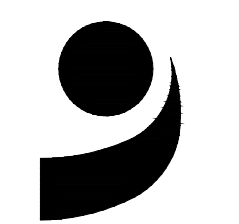项目负责人	实 名	签 名
专业负责人		
设 计 人		
注册章		
预留章		
出图章		
图审章		
竣工章		
备 注		
 浙江省建设装饰集团有限公司 ZHEJIANG CONSTRUCTION DECORATION GROUP CO., LTD. 建筑行业（建筑工程）甲级 证书编号 A133004805 建筑装饰工程设计专项甲级 证书编号 A133004805 建筑幕墙工程设计专项甲级 证书编号 A133004805 轻钢钢结构设计乙级资质 证书编号 A233004802 地址：浙江省杭州市西湖区古园139号 邮编：310030		
	姓 名	签 名
项目负责		
专业负责		
审 定		
审 核		
校 对		
设 计		
制 图		
建设单位		
项目名称		
子项名称		
图纸名称		
五层弱电平面图		
工程号		
阶 段		专 业
日 期		图 号 弱电施-05
版本号		页 码
声明		
本设计图纸版权归浙江省建设装饰集团有限公司所有，未获得书面授权，不得使用或翻版。不应度量图纸，所有在图纸上标示的尺寸，需在现场复核。如需修正应及时通知设计单位。		
未盖出图章无效		

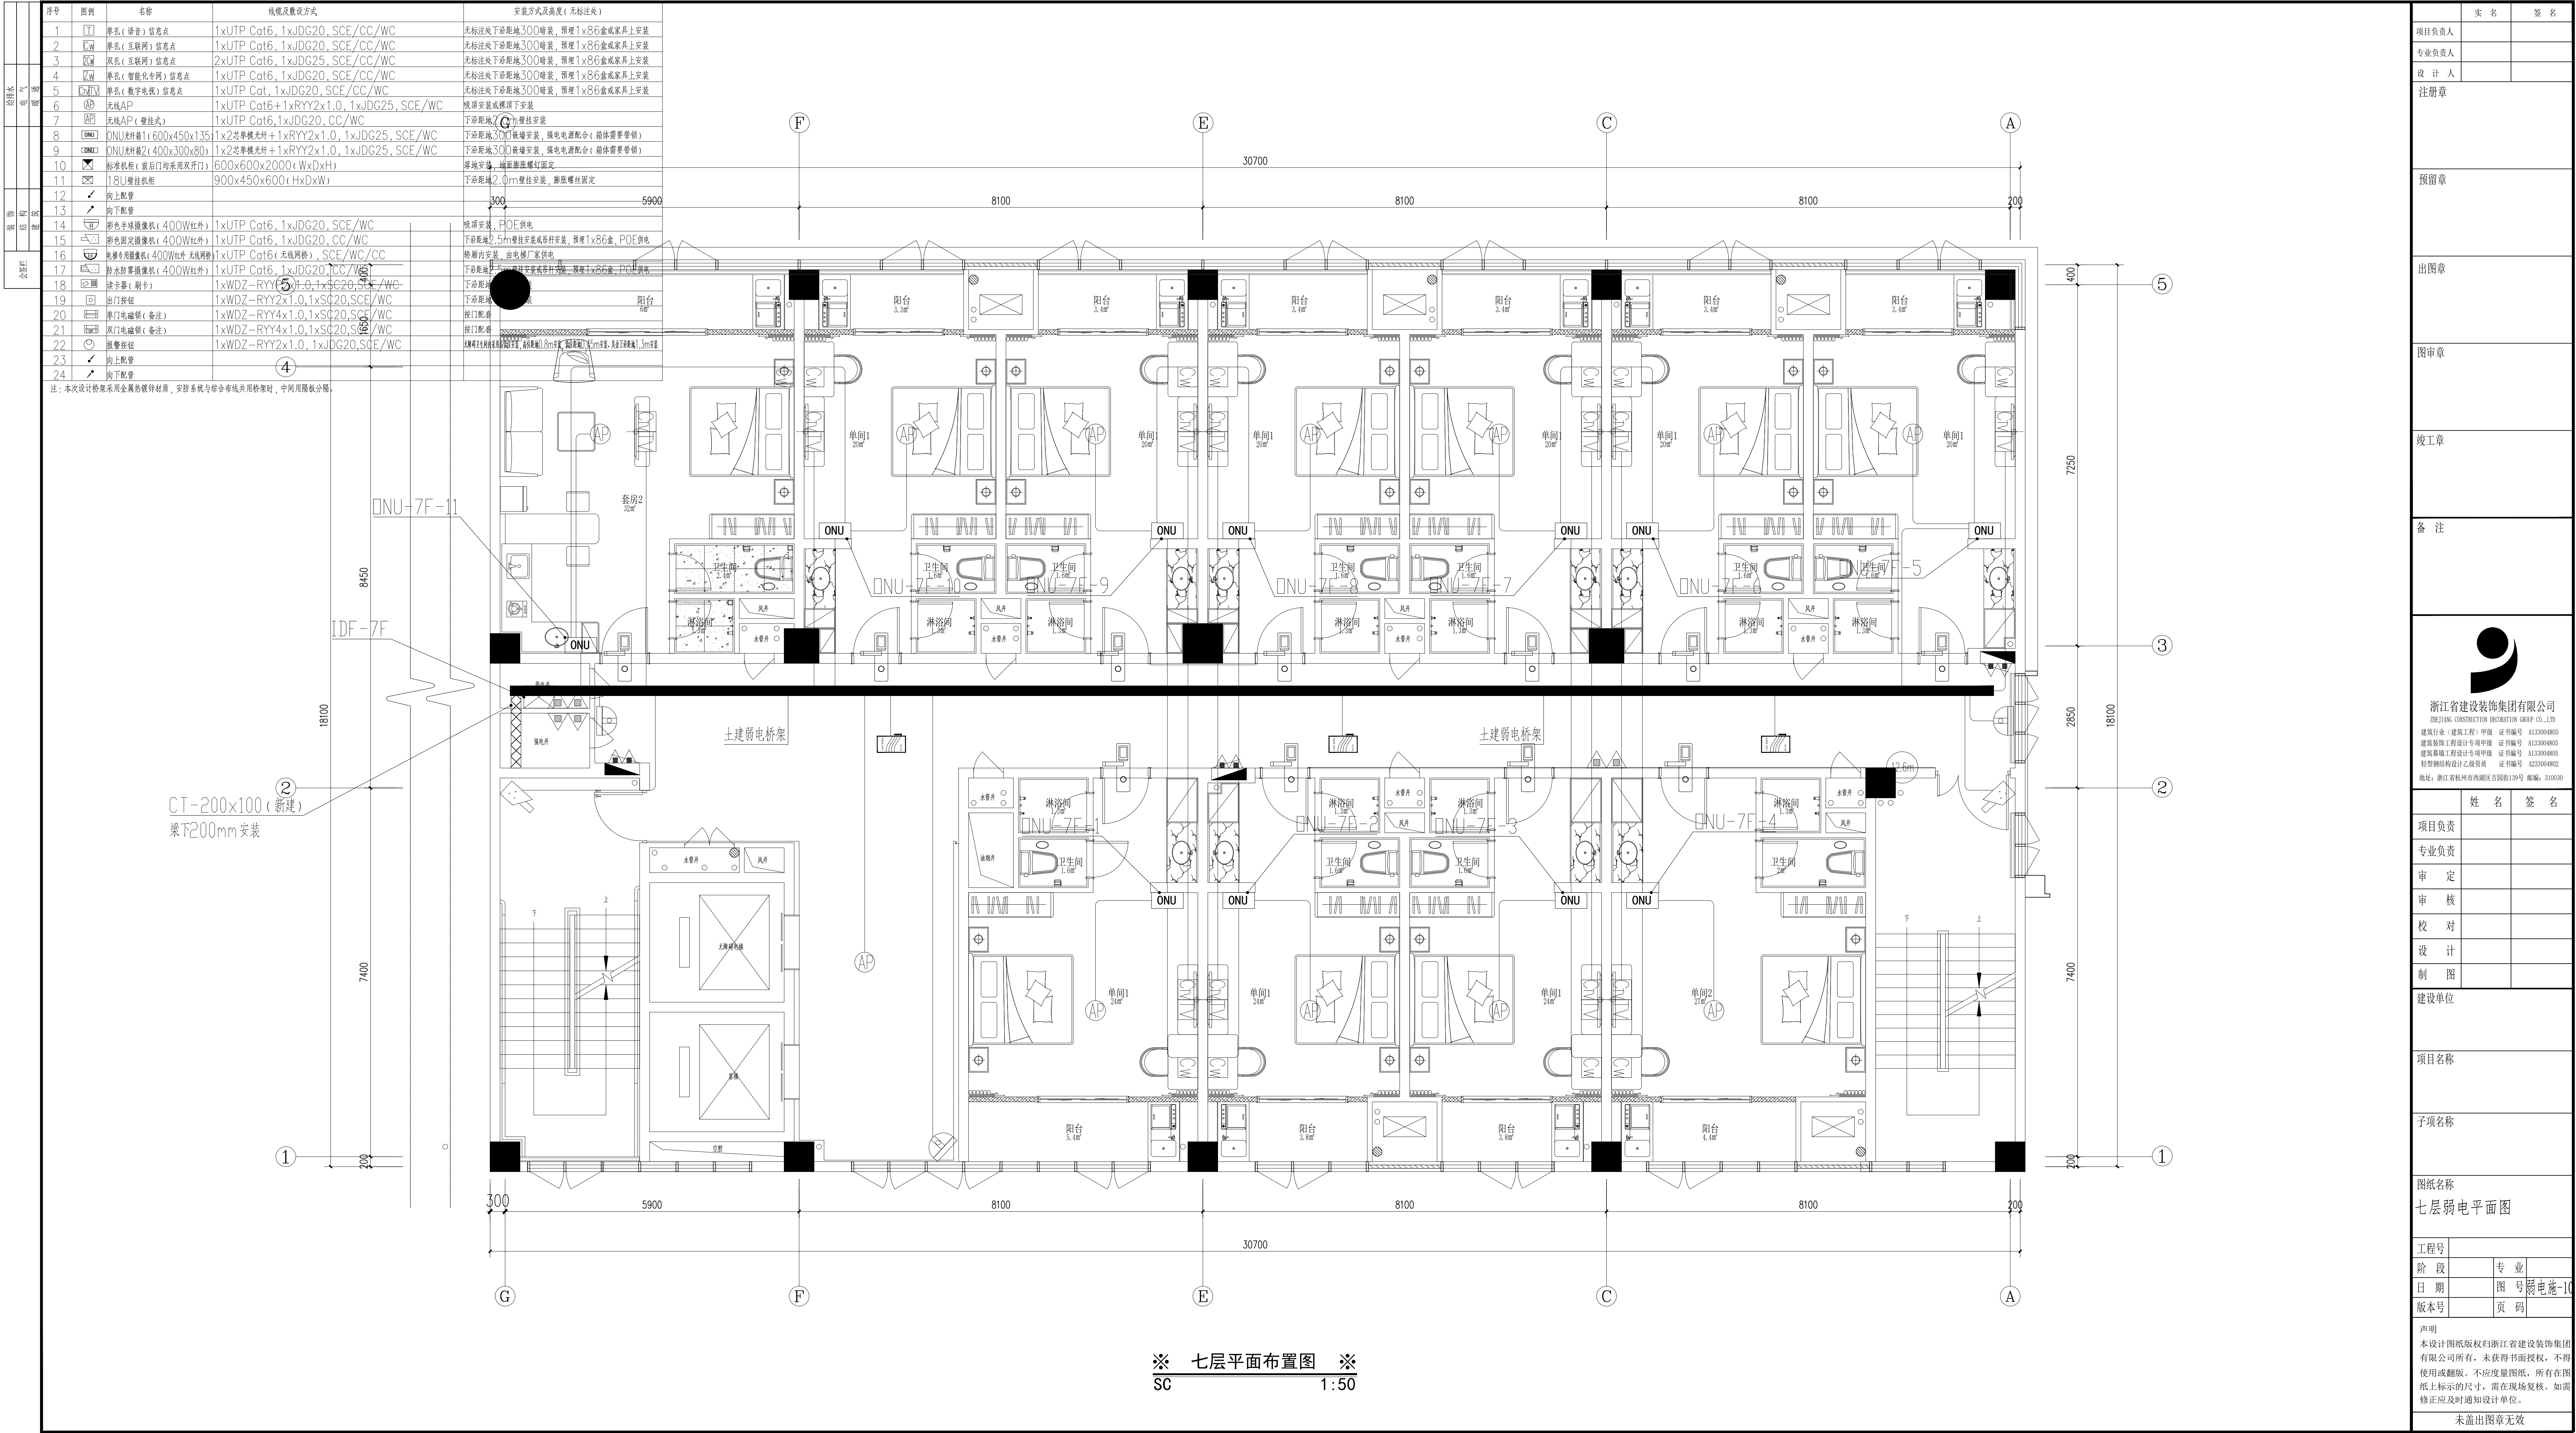


项目负责人	实 名	签 名
专业负责人		
设 计 人		
注册章		
预留章		
出图章		
图审章		
竣工章		
备 注		
浙江省建设装饰集团有限公司 ZHEJIANG CONSTRUCTION DECORATION GROUP CO., LTD. 建筑行业(建筑工程)甲级 证书编号 A133004805 建筑装饰工程设计专项甲级 证书编号 A133004805 建筑幕墙工程设计专项甲级 证书编号 A133004805 轻钢钢结构设计乙级资质 证书编号 A233004802 地址: 浙江省杭州市西湖区古园139号 邮编: 310030		
	姓 名	签 名
项目负责		
专业负责		
审 定		
审 核		
校 对		
设 计		
制 图		
建设单位		
项目名称		
子项名称		
图纸名称		
七层弱电平面图		
工程号		
阶 段		专 业
日 期		图 号 弱电施-10
版本号		页 码
声明 本设计图纸版权归浙江省建设装饰集团 有限公司所有, 未获得书面授权, 不得 使用或翻版。不应度量图纸, 所有在图 纸上标示的尺寸, 需在现场复核。如需 修正应及时通知设计单位。		
未盖出图章无效		

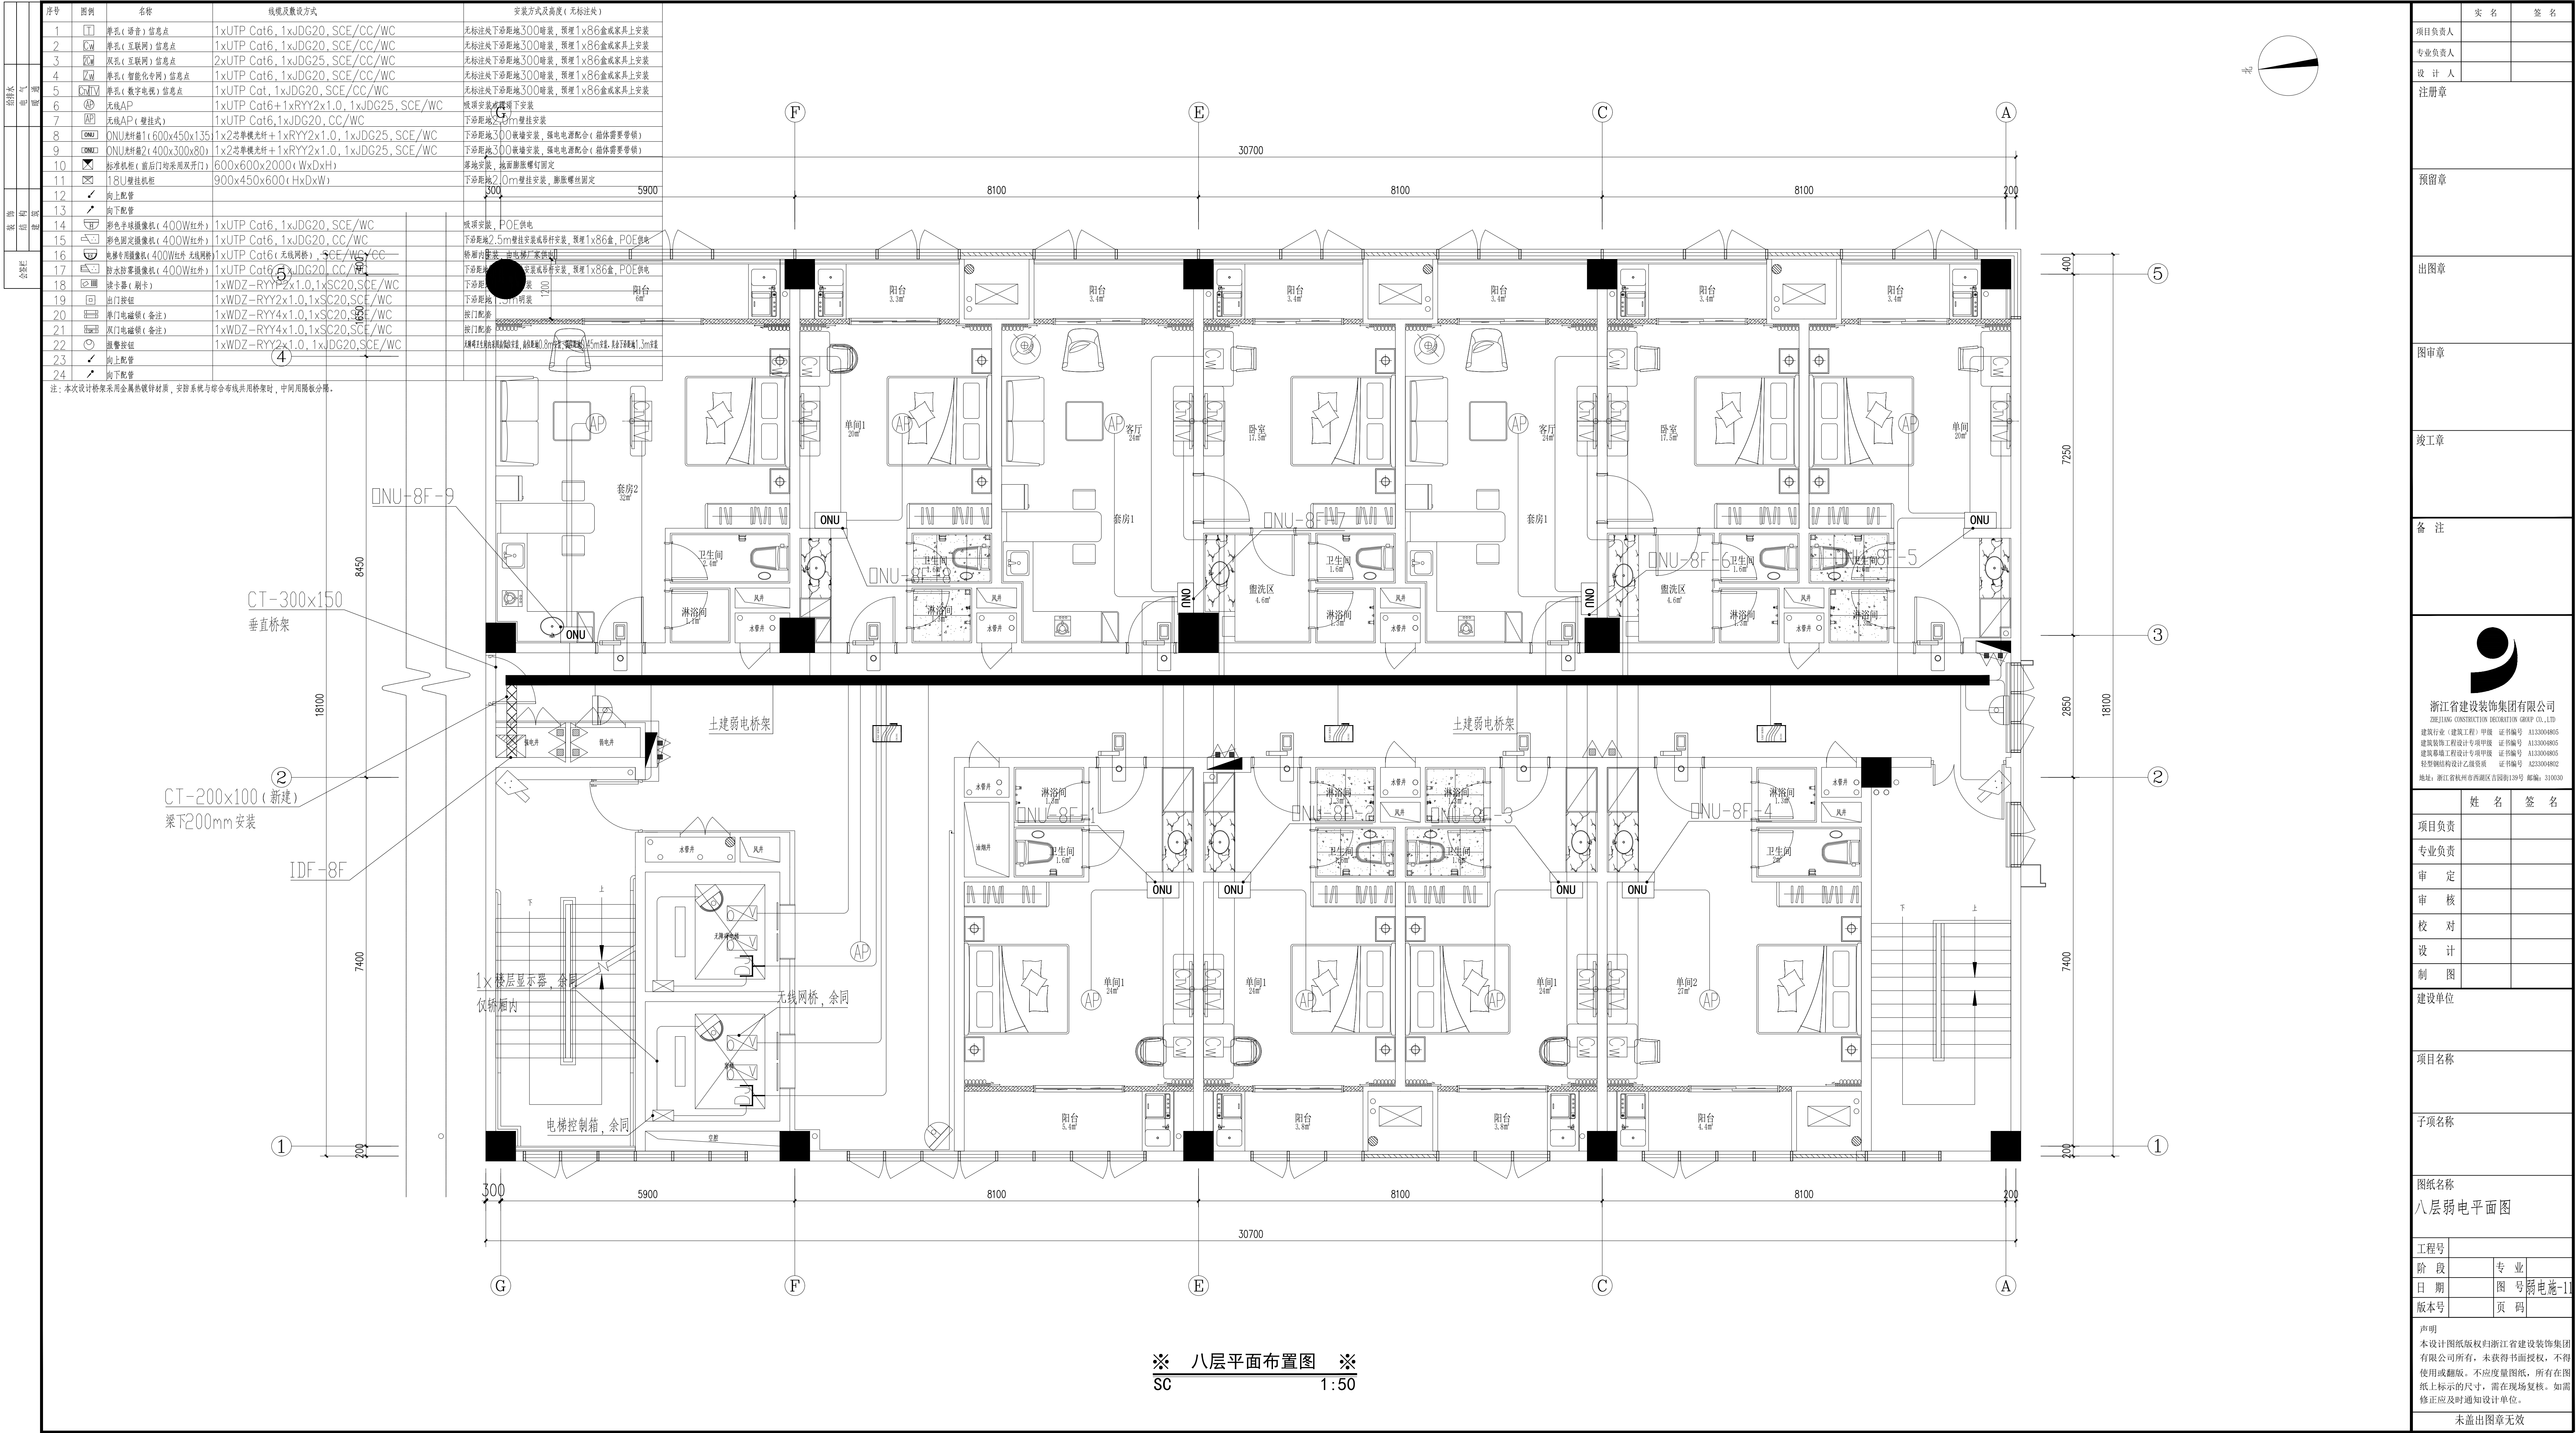

※ 八层平面布置图 ※
SC 1:50

项目负责人	实 名	签 名
专业负责人		
设 计 人		
注册章		
预留章		
出图章		
图审章		
竣工章		
备 注		
 浙江省建设装饰集团有限公司 ZHEJIANG CONSTRUCTION DECORATION GROUP CO., LTD. 建筑行业（建筑工程）甲级 证书编号 A133004805 建筑装饰工程设计专项甲级 证书编号 A133004805 建筑幕墙工程设计专项甲级 证书编号 A133004805 轻钢钢结构设计乙级资质 证书编号 A233004802 地址：浙江省杭州市西湖区古园139号 邮编：310030		
	姓 名	签 名
项目负责		
专业负责		
审 定		
审 核		
校 对		
设 计		
制 图		
建设单位		
项目名称		
子项名称		
图纸名称		
八层弱电平面图		
工程号		
阶 段		专 业
日 期		图 号 弱电施-11
版本号		页 码
声明 本设计图纸版权归浙江省建设装饰集团 有限公司所有，未获得书面授权，不得 使用或翻版。不应度量图纸，所有在图 纸上标示的尺寸，需在现场复核。如需 修正应及时通知设计单位。		
未盖出图章无效		

会签栏	装 饰		给排水	
	结 构		电 气	
	建 筑		暖 通	

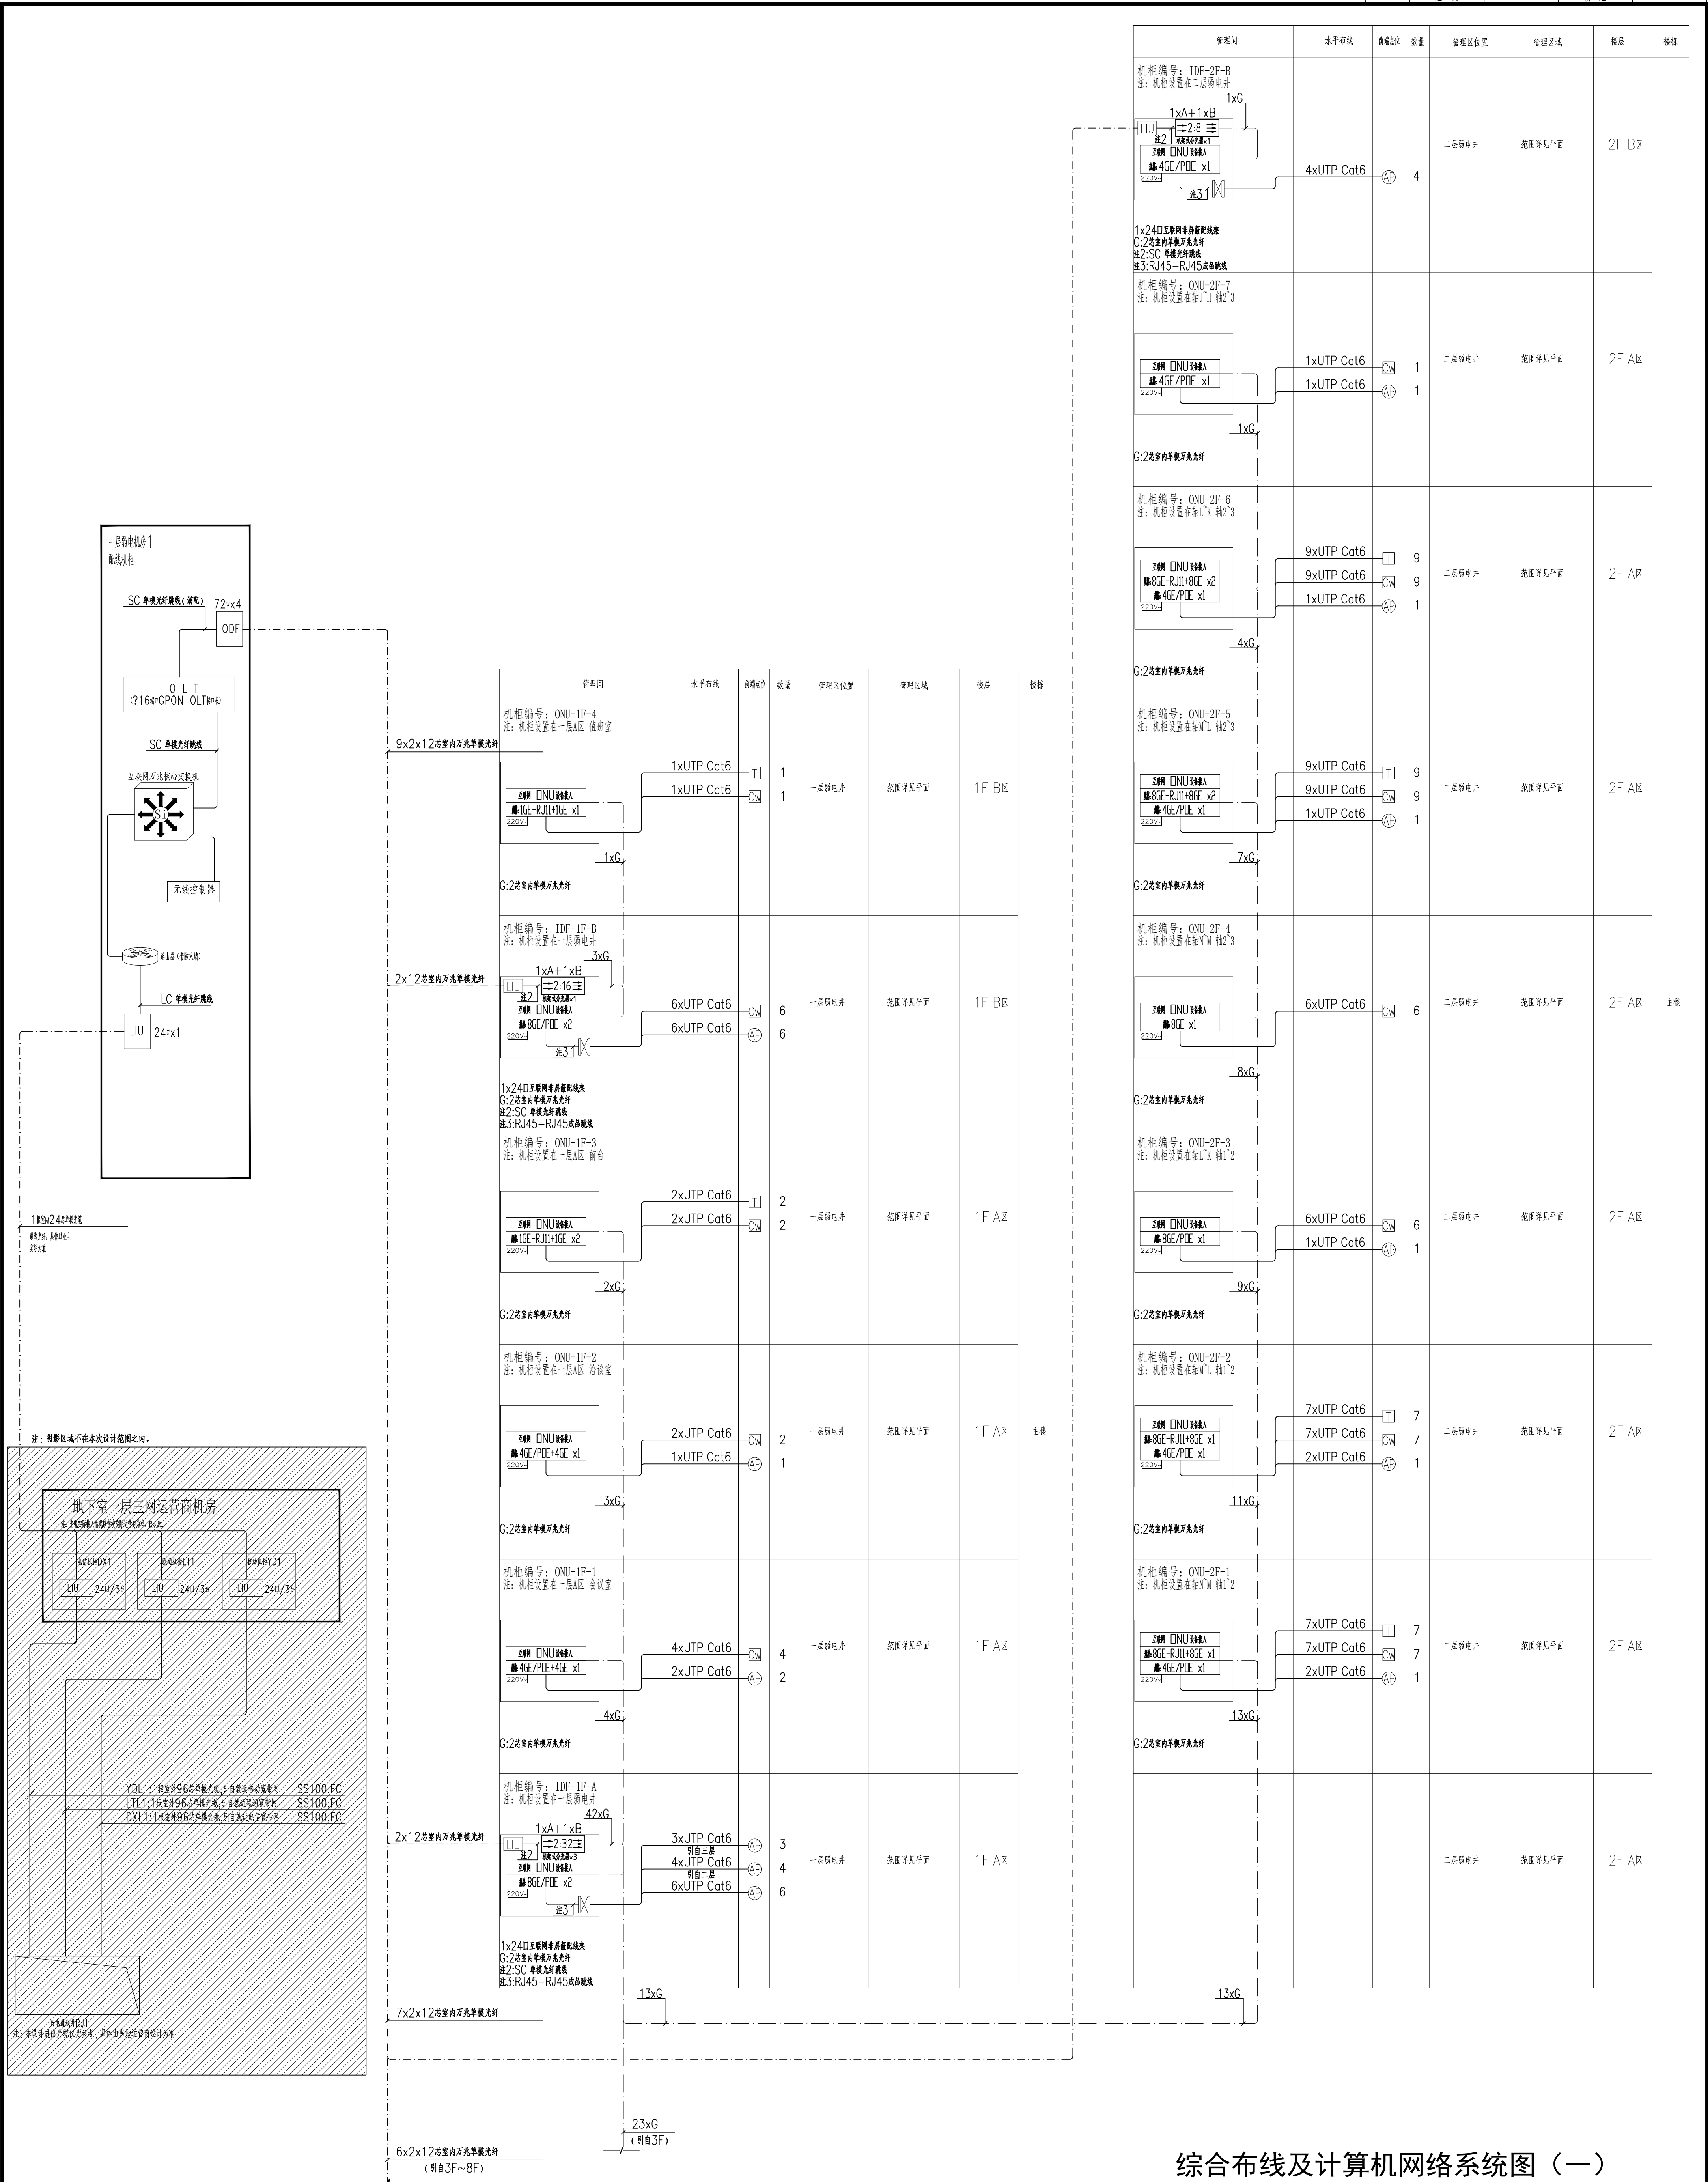

综合布线及计算机网络系统图（一）

注：具体设备选型根据中标品牌自行考虑，满足图纸端口数量要求。

项目负责人	实 名	签 名
专业负责人		
设计人		
注册章		
预盖章		
出图章		
图审章		
竣工章		
备 注		
 浙江省建设设计集团有限公司 ZHEJIANG CONSTRUCTION DESIGN GROUP CO., LTD 建设行政（建筑设计）甲级 证书编号：A12000865 建筑专业（建筑设计）甲级 证书编号：A12000865 城乡规划（城乡规划）乙级资质 证书编号：A12000865 城乡规划（城乡规划）乙级资质 证书编号：A23000862 地址：浙江省杭州市拱墅区后港路129号 邮编：310039		
	姓 名	签 名
项目负责人		
专业负责人		
审 定		
审 核		
校 对		
设 计		
制 图		
建章单位		
项目名称		
子项目名称		
图纸名称	综合布线及计算机网络系统图（一）	
工程号	专 业	
阶 段		
日 期	图 号	弱电施-12
版本号	页 码	
声明	本设计图纸版权归浙江省建设设计集团有限公司所有，未获得书面授权，不得使用或翻版，不应度量图纸，所有在图纸上标示的尺寸，需在现场复核，如需修正应及时通知设计单位。	
未盖出图章无效		

会签栏	装 饰		给排水	
	结 构		电 气	
	建 筑		暖 通	

管理间	水平布线	设备端口	数量	管理区位置	管理区域	楼层	楼栋
机柜编号：ONU-3F-9 注：机柜设置在轴L' X 轴2' 4			2 2	三层弱电井	范围详见平面	3F A区	主楼
G:2号室内单模万兆光所	2xG						
机柜编号：ONU-3F-8 注：机柜设置在轴M' L 轴2' 4			2 2 1	三层弱电井	范围详见平面	3F A区	
G:2号室内单模万兆光所	5xG						
机柜编号：ONU-3F-7 注：机柜设置在轴M' L 轴2' 4			2 2	三层弱电井	范围详见平面	3F A区	
G:2号室内单模万兆光所	8xG						
机柜编号：ONU-3F-6 注：机柜设置在轴M' M 轴2' 4			2 2 1	三层弱电井	范围详见平面	3F A区	
G:2号室内单模万兆光所	11xG						
机柜编号：ONU-3F-5 注：机柜设置在轴P' X 轴2' 4			2 1	三层弱电井	范围详见平面	3F A区	
G:2号室内单模万兆光所	12xG						
机柜编号：ONU-3F-4 注：机柜设置在轴J' H 轴1' 2			5 5 1	三层弱电井	范围详见平面	3F A区	主楼
G:2号室内单模万兆光所	14xG						
机柜编号：ONU-3F-3 注：机柜设置在轴L' X 轴1' 2			1 3 1	三层弱电井	范围详见平面	3F A区	
G:2号室内单模万兆光所	16xG						
机柜编号：ONU-3F-2 注：机柜设置在轴M' L 轴1' 2			1 3 1	三层弱电井	范围详见平面	3F A区	
G:2号室内单模万兆光所	18xG						
机柜编号：ONU-3F-1 注：机柜设置在轴N' M 轴1' 2			1 3 1	三层弱电井	范围详见平面	3F A区	
G:2号室内单模万兆光所	20xG						
3xG							
23xG (引至1F弱电井)							

管理间	水平布线	设备端口	数量	管理区位置	管理区域	楼层	楼栋
机柜编号：ONU-3F-18 注：机柜设置在轴F' E 轴1' 2			4 1	三层弱电井	范围详见平面	3F B区	主楼
G:2号室内单模万兆光所	1xG						
机柜编号：ONU-3F-17 注：机柜设置在轴C' E 轴1' 2			4 1	三层弱电井	范围详见平面	3F B区	
G:2号室内单模万兆光所	1xG						
机柜编号：ONU-3F-16 注：机柜设置在轴C' E 轴1' 2			4 1	三层弱电井	范围详见平面	3F B区	
G:2号室内单模万兆光所	1xG						
机柜编号：ONU-3F-15 注：机柜设置在轴A' C 轴1' 2			4 1	三层弱电井	范围详见平面	3F B区	
G:2号室内单模万兆光所	3xG						
机柜编号：ONU-3F-14 注：机柜设置在轴2' 3			4 1	三层弱电井	范围详见平面	3F B区	
G:2号室内单模万兆光所	5xG						
机柜编号：ONU-3F-13 注：机柜设置在轴D' B 轴2' 4			2 1	三层弱电井	范围详见平面	3F B区	主楼
G:2号室内单模万兆光所	6xG						
机柜编号：ONU-3F-12 注：机柜设置在轴G' F 轴2' 4			1 1	三层弱电井	范围详见平面	3F B区	
G:2号室内单模万兆光所	7xG						
机柜编号：IDF-3F-B 注：机柜设置在三层弱电井			2 4	三层弱电井	范围详见平面	3F A区	
G:2号室内单模万兆光所	1xG						
1x24口互联网非屏蔽双绞线架 G:2号室内单模万兆光所 注2:SC 单模光纤跳线 注3:RJ45-RJ45成品跳线							
机柜编号：ONU-3F-11 注：机柜设置在轴L' X 轴2' 4			4 2	三层弱电井	范围详见平面	3F A区	
G:2号室内单模万兆光所	1xG						
机柜编号：ONU-3F-10 注：机柜设置在轴L' X 轴2' 4			7 9 1	三层弱电井	范围详见平面	3F A区	
G:2号室内单模万兆光所							

综合布线及计算机网络系统图（二）









注：具体设备选型根据中标品牌自行考虑，满足图例端口数量要求

2x12芯室内万兆单模光所
(引自弱电机房)

23xG
(引至1F弱电井)

图例名称	综合布线及计算机网络系统图（二）	项目名称	子项名称	建设单位	设计单位	校对	审核	专业负责人	项目负责人	设计人	注册章	预评审章	出图章	竣工章	备注	姓名	签名
	工程号																
	阶段																
图例名称	版本号	日期	图号	页码	说明	浙江有建设装饰集团有限公司	浙江有建设装饰集团有限公司	浙江有建设装饰集团有限公司	浙江有建设装饰集团有限公司	浙江有建设装饰集团有限公司	浙江有建设装饰集团有限公司	浙江有建设装饰集团有限公司	浙江有建设装饰集团有限公司	浙江有建设装饰集团有限公司	浙江有建设装饰集团有限公司	浙江有建设装饰集团有限公司	浙江有建设装饰集团有限公司
	版本号																
	版本号																

会签栏	装 饰		给排水	
	结 构		电 气	
	建 筑		暖 通	

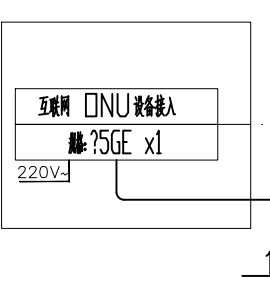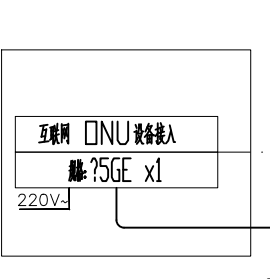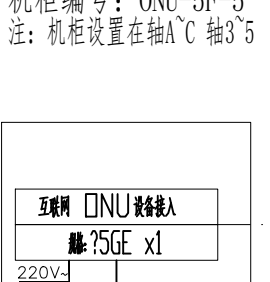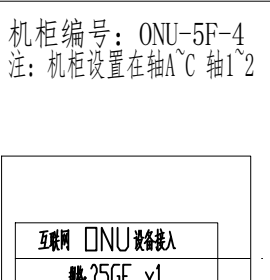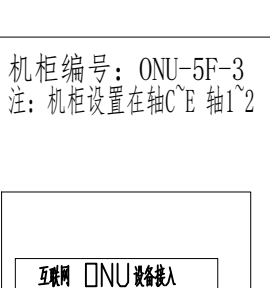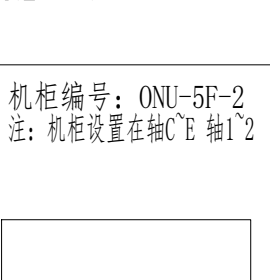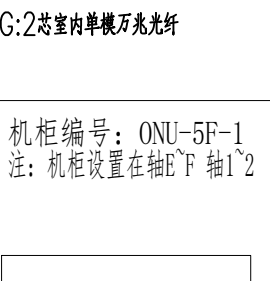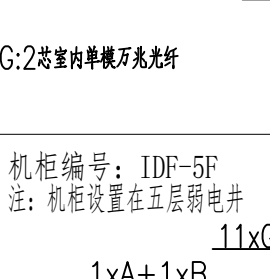管理间	水平布线	垂直干线	数量	管理区位置	管理区域	楼层	楼栋
机柜编号：ONU-5F-8 注：机柜设置在轴C'E轴3'5		4xUTP Cat6 1xUTP Cat6 1xWDZ-RYY2x1.0	4 1	五层弱电井	范围详见平面	5F	主楼
G:2室室内单模万兆光纤							
机柜编号：ONU-5F-7 注：机柜设置在轴C'E轴3'5		4xUTP Cat6 1xUTP Cat6 1xWDZ-RYY2x1.0	4 1	五层弱电井	范围详见平面	5F	
G:2室室内单模万兆光纤							
机柜编号：ONU-5F-6 注：机柜设置在轴A'C轴3'5		4xUTP Cat6 1xUTP Cat6 1xWDZ-RYY2x1.0	4 1	五层弱电井	范围详见平面	5F	
G:2室室内单模万兆光纤							
机柜编号：ONU-5F-5 注：机柜设置在轴A'C轴3'5		4xUTP Cat6 1xUTP Cat6 1xWDZ-RYY2x1.0	4 1	五层弱电井	范围详见平面	5F	
G:2室室内单模万兆光纤							
机柜编号：ONU-5F-4 注：机柜设置在轴A'C轴1'2		4xUTP Cat6 1xUTP Cat6 1xWDZ-RYY2x1.0	4 1	五层弱电井	范围详见平面	5F	
G:2室室内单模万兆光纤							
机柜编号：ONU-5F-3 注：机柜设置在轴C'E轴1'2		4xUTP Cat6 1xUTP Cat6 1xWDZ-RYY2x1.0	4 1	五层弱电井	范围详见平面	5F	主楼
G:2室室内单模万兆光纤							
机柜编号：ONU-5F-2 注：机柜设置在轴C'E轴1'2		4xUTP Cat6 1xUTP Cat6 1xWDZ-RYY2x1.0	4 1	五层弱电井	范围详见平面	5F	
G:2室室内单模万兆光纤							
机柜编号：ONU-5F-1 注：机柜设置在轴B'D轴1'2		4xUTP Cat6 1xUTP Cat6 1xWDZ-RYY2x1.0	4 1	五层弱电井	范围详见平面	5F	主楼
G:2室室内单模万兆光纤							
机柜编号：IDF-5F 注：机柜设置在五层弱电井 1x24口互联网专用数据配线架 G:2室室内单模万兆光纤 进2:SC 单模光纤配线 进3:RJ45—RJ45成端跳线		4xUTP Cat6 1xUTP Cat6 1xWDZ-RYY2x1.0	4 1	五层弱电井	范围详见平面	5F	
1x24口互联网专用数据配线架 G:2室室内单模万兆光纤 进2:SC 单模光纤配线 进3:RJ45—RJ45成端跳线							









管理间	水平布线	垂直布线	数量	管理区位置	管理区域	楼层	楼标
机柜编号：ONU-5F-10 注：机柜设置在轴F“G”轴3号			4 1	五层弱电井	范围详见平面	5F	主楼
G:2设备间单线万兆光纤							
机柜编号：ONU-5F-9 注：机柜设置在轴E“F”轴3号			4 1	五层弱电井	范围详见平面	5F	
G:2设备间单线万兆光纤							

综合布线及计算机网络系统图（四）

注：具体设备选型根据中标品牌自行考虑，满足图纸端口数量要求。

项目负责人	实 名	签 名
专业负责人		
设计人		
注册章		
预留章		
出图章		
图审章		
竣工章		
备 注		
 浙江省建设装饰集团有限公司 ZHEJIANG CONSTRUCTION DECORATION GROUP CO., LTD. 建设装饰（建筑）工程 甲级 证书编号 A12004865 建筑装饰（建筑）工程 乙级 证书编号 A12004865 建筑装饰（建筑）工程 丙级 证书编号 A12004865 建筑装饰（建筑）工程 丁级 证书编号 A12004865 地址：浙江省杭州市西湖区转塘街道转塘120号 邮编：310030		
项目负责人	姓 名	签 名
专业负责		
审 定		
审 核		
校 对		
设 计		
制 图		
建设单位		
项目名称		
子项名称		
图纸名称		
综合布线及计算机网络系统图（四）		
工程号		
阶 段		
日 期		
版本号		
声明 本设计图纸版权归浙江省建设装饰集团有限公司所有，未获得书面授权，不得复制或翻版，不应度复印，所有在图 纸上标示的尺寸，需在施工现场复核，如需 修正应及时通知设计单位。		
未盖出图章无效		

会签栏	装 饰		给排水	
	结 构		电 气	
	建 筑		暖 通	

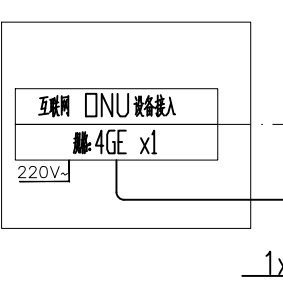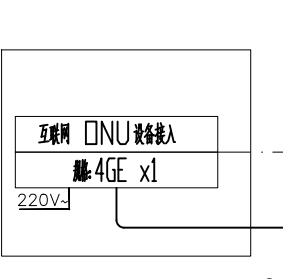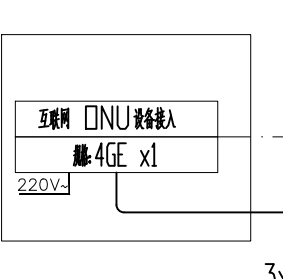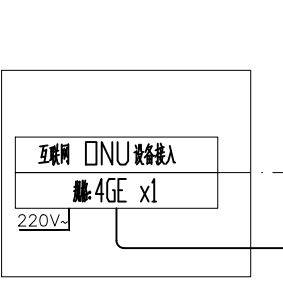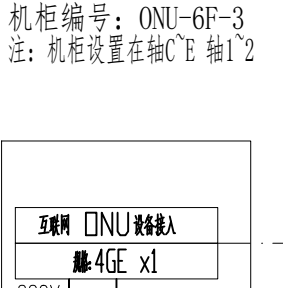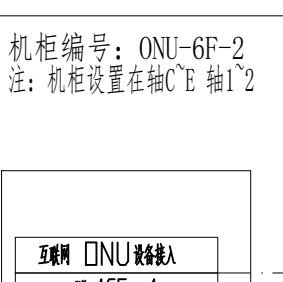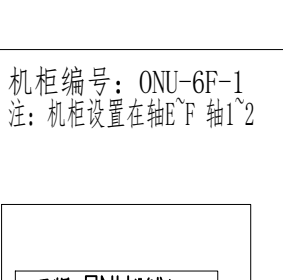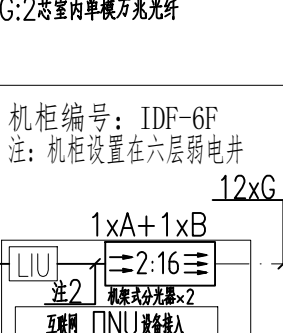管理间	水平布线	垂直干线	数量	管理区位置	管理区域	楼层	楼栋
机柜编号：ONU-6F-8 注：机柜设置在轴C'E 轴3'5		2xUTP Cat6 1xUTP Cat6 1xWDZ-RYY2x1.0	 	2 1	六层弱电井	范围详见平面	6F
G:2办公室内单模万兆光纤							
机柜编号：ONU-6F-7 注：机柜设置在轴C'E 轴3'5		2xUTP Cat6 1xUTP Cat6 1xWDZ-RYY2x1.0	 	2 1	六层弱电井	范围详见平面	6F
G:2办公室内单模万兆光纤							
机柜编号：ONU-6F-6 注：机柜设置在轴A'C 轴3'5		2xUTP Cat6 1xUTP Cat6 1xWDZ-RYY2x1.0	 	2 1	六层弱电井	范围详见平面	6F
G:2办公室内单模万兆光纤							
机柜编号：ONU-6F-5 注：机柜设置在轴A'C 轴3'5		2xUTP Cat6 1xUTP Cat6 1xWDZ-RYY2x1.0	 	2 1	六层弱电井	范围详见平面	6F
G:2办公室内单模万兆光纤							
机柜编号：ONU-6F-4 注：机柜设置在轴A'C 轴1'2		2xUTP Cat6 1xUTP Cat6 1xWDZ-RYY2x1.0	 	2 1	六层弱电井	范围详见平面	6F
G:2办公室内单模万兆光纤							主楼
机柜编号：ONU-6F-3 注：机柜设置在轴C'E 轴1'2		2xUTP Cat6 1xUTP Cat6 1xWDZ-RYY2x1.0	 	2 1	六层弱电井	范围详见平面	6F
G:2办公室内单模万兆光纤							
机柜编号：ONU-6F-2 注：机柜设置在轴C'E 轴1'2		2xUTP Cat6 1xUTP Cat6 1xWDZ-RYY2x1.0	 	2 1	六层弱电井	范围详见平面	6F
G:2办公室内单模万兆光纤							主楼
机柜编号：ONU-6F-1 注：机柜设置在轴B'D 轴1'2		2xUTP Cat6 1xUTP Cat6 1xWDZ-RYY2x1.0	 	2 1	六层弱电井	范围详见平面	6F
G:2办公室内单模万兆光纤							
机柜编号：IDF-6F 注：机柜设置在六层弱电井		1xUTP Cat6 1xWDZ-RYY2x1.0		1	六层弱电井	范围详见平面	6F
1x24口互联网专用数据配线架 G:2办公室内单模万兆光纤 进2:SC 单模光纤配线 进3:RJ45—RJ45成品跳线							
	3xG						

管理间	水平布线	垂直干线	数量	管理区位置	管理区区域	楼层	楼梯
机柜编号：ONU-6F-11 注：机柜设置在轴F'G 轴3'5			2 1	六层弱电井	范围详见平面	6F	
G:2芯室内单模万兆光纤							
机柜编号：ONU-6F-10 注：机柜设置在轴E'F 轴3'5			2 1	六层弱电井	范围详见平面	6F	主楼
G:2芯室内单模万兆光纤							
机柜编号：ONU-6F-9 注：机柜设置在轴E'F 轴3'5			2 1	六层弱电井	范围详见平面	6F	
G:2芯室内单模万兆光纤							

综合布线及计算机网络系统图（五）

注：具体设备选型根据中标品牌自行考虑，满足图纸端口数量要求。

项目负责人	实 名	签 名
专业负责人		
设计人		
注册章		
预评审章		
出图章		
图审章		
竣工章		
备 注		
 浙江省建设装饰集团有限公司 ZHEJIANG CONSTRUCTION DECORATION GROUP CO., LTD. 建筑装饰(建筑工程) 甲级 证书编号: A12004865 建筑装饰(建筑工程) 专业甲级 证书编号: A12004865 建筑装饰(工程)设计专业甲级 证书编号: A12004865 建筑装饰(工程)设计专业甲级 证书编号: A22004862 地址: 浙江省杭州市西湖区古井路129号 邮编: 310039		
项目负责人	姓 名	签 名
专业负责		
审 定		
审 核		
校 对		
设 计		
制 图		
建设单位		
项目名称		
子项名称		
图纸名称		
综合布线及计算机网络系统图 (五)		
工程号		
阶 段		专 业
日 期		图 号
版本号		页 码
备注: 本设计图纸版权归浙江省建设装饰集团有限公司所有, 未获得书面授权, 不得使用或翻版, 不应度复印, 所有在图纸上标示的尺寸, 需在现场复核, 如需修正应及时通知设计单位。		
未盖出图章无效		

会签栏	装 饰		给排水	
	结 构		电 气	
	建 筑		暖 通	

管理间	水平布线	垂直干线	数量	管理区位置	管理区域	楼层	楼栋
机柜编号：ONU-8F-8 注：机柜设置在轴E下 轴3'5		1xUTP Cat6 1xWDZ-RYY2x1.0	1 1	八层弱电井	范围详见平面	8F	主楼
G:2办公室内单模万兆光所							
机柜编号：ONU-8F-7 注：机柜设置在轴E下 轴3'5		1xUTP Cat6 1xWDZ-RYY2x1.0	1 1	八层弱电井	范围详见平面	8F	
G:2办公室内单模万兆光所							
机柜编号：ONU-8F-6 注：机柜设置在轴C'E 轴3'5		1xUTP Cat6 1xWDZ-RYY2x1.0	1 1	八层弱电井	范围详见平面	8F	
G:2办公室内单模万兆光所							
机柜编号：ONU-8F-5 注：机柜设置在轴A'C 轴3'5		1xUTP Cat6 1xWDZ-RYY2x1.0	1 1	八层弱电井	范围详见平面	8F	
G:2办公室内单模万兆光所							
机柜编号：ONU-8F-4 注：机柜设置在轴A'C 轴1'2		1xUTP Cat6 1xWDZ-RYY2x1.0	1 1	八层弱电井	范围详见平面	8F	
G:2办公室内单模万兆光所							
机柜编号：ONU-8F-3 注：机柜设置在轴C'E 轴1'2		1xUTP Cat6 1xWDZ-RYY2x1.0	1 1	八层弱电井	范围详见平面	8F	
G:2办公室内单模万兆光所							
机柜编号：ONU-8F-2 注：机柜设置在轴C'E 轴1'2		1xUTP Cat6 1xWDZ-RYY2x1.0	1 1	八层弱电井	范围详见平面	8F	
G:2办公室内单模万兆光所							
机柜编号：ONU-8F-1 注：机柜设置在轴E下 轴1'2		1xUTP Cat6 1xWDZ-RYY2x1.0	1 1	八层弱电井	范围详见平面	8F	
G:2办公室内单模万兆光所							
机柜编号：IDF-8F 注：机柜设置在八层弱电井		1xUTP Cat6 1xWDZ-RYY2x1.0	1	八层弱电井	范围详见平面	8F	
1x24口互联网无源配线架 G:2办公室内单模万兆光所 进2:SC 单模光纤跳线 进3:RJ45-RJ45成品跳线							

[illegible]

综合布线及计算机网络系统图（七）

注：具体设备选型根据中标品牌自行考虑，满足图纸端口数量要求。

项目负责人	实 名	签 名
专业负责人		
设计人		
注册章		
预评审章		
出图章		
审图章		
竣工章		
备 注		
 浙江省建设装饰集团有限公司 ZHEJIANG CONSTRUCTION DECORATION GROUP CO., LTD. 建筑装饰（建筑、工程）甲级 证书编号：A12004865 建筑装饰（建筑）专业甲级 证书编号：A12004865 建筑装饰（工程）专业甲级 证书编号：A12004865 建筑装饰（工程）专业甲级 证书编号：A12004865 地址：浙江杭州滨江区浦沿街道长河社区长河39号 邮编：310039		
制 图	姓 名	签 名
设 计		
校 对		
审 核		
专 业 负 责		
建 设 单 位		
项 目 名 称		
子项名称		
工程号		
阶 段		
日 期		
版本号		
专业		
图 号		
页 码		
弱电施-18		
声明 本设计图纸版权归浙江浙江省建设装饰集团有限公司所有，未获得书面授权，不得复制或翻版，不应对图进行修改，所有在图 纸上标注的尺寸，需在施工现场复核，如需 修正应及时通知设计单位。 未盖出图章无效		

一层弱电机房 1

实际标准

48x2

LIU

1:2 半波分光板

(收发器)

智能光平面光交换板

1280WVR (24信道)

12块1/2 波盘

光路软件 (出厂自带)

单波分光板为光纤

(光纤、光纤配线架等数量及处理以智能化控制系统数据为准，本图仅供参考)



[illegible][illegible]

智能化专网系统图

项目负责人	实 名	签 名
专业负责人		
设 计 人		
注册章		
预览章		
出图章		
审图章		
竣工章		
备注		
 浙江省建设设计师集团有限公司 ZHEJIANG CONSTRUCTION DESIGN GROUP CO., LTD. 建设群发（建筑设计）甲级 证书编号 A12004865 建设群发（建筑设计）专业甲级 证书编号 A12004865 建设群发（建筑设计）专业甲级 证书编号 A12004865 建设群发（建筑设计）专业甲级 证书编号 A12004865 地址：浙江省杭州市拱墅区后街129号 邮编：310039		
项目负责人	姓 名	签 名
专业负责		
审 定		
审 核		
校 对		
设 计		
制 图		
建设单位		
项目名称		
子项名称		
图纸名称		
智能化专网系统图		
工程号		
阶 段		专 业
日 期		图 号
版本号		页 码
说明 本设计图纸版权归浙江省建设设计师集团有限公司所有，未获得书面授权，不得使用或翻版，不应度量降低，所有在图纸上标示的尺寸，需在现场复核。如需修正应及时通知设计单位。		
未盖出图章无效		

会签栏	装 饰		给排水	
	结 构		电 气	
	建 筑		暖 通	

序号	图例	名称
1		彩色半球摄像机 (400W红外)
2		彩色固定摄像机 (400W红外)
3		电梯专用摄像机 (400W红外 无线网桥)
4		防水防雾摄像机 (400W红外)

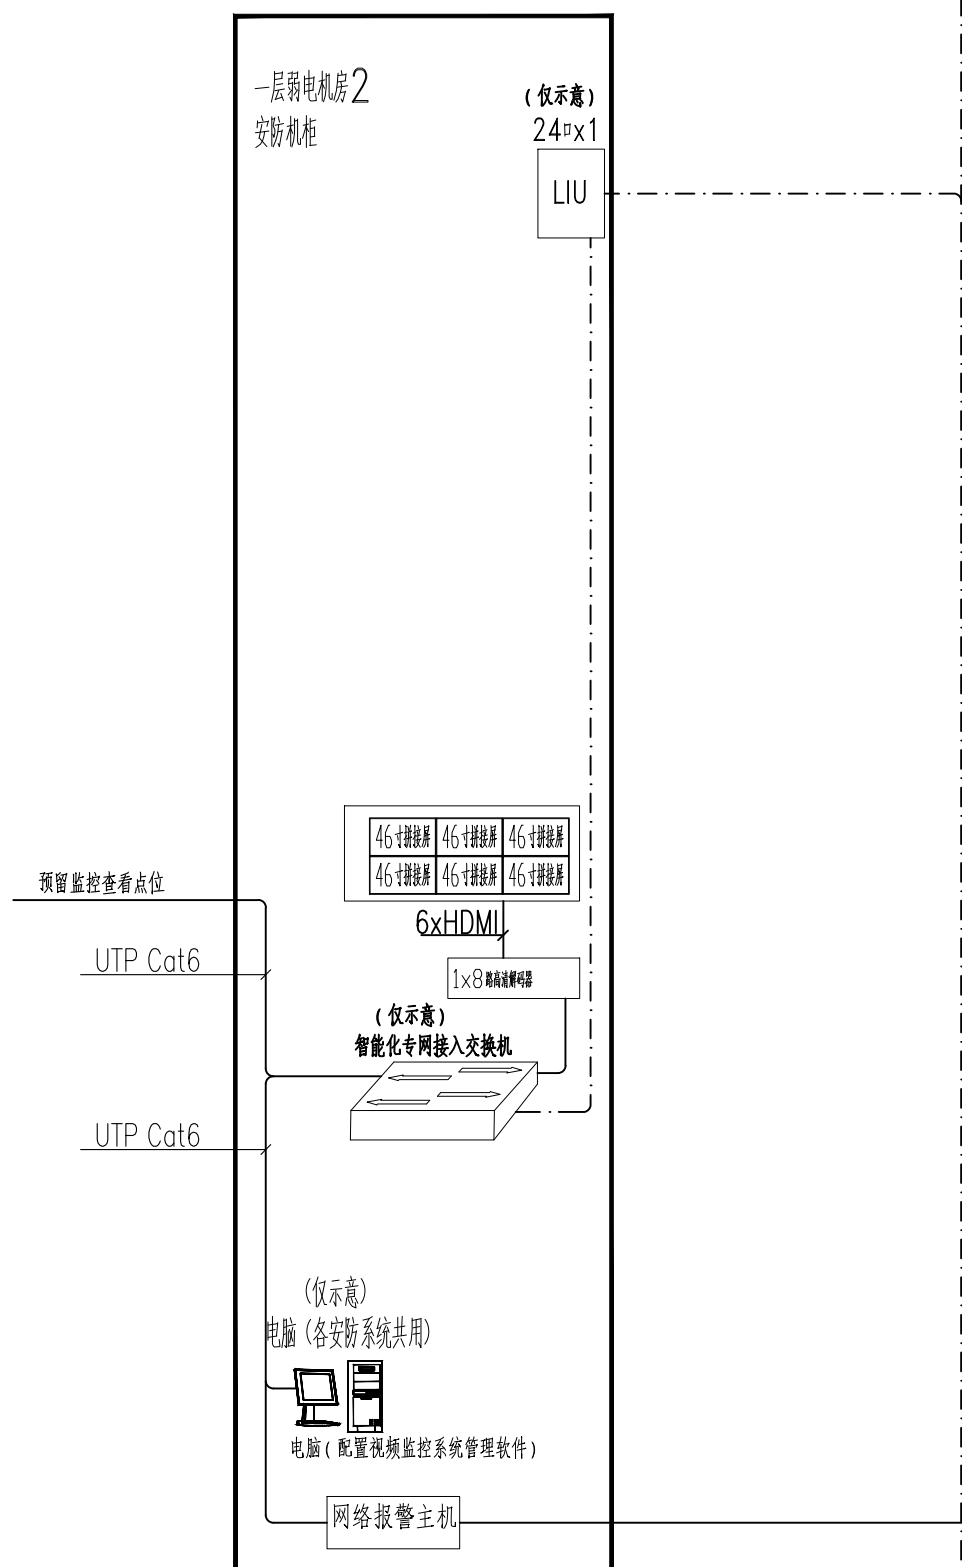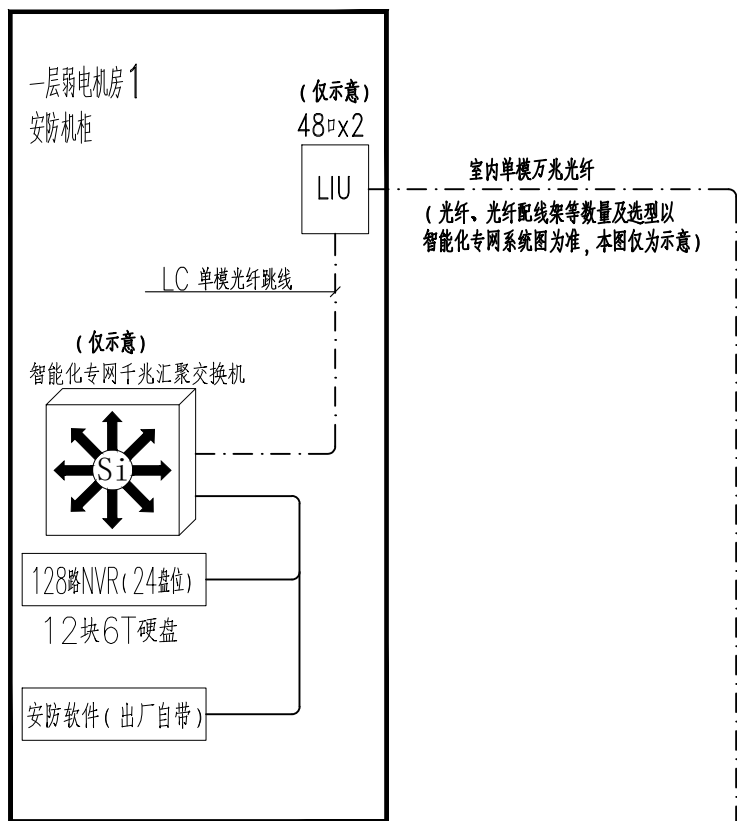


硬盘容量计算方法：
1路监控（按2m码流计算并考虑硬盘格式化10%的损耗）（1路x 2Mb/s）x 3600s x 24小时 x 30天 ÷ 8bit ÷ 1024 ÷ 1024 ÷ 0.9=0.69TB；
根据上述计算的要求：
100路全实时录像存储30天，需配置12块6TB的硬盘。
9路全实时录像存储90天（阳光厨房），需配置2块6TB的硬盘。

注：本次计算公式为理论值计算，仅作参考值。具体硬盘数量按照实际中标厂家产品深化计算存储数量，满足本系统储存时间相应要求。

注：如存储按RAID5存储，硬盘需要增加，按10：1增加。

管理间	水平布线	垂直布线	数量	管理区位置	管理区域	楼层	楼栋
	2xUTP Cat6 4xUTP Cat6 1xWDC-RYY2x1.0	2xUTP Cat6 4xUTP Cat6 1xWDC-RYY2x1.0	2 2 4 1	三层弱电井	1F A区	3F	主楼
	2xUTP Cat6 5xUTP Cat6 1xWDC-RYY2x1.0	2xUTP Cat6 5xUTP Cat6 1xWDC-RYY2x1.0	2 5	二层弱电井	1F A区	2F	
机柜编号：1DF-1F-A 注：机柜设置在一层弱电井	5xUTP Cat6 10xUTP Cat6 1xWDC-RYY2x1.0	5xUTP Cat6 10xUTP Cat6 1xWDC-RYY2x1.0	5 10 1	一层弱电井	1F A区	1F	

注2：LC 单模光纤跳线

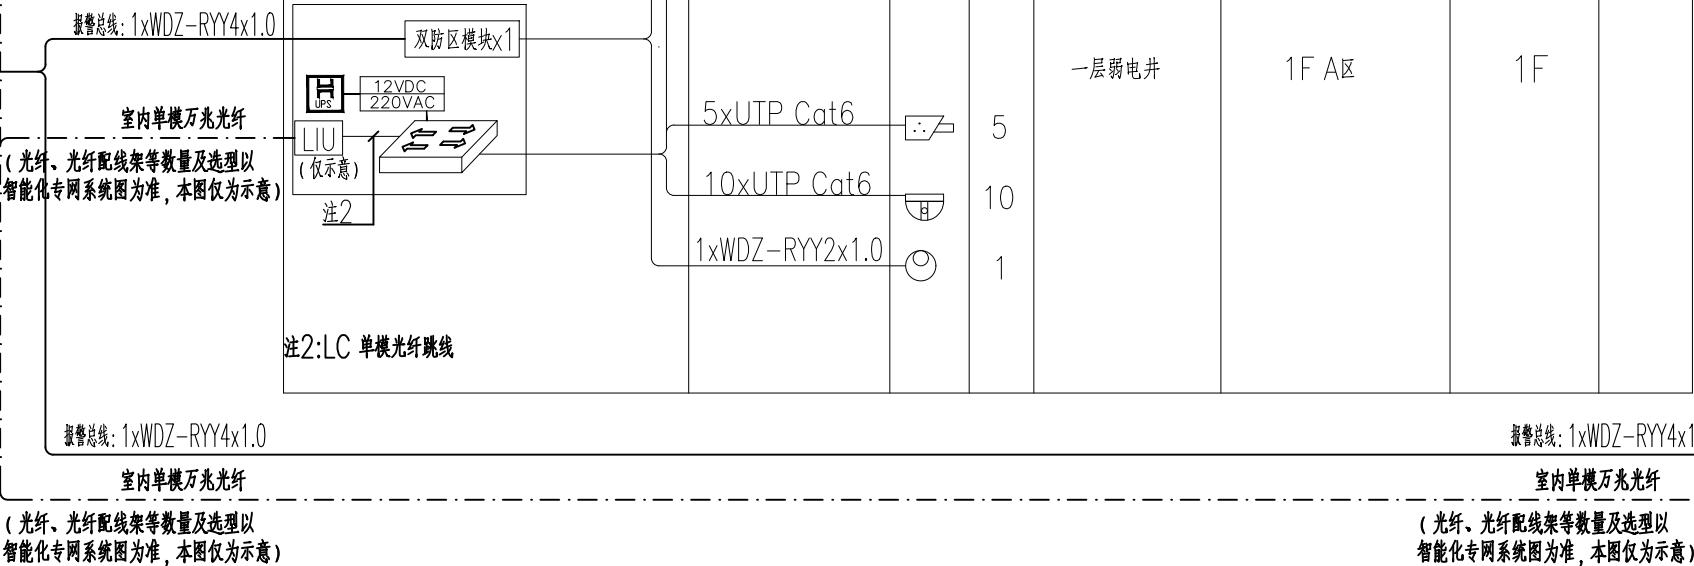


管理间	水平布线	垂直布线	数量	管理区位置	管理区域	楼层	楼标
机柜编号：IDF-8F 注：机柜设置在八层弱电井			2 2 3	八层弱电井	8F	8F	主楼
注2.1.C 单模光纤跳线							
机柜编号：IDF-7F 注：机柜设置在七层弱电井			2 3	七层弱电井	7F	7F	
注2.1.C 单模光纤跳线							
机柜编号：IDF-6F 注：机柜设置在六层弱电井			2 3	六层弱电井	6F	6F	
注2.1.C 单模光纤跳线							
机柜编号：IDF-5F 注：机柜设置在五层弱电井			2 3	五层弱电井	5F	5F	主楼
注2.1.C 单模光纤跳线							
机柜编号：IDF-4F 注：机柜设置在四层弱电井			3 4	四层弱电井	4F	4F	
注2.1.C 单模光纤跳线							
机柜编号：IDF-3F-B 注：机柜设置在三层弱电井			2 4 3	三层弱电井	3F B区	3F	主楼
注2.1.C 单模光纤跳线							
机柜编号：IDF-2F-B 注：机柜设置在二层弱电井			2 4 5 5	二层弱电井	2F B区	2F	主楼
注2.1.C 单模光纤跳线							
机柜编号：IDF-1F-B 注：机柜设置在一层弱电井			9 11 11	46"液晶显示器1台 ~220V 强电电源插座 一层弱电井	1F B区	1F	主楼
注2.1.C 单模光纤跳线							





视频监控及入侵报警系统图

注册章		
设计人	姓名	签名
专业负责人		
注 册 人		
预留章		
出图章		
图审章		
竣工章		
备 注		
 浙江省建设设计师集团有限公司 ZHEJIANG CONSTRUCTION DESIGN GROUP CO.,LTD 建设行政（建筑设计）甲级 证书编号：A1200486 建设行政（建筑设计）专业甲级 证书编号：A1200486 建设行政（建筑设计）专业甲级 证书编号：A1200486 建设行政（建筑设计）专业甲级 证书编号：A2300482 地址：浙江省杭州市拱墅区后街129号 邮编：310039		
项 目 名 称		
子项名称		
图纸名称	视频监控及入侵报警系统图	
工程号	专业	
阶段	图号	弱电施-20
日期	页码	
版本号		
声明	本设计图纸版权归浙江工程建设设计集团有限公司所有，未获得书面授权，不得复制或翻版，不应度量图纸，所有在图纸上标示的尺寸，需在现场复核，如需修正应及时通知设计单位。	
未盖出图章无效		


会签栏	装 饰		给排水	
	结 构		电 气	
	建 筑		暖 通	

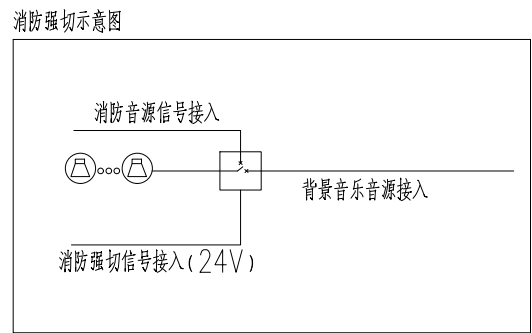

注：具体广播以消防图纸点位为准。

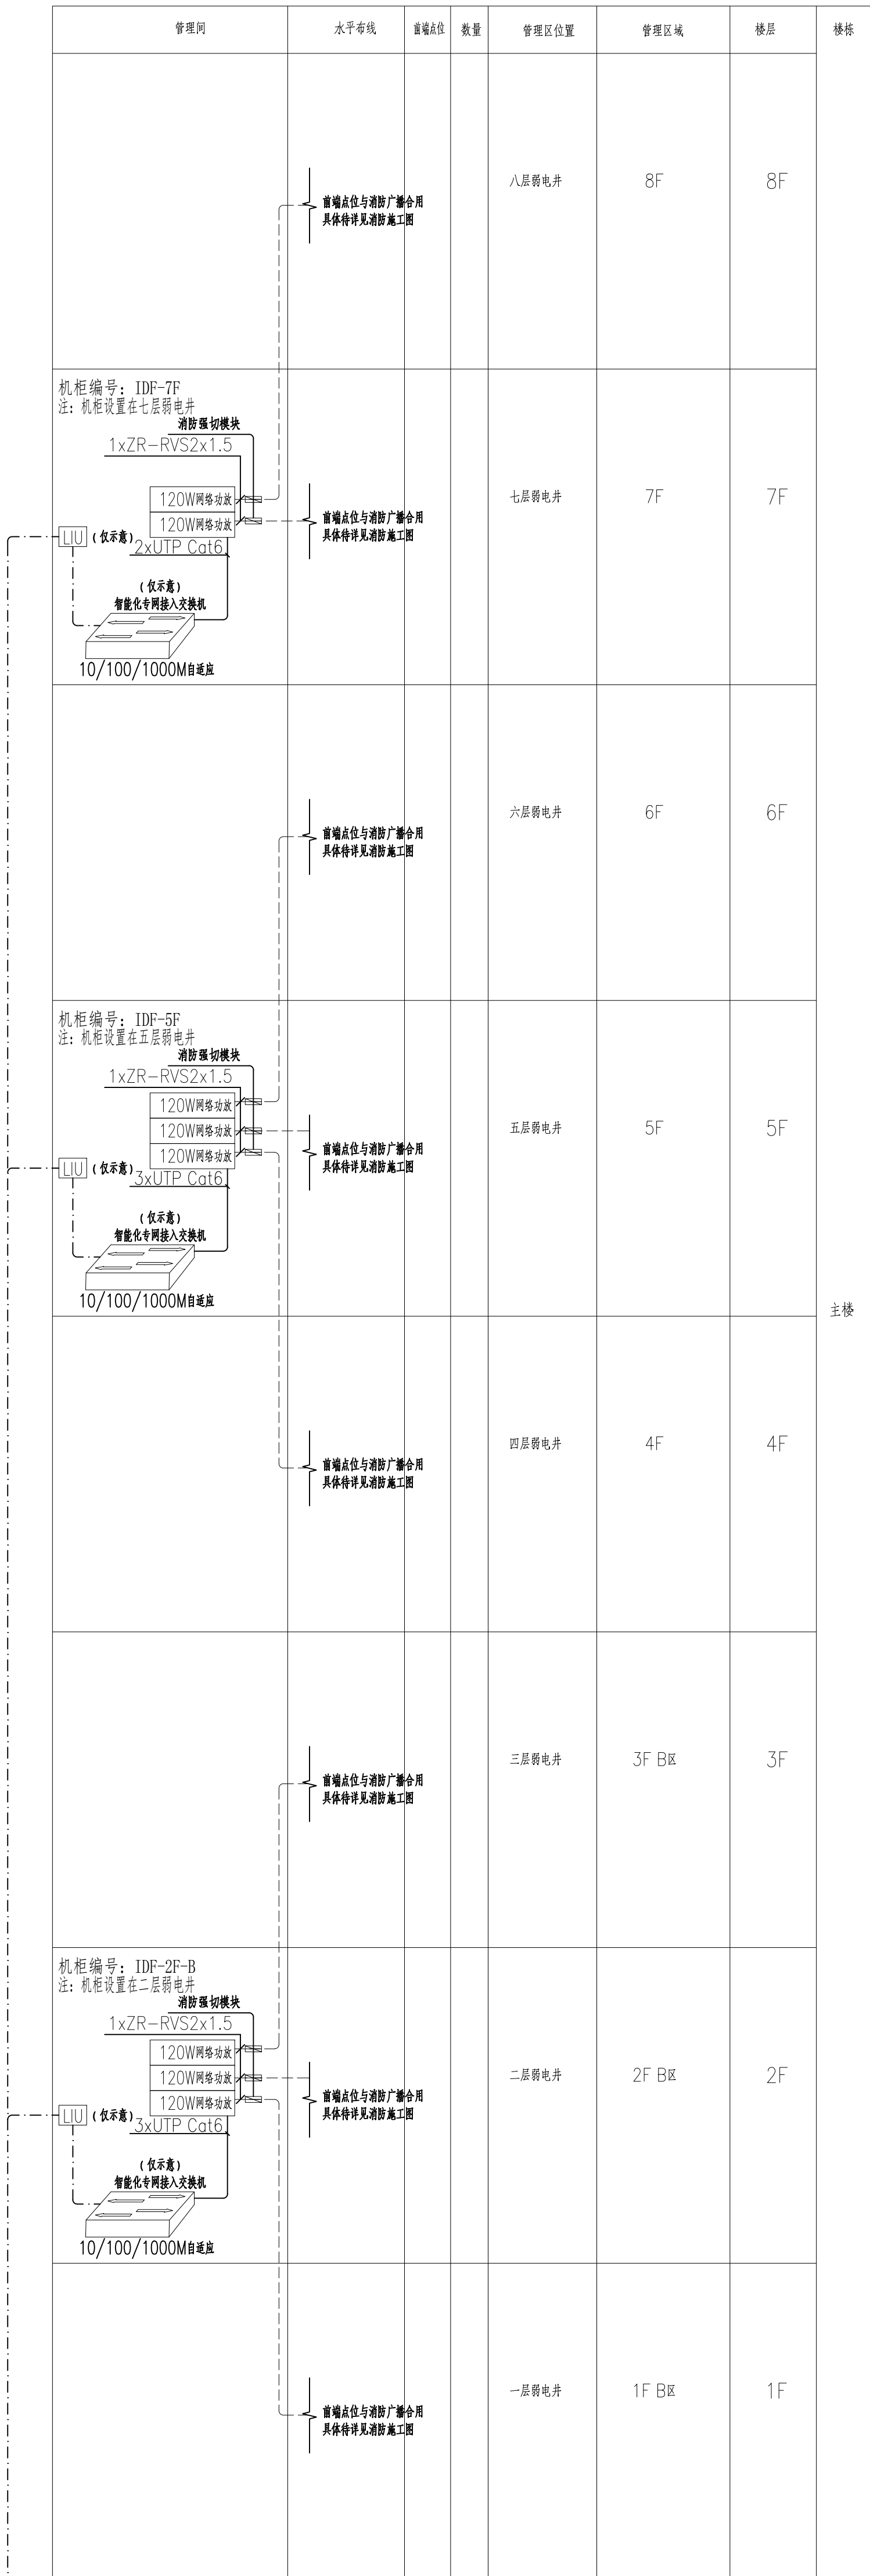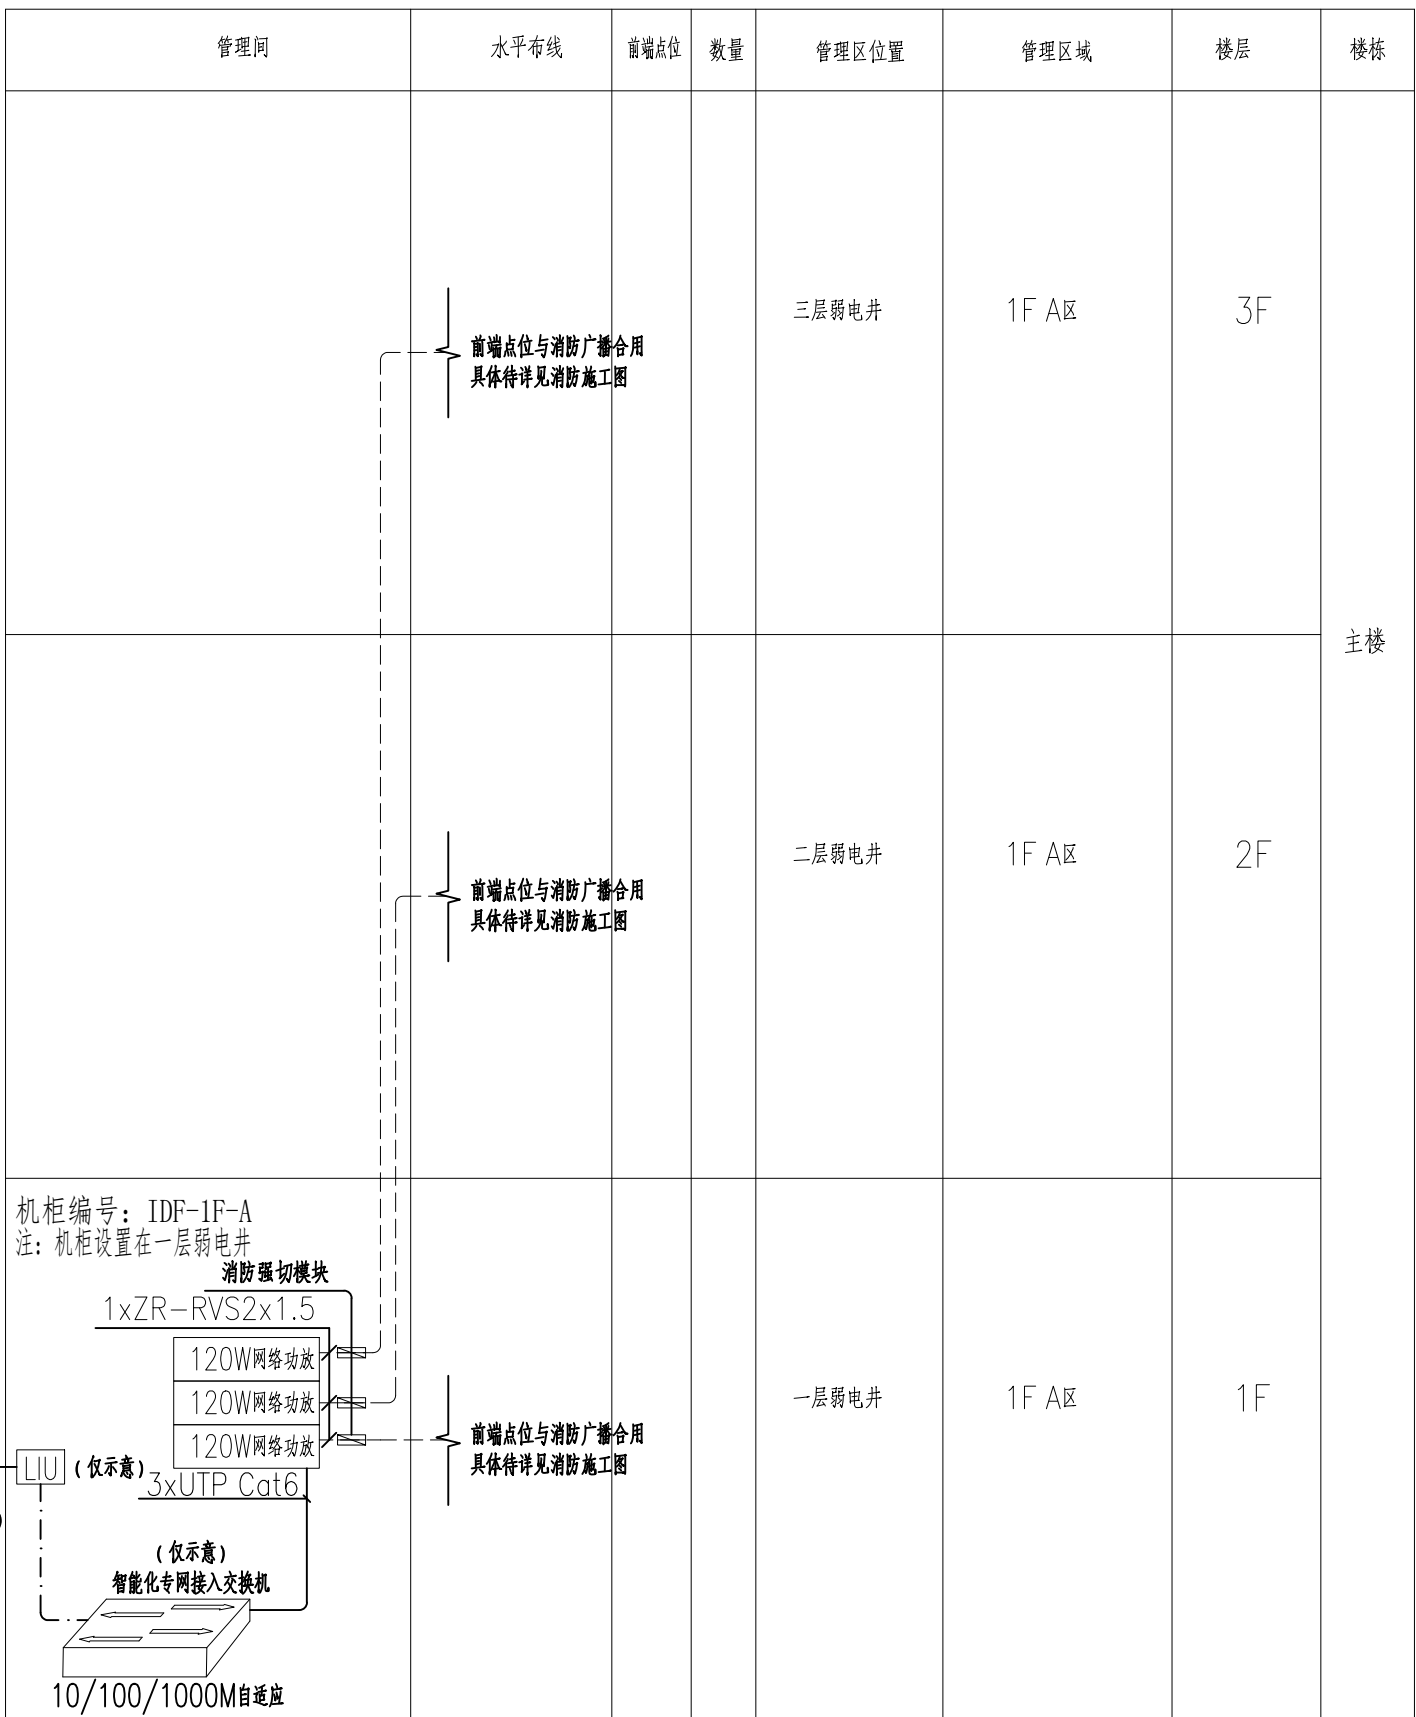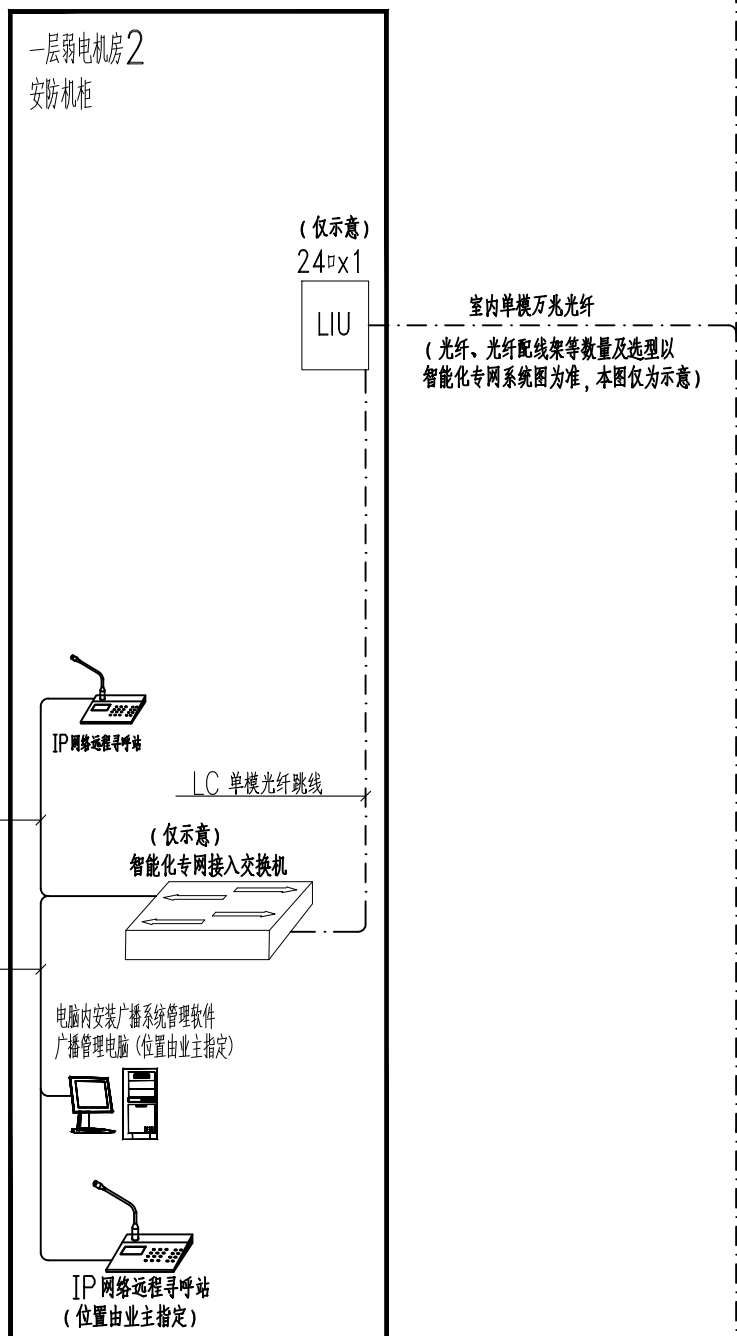
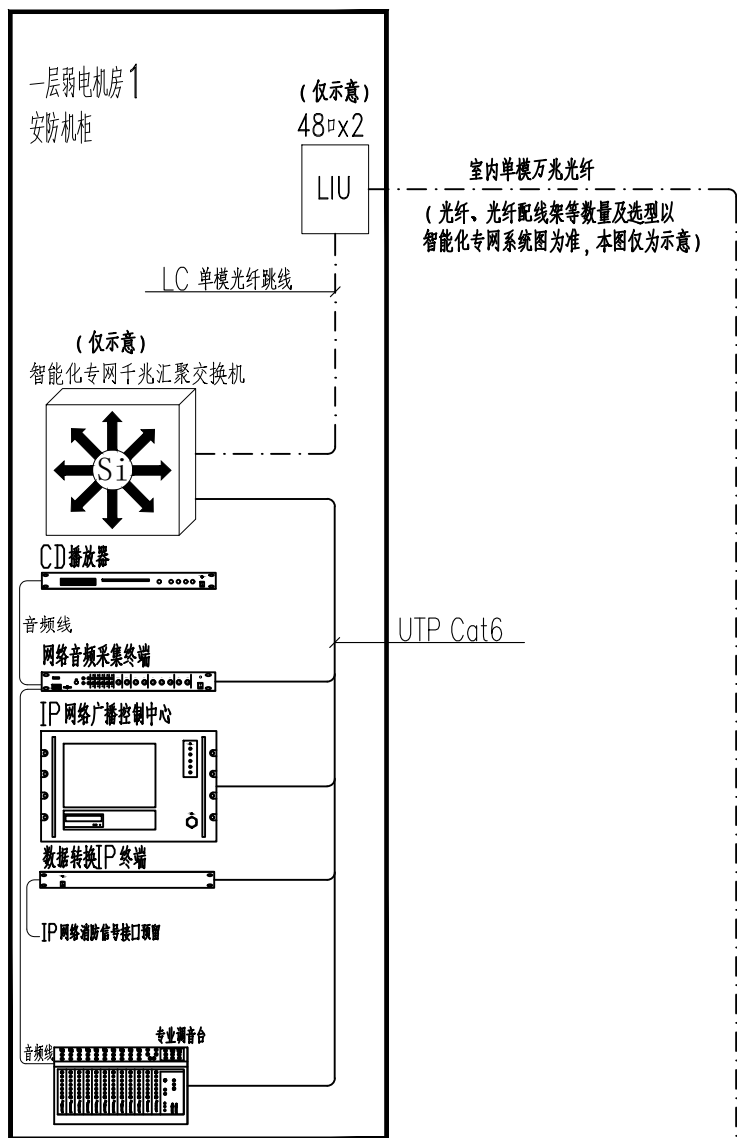


公共广播系统图


 
项目负责人	姓名	签名
专业负责人		
设计人		
注册章		
预览章		
出图章		
审图章		
竣工章		
备注		
 浙江省建设设计师集团有限公司 ZHEJIANG CONSTRUCTION DESIGN GROUP CO., LTD. 建设群发（建筑）工程 证书编号 A12004865 建设群发（建筑）工程 证书编号 A12004865 建设群发（建筑）工程 证书编号 A12004865 建设群发（建筑）工程 证书编号 A12004865 建设群发（建筑）工程 证书编号 A12004865 地址：浙江宁波市鄞州区（后街）29号 邮编：310030		
项目负责人	姓名	签名
专业负责人		
审图人		
审核人		
校对		
设计		
制图		
建设单位		
项目名称		
子项名称		
图纸名称		
公共广播系统图		
工程号		
阶段		专业
日期		图号
版本号		页码
说明 本设计图纸版权归浙江省建设设计师集团有限公司所有，未获得书面授权，不得复制或翻版，不应度量图纸，所有在图纸上标示的尺寸，需在现场复核。如需修正应及时通知设计单位。		
未盖出图章无效		

会签栏	装 饰		给排水	
	结 构		电 气	
	建 筑		暖 通	

序号	图例	名称
1		读卡器 (人脸识别)
2		出门按钮
3		单门电磁锁 (备注)
4		双门电磁锁 (备注)

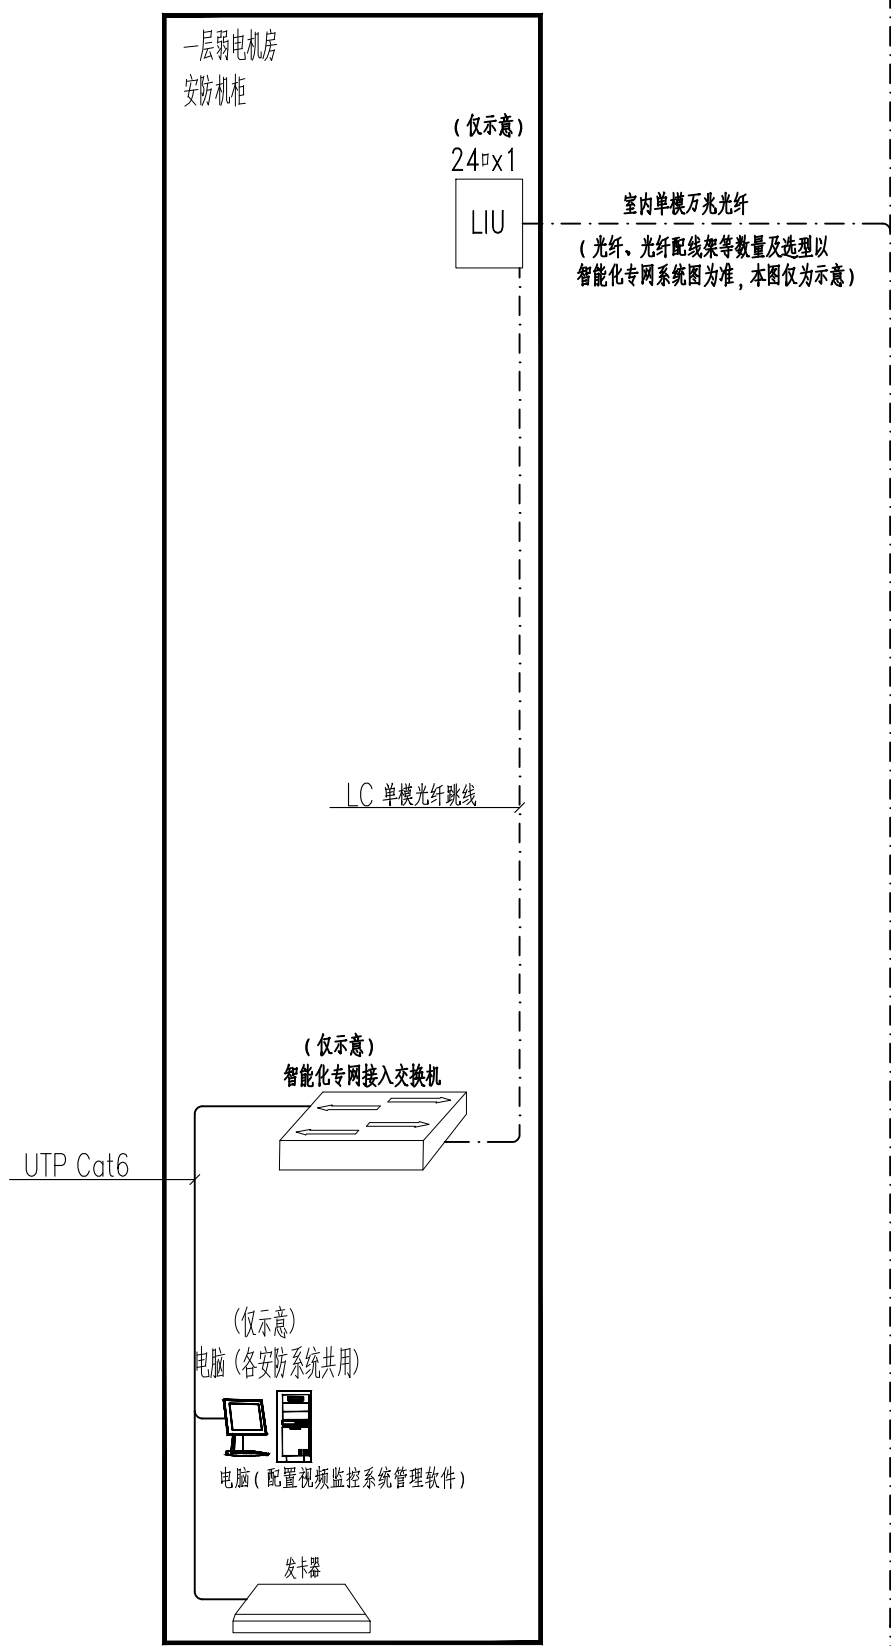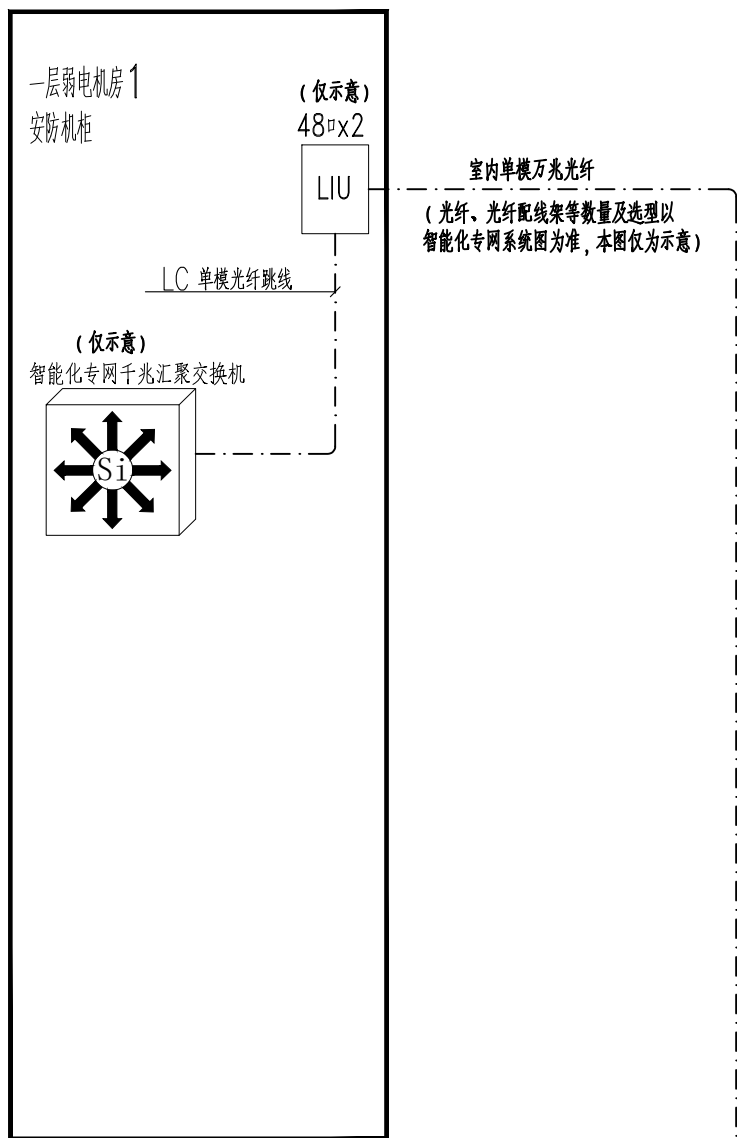

管理间	水平布线	垂直布线	数量	管理区位置	管理区	楼层	楼栋
	16xRYP6x0.75 16xRYY2x1.0 14xRYY4x1.0 2xRYY4x1.0		16 16 14 2	三层弱电井	1F A区	3F	主楼
	15xRYP6x0.75 15xRYY2x1.0 15xRYY4x1.0		15 15 15	二层弱电井	1F A区	2F	
机柜编号: 1DF-1F-A 注: 机柜放置在一层弱电井	5xRYP6x0.75 5xRYY2x1.0 1xRYY4x1.0 2xRYY4x1.0 2xRYY4x1.0		5 5 1 2 2	一层弱电井	1F A区	1F	

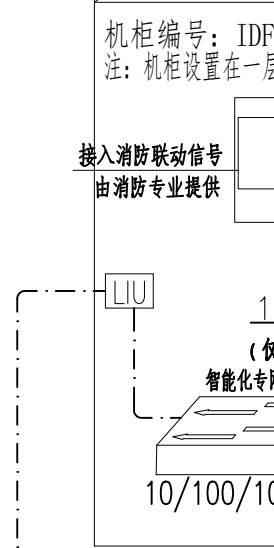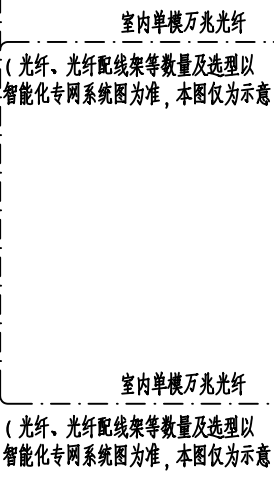

管理间	水平布线	垂直点位	数量	管理区位置	管理区域	楼层	楼栋
				八层弱电井	8F	8F	主楼
				七层弱电井	7F	7F	
				六层弱电井	6F	6F	
				五层弱电井	5F	5F	
				四层弱电井	4F	4F	
				三层弱电井	3F B区	3F	
				二层弱电井	2F B区	2F	
				一层弱电井	1F B区	1F	

机柜编号：IDF-1F-B
注：机柜设置在 一层弱电井

输入/输出联动信号
 由湖防专业提供

网络配线架×1
 1xUTP Cat6
 (仅本层)
 智能化专用接入交换机
 10/100/1000M自适应

2xRYY6x0.75
 2xRYY2x1.0
 2xRYY4x1.0


2
 2
 2


一层弱电井
 1F B区
 1F

出入口控制系统图

项目负责人	姓名	签名
专业负责人		
设计人		
注册章		
预览章		
出图章		
图审章		
竣工章		
备注		
 浙江省建设装饰集团有限公司 ZHEJIANG CONSTRUCTION DECORATION GROUP CO., LTD. 建筑装饰（建筑）工程 资质证书号 A12000865 建筑装饰（工程）设计专项资质 证书编号 A12004065 建筑装饰（工程）设计专项资质 证书编号 A12004065 建筑装饰（工程）设计专项资质 证书编号 A20000002 地址：浙江省杭州市萧山区义蓬镇129号 邮编：311000		
建设单位	姓名	签名
项目负责人		
专业负责		
审定		
审核		
校对		
设计		
制图		
项目名称		
子项名称		
图纸名称		
出入口控制系统图		
工程号	专业	
阶段		
日期	图号	页码
版本号		
声明 本设计图纸版权归浙江省建设装饰集团有限公司所有，未获得书面授权，不得使用或翻版，不应度量图纸，所有在图纸上标示的尺寸，需在现场复核，如需修正应及时通知设计单位。 未盖出图章无效		


序号	图例	名称
1		单孔(数字电视)信息点

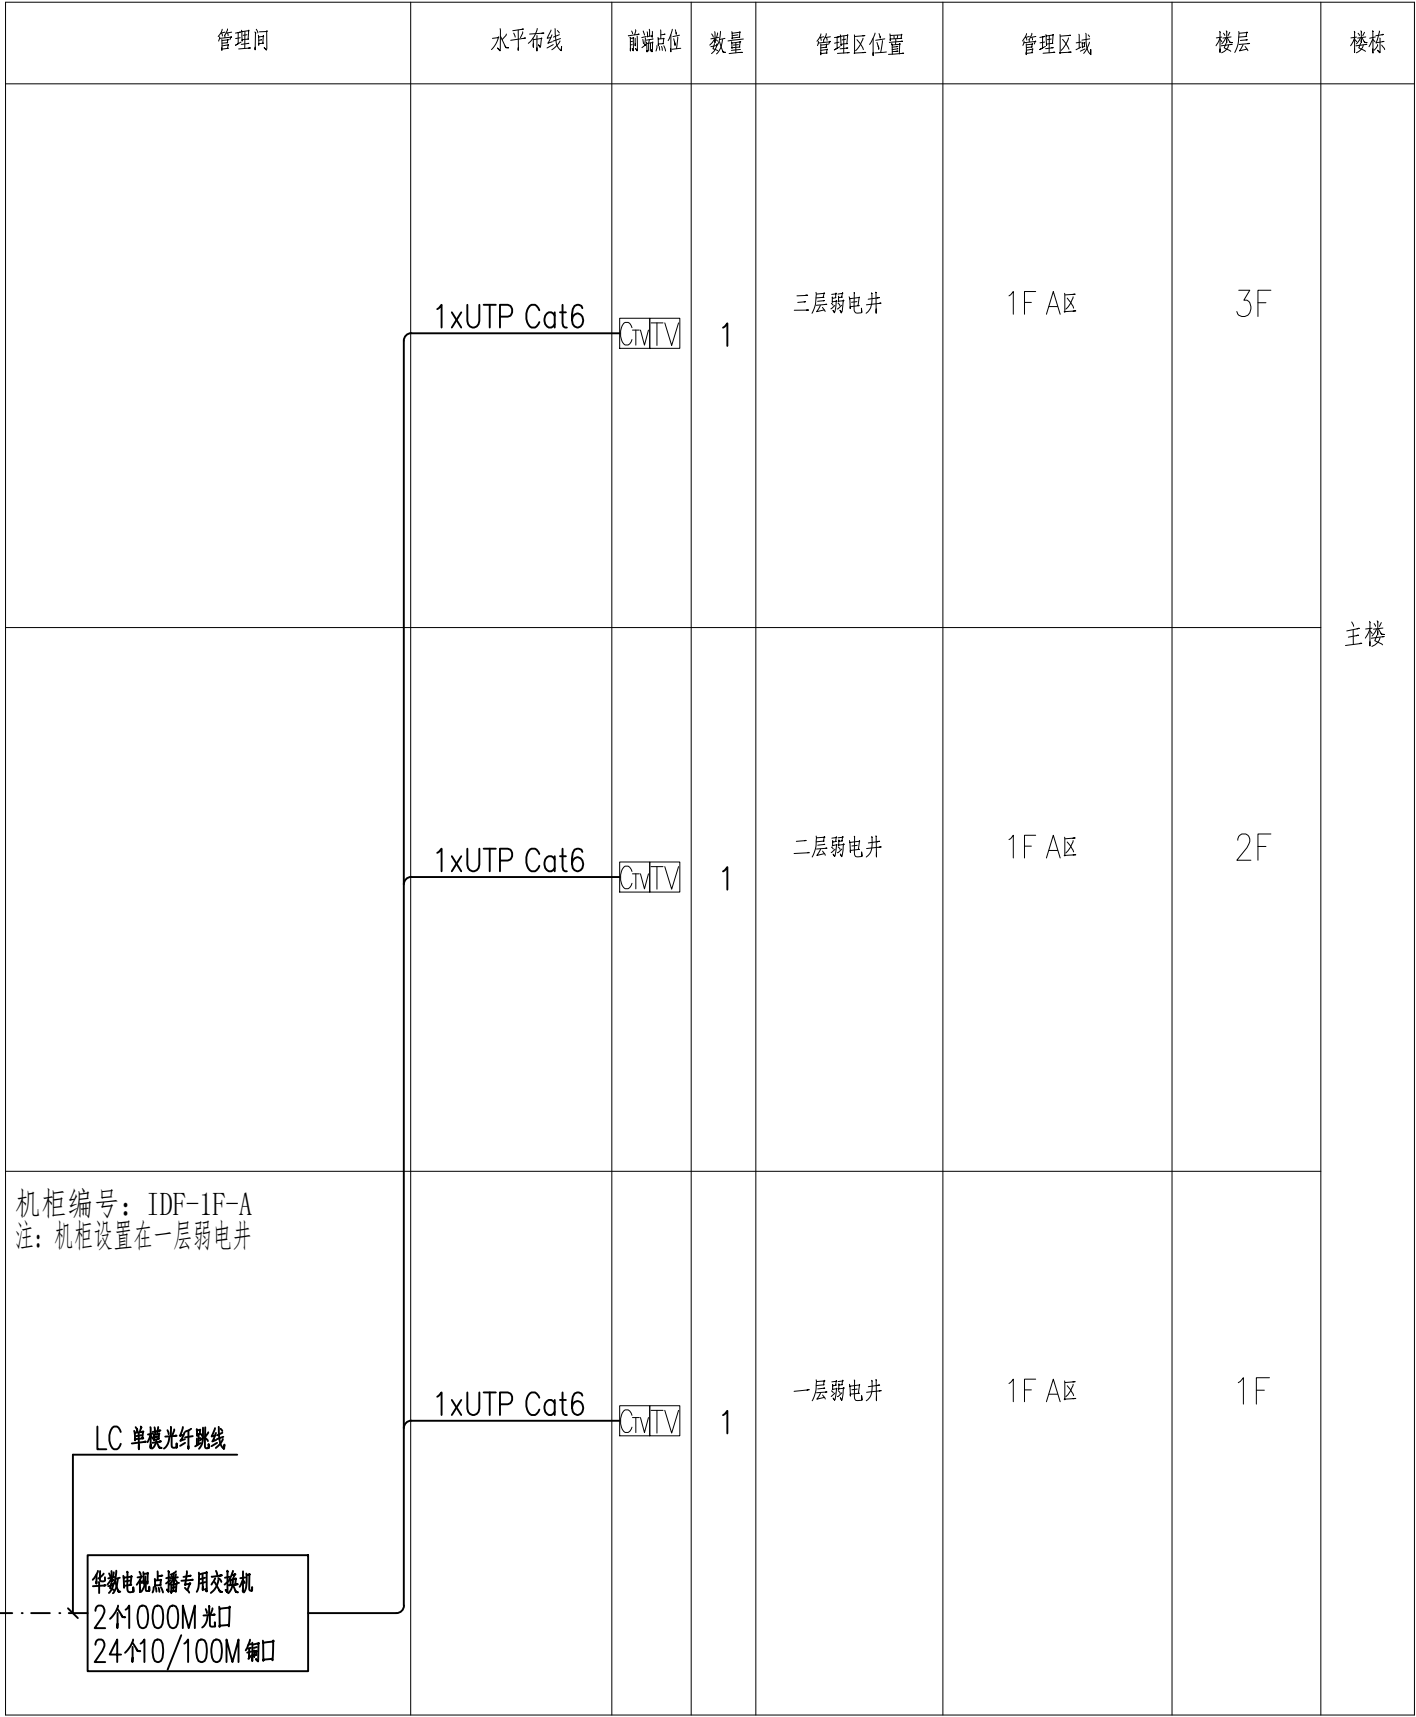A1+0.0=841X597

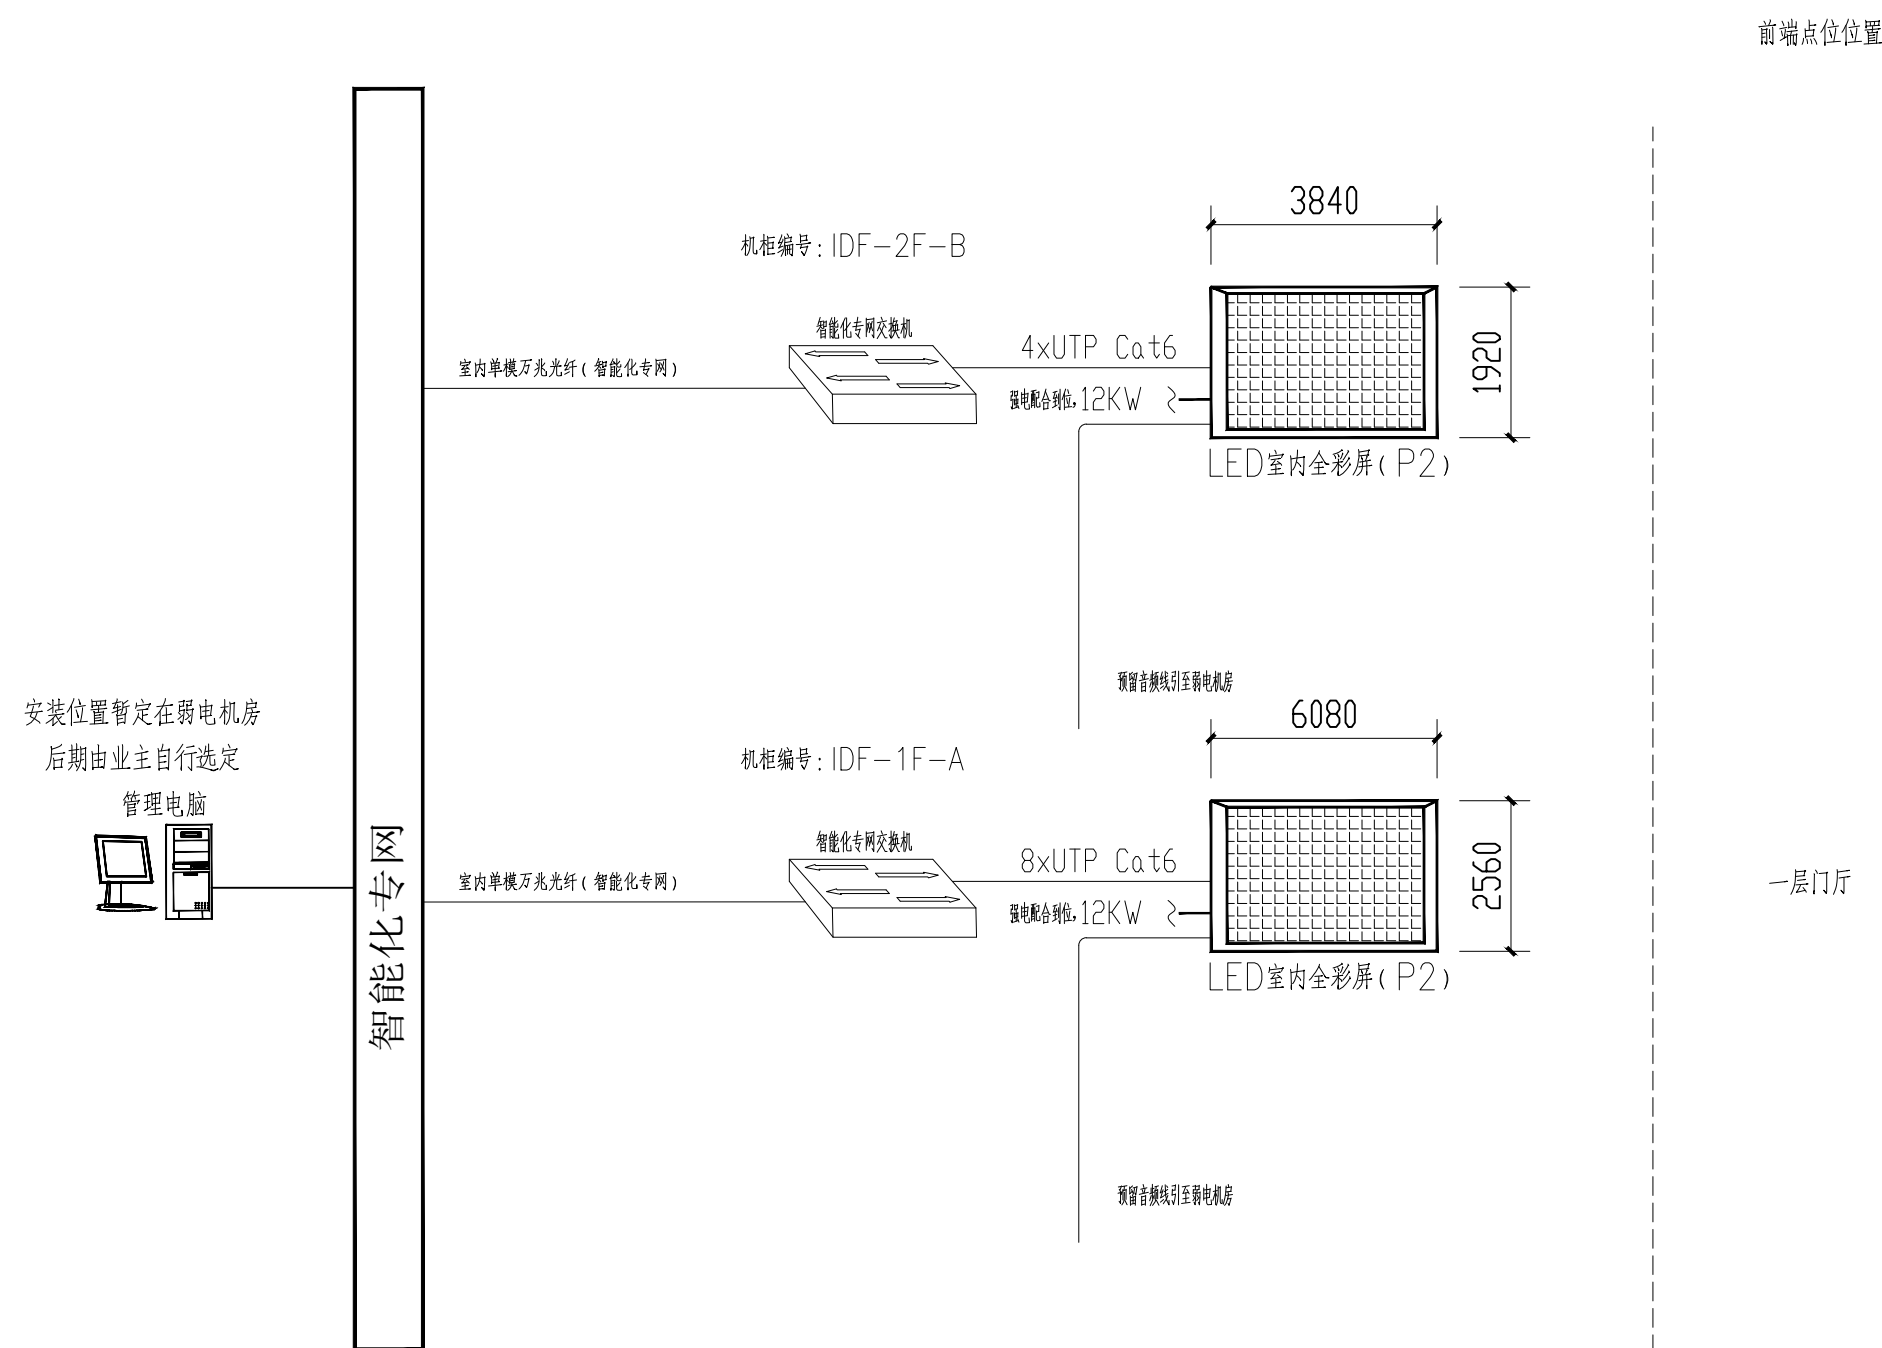


注：信息发布系统网络点位接入智能化专网，相关网络拓扑结果详见智能化专网图纸。


序号	图例	名称
1		手机巡更码

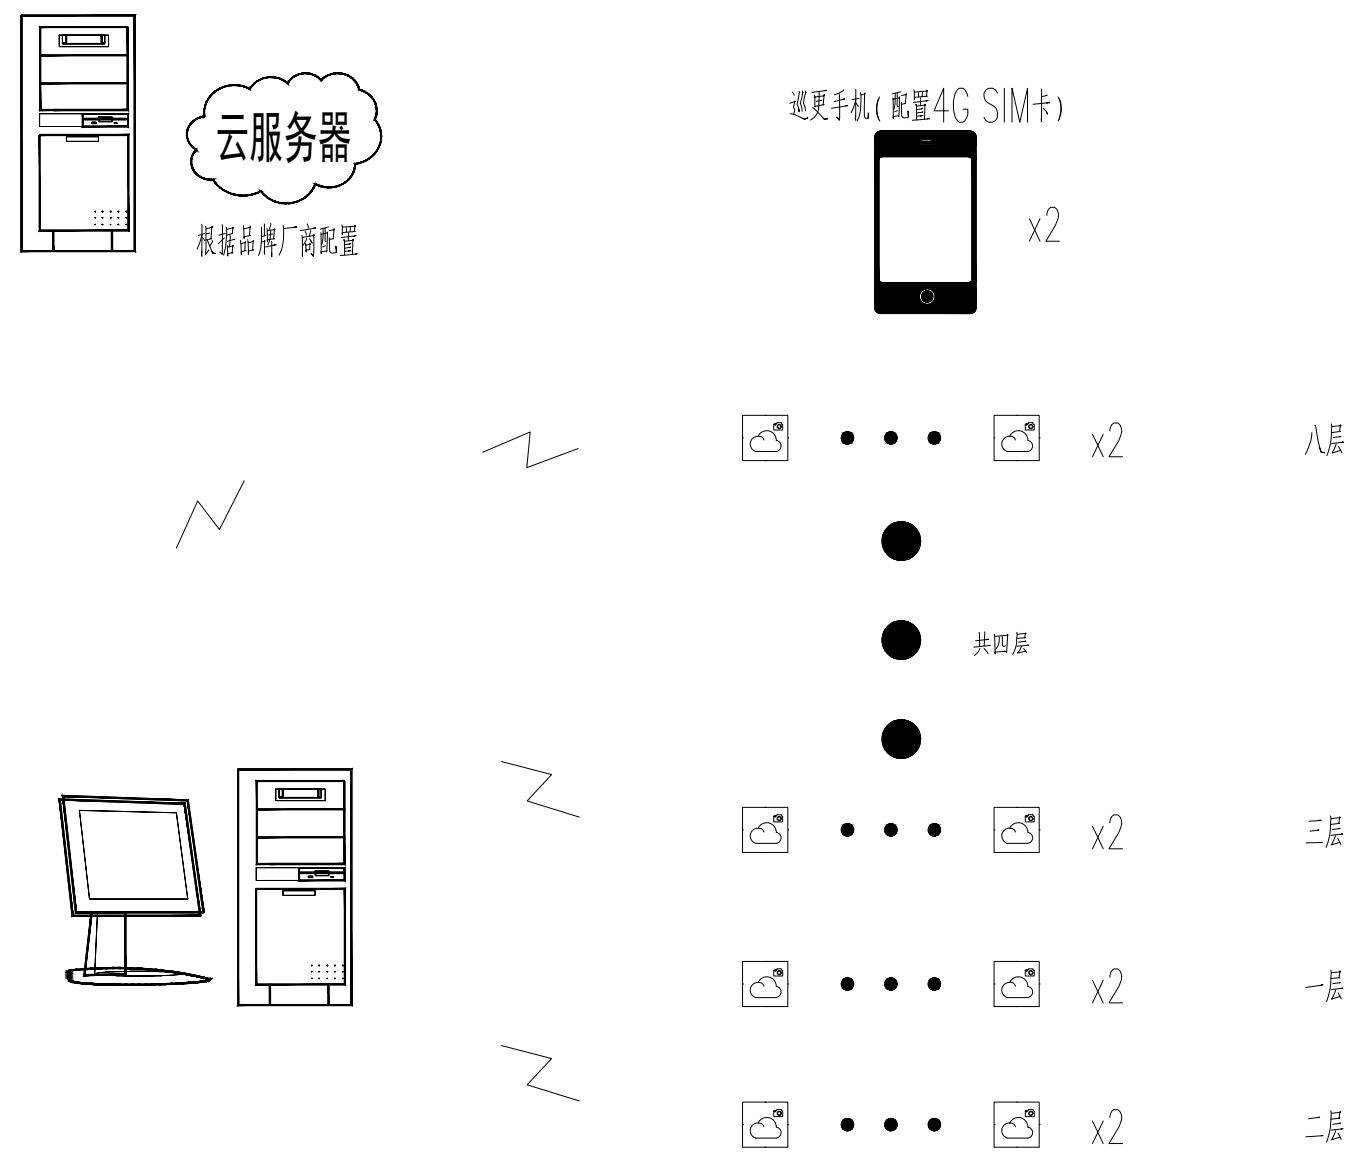


注:巡更点位根据业主物业管理需求自行设置,平面图不再表达。


		实 名		签 名	
项目负责人					
专业负责人					
设 计 人					
注册章					
预留章					
出图章					
图审章					
竣工章					
备 注					
 浙江省建设装饰集团有限公司 ZHEJIANG CONSTRUCTION DECORATION GROUP CO., LTD 建筑行业（建筑工程）甲级 证书编号 A133004805 建筑装饰工程设计专项甲级 证书编号 A133004805 建筑幕墙工程设计专项甲级 证书编号 A133004805 轻型钢结构设计乙级资质 证书编号 A233004802 地址：浙江省杭州市西湖区古园街139号 邮编：310030					
		姓 名		签 名	
项目负责					
专业负责					
审 定					
审 核					
校 对					
设 计					
制 图					
建设单位					
项目名称					
子项名称					
图纸名称					
信息发布系统图/手机巡更系统图					
工程号					
阶 段		专 业			
日 期		图 号		弱电施-24	
版本号		页 码			
声明 本设计图纸版权归浙江省建设装饰集团有限公司所有，未获得书面授权，不得使用或翻版。不应度量图纸，所有在图纸上标示的尺寸，需在现场复核。如需修正应及时通知设计单位。					
未盖出图章无效					

 2		DTM1	多媒体地插	内含HDMI、VGA、电脑音频	桌面嵌入式安装	1	
1		86寸	多媒体会议一体机	86寸	移动支架安装	1	
序号	图例	名 称	型号及规格	安装方式及高度	数量	备注	

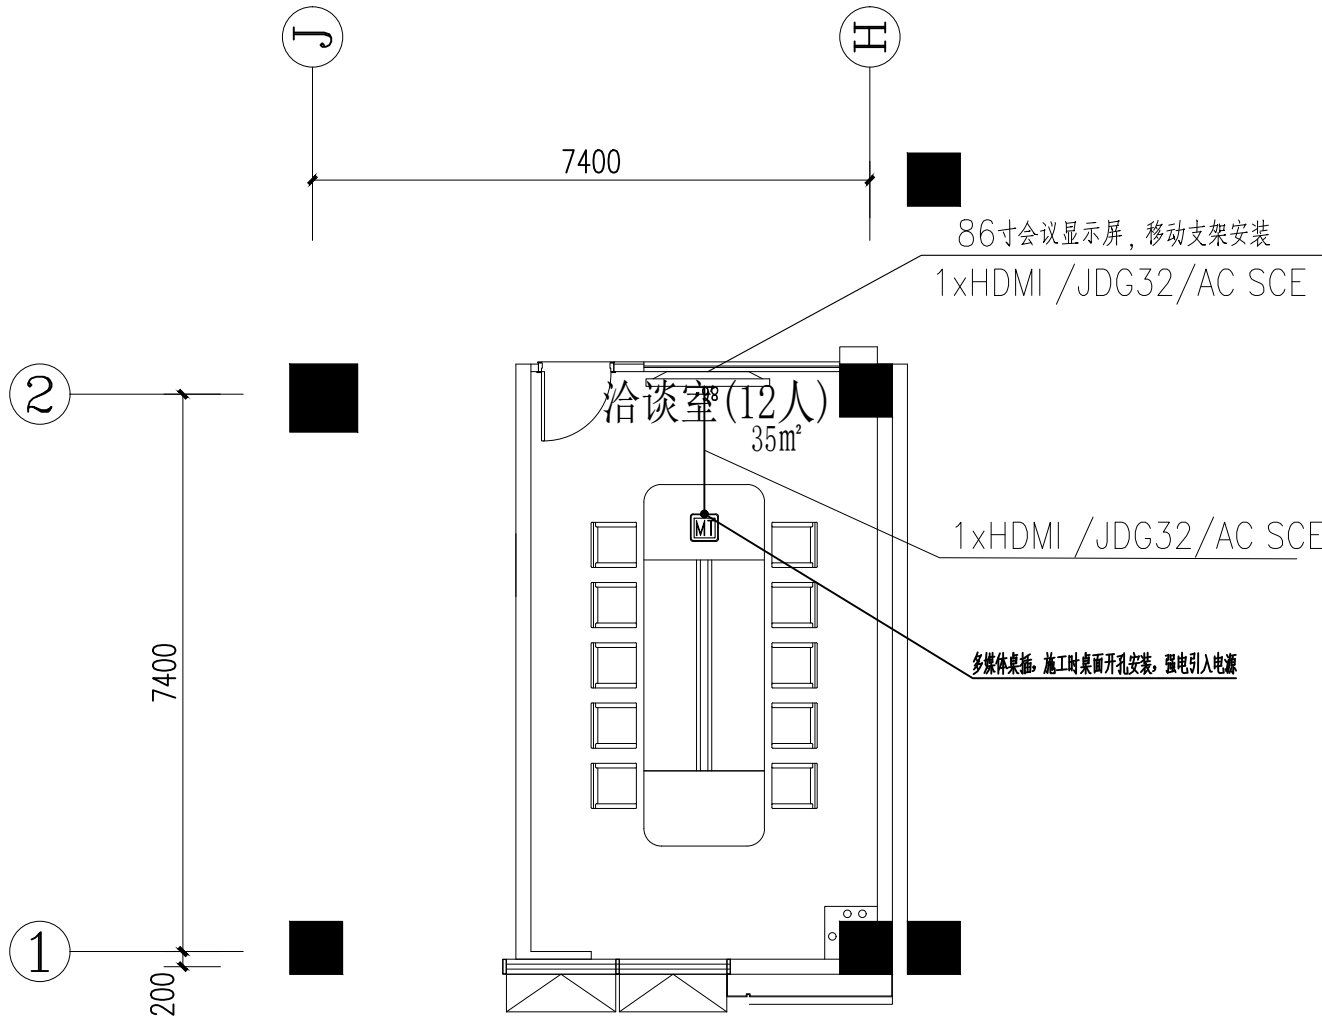


一层小会议室多媒体系统图

 2		DTM1	多媒体地插	内含HDMI、VGA、电脑音频	桌面嵌入式安装	1	
1		86寸	多媒体会议一体机	86寸	移动支架安装	1	
序号	图例	名 称	型号及规格	安装方式及高度	数量	备注	

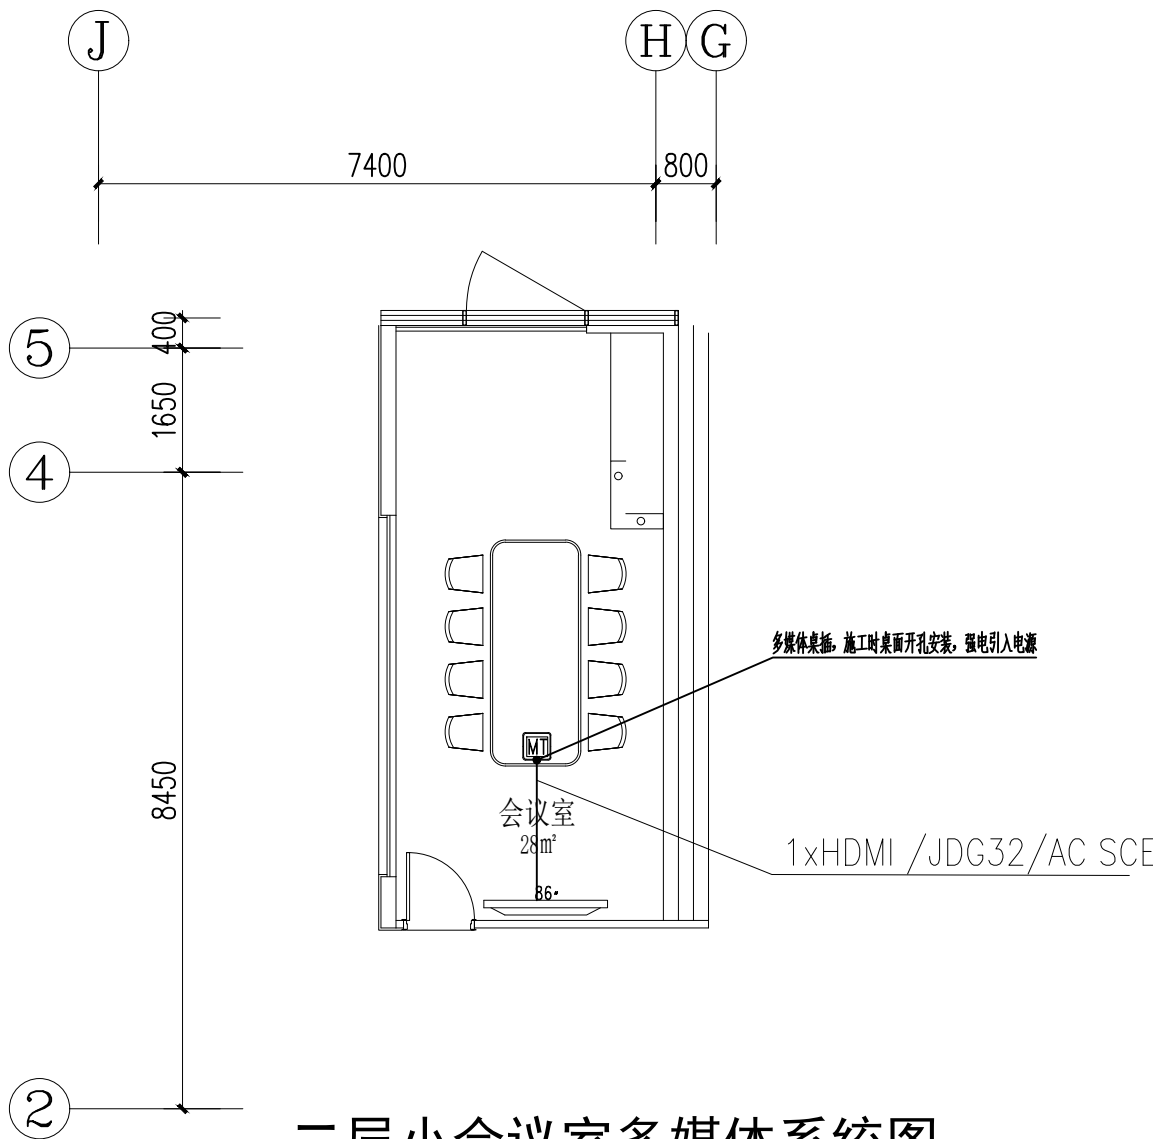


二层小会议室多媒体系统图

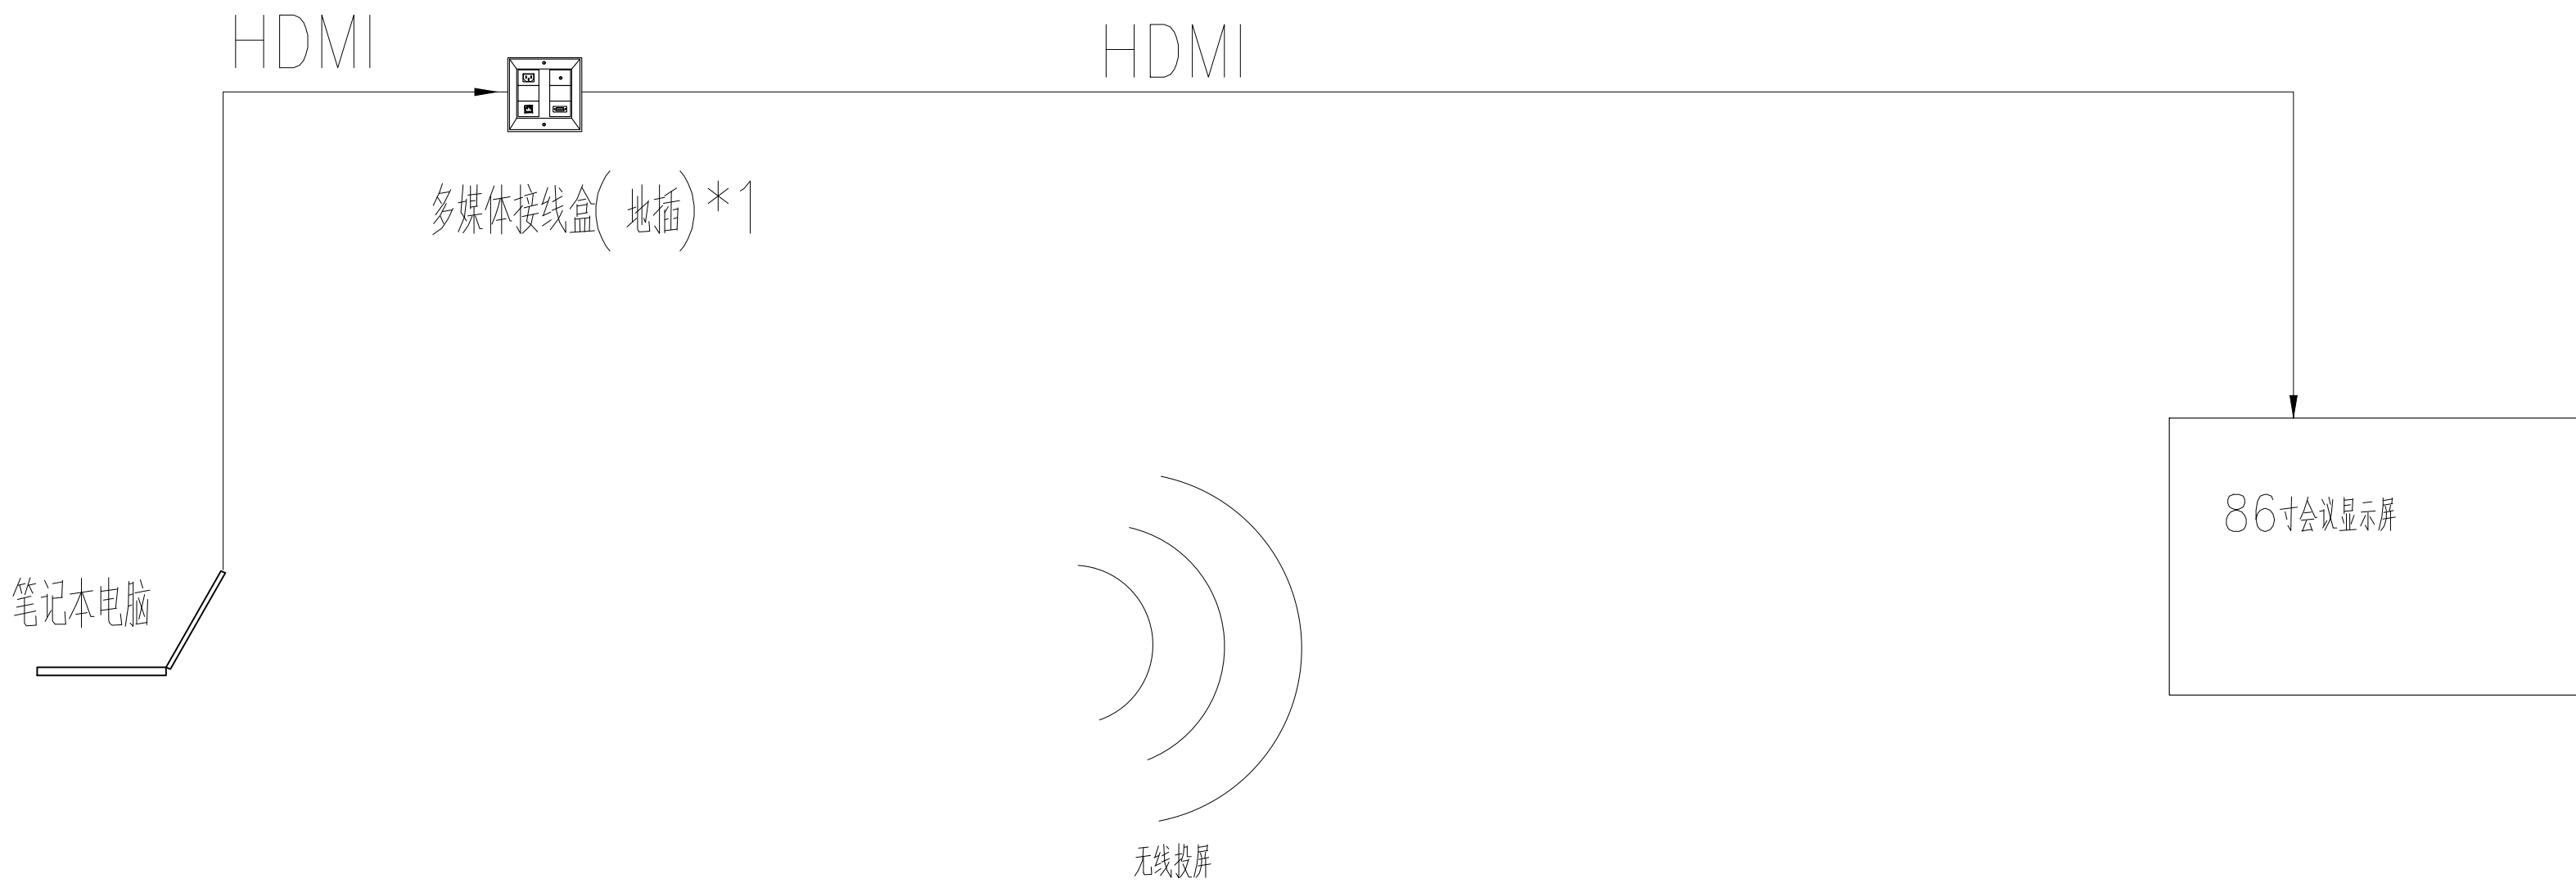


小会议室多媒体会议系统图

	实 名	签 名
项目负责人		
专业负责人		
设 计 人		
注册章		
预留章		
出图章		
图审章		
竣工章		
备 注		
 浙江省建设装饰集团有限公司 ZHEJIANG CONSTRUCTION DECORATION GROUP CO., LTD 建筑行业（建筑工程）甲级 证书编号 A133004805 建筑装饰工程设计专项甲级 证书编号 A133004805 建筑幕墙工程设计专项甲级 证书编号 A133004805 轻型钢结构设计乙级资质 证书编号 A233004802 地址：浙江省杭州市西湖区古园街139号 邮编：310030		
	姓 名	签 名
项目负责		
专业负责		
审 定		
审 核		
校 对		
设 计		
制 图		
建设单位		
项目名称		
子项名称		
图纸名称		
小会议室多媒体会议系统图		
工程号		
阶 段		专 业
日 期		图 号 弱电施-25
版本号		页 码
声明 本设计图纸版权归浙江省建设装饰集团有限公司所有，未获得书面授权，不得使用或翻版。不应度量图纸，所有在图纸上标示的尺寸，需在现场复核。如需修正应及时通知设计单位。		
未盖出图章无效		

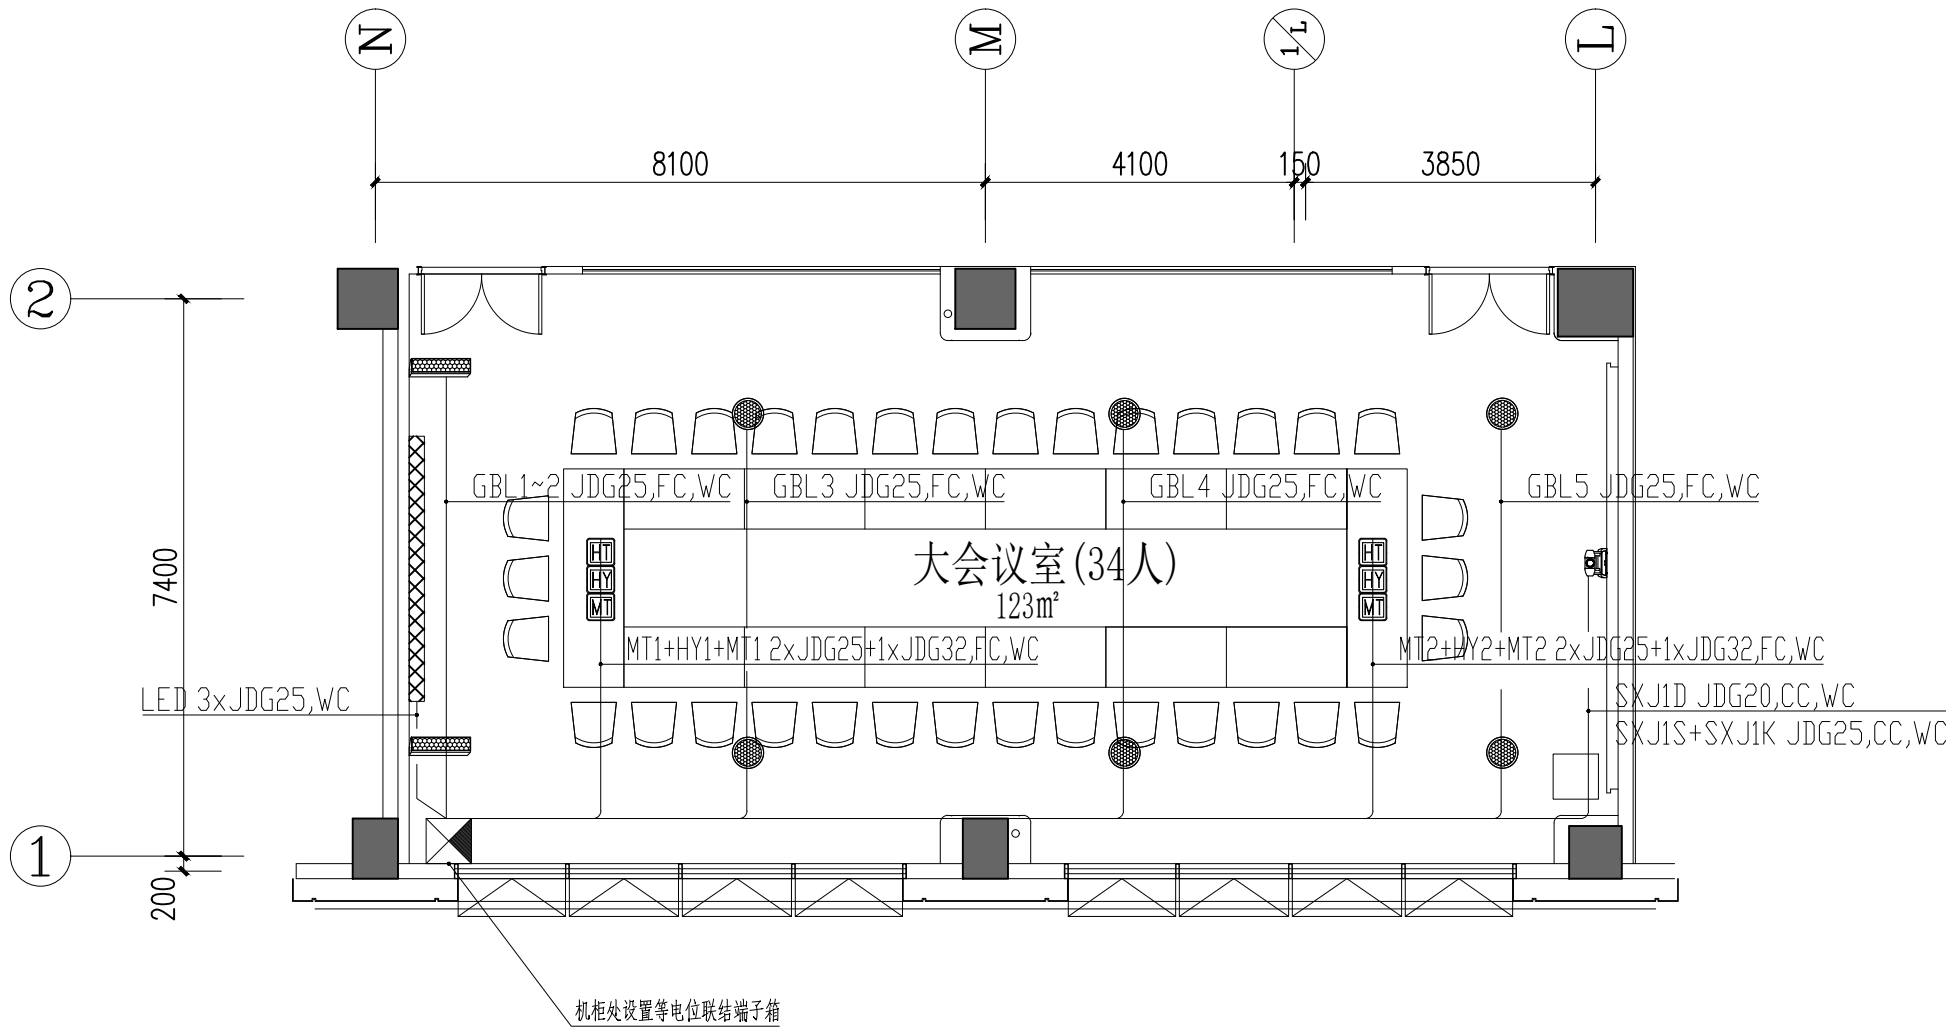

一层大会议室多媒体平面图


9		会议机柜	600mmx600mmx2000mm	落地安装	1	
8		LED大屏	3.52m*1.76m大屏	嵌入式安装	1	采用前维护式LED屏幕 配电预留不少于单相6Kw电源
7		视频处理器		置于大屏后安装	1	
6		HT1-2	鹅颈话筒插座	桌面嵌入式安装	2	
5		HY1-2	会议专用插座	桌面嵌入式安装	2	
4		DTM1~2	多媒体终端	桌面嵌入式安装	2	
3		SXJ1	高清会议摄像机	支持1080i、RS-232控制	1	
2			音柱扬声器	200W/8欧	2	墙面下沿距地1.8m壁挂安装
1			6寸吸顶扬声器	60W/8欧	6	
序号	图例	名 称	型号及规格	安装方式及高度	数量	备注

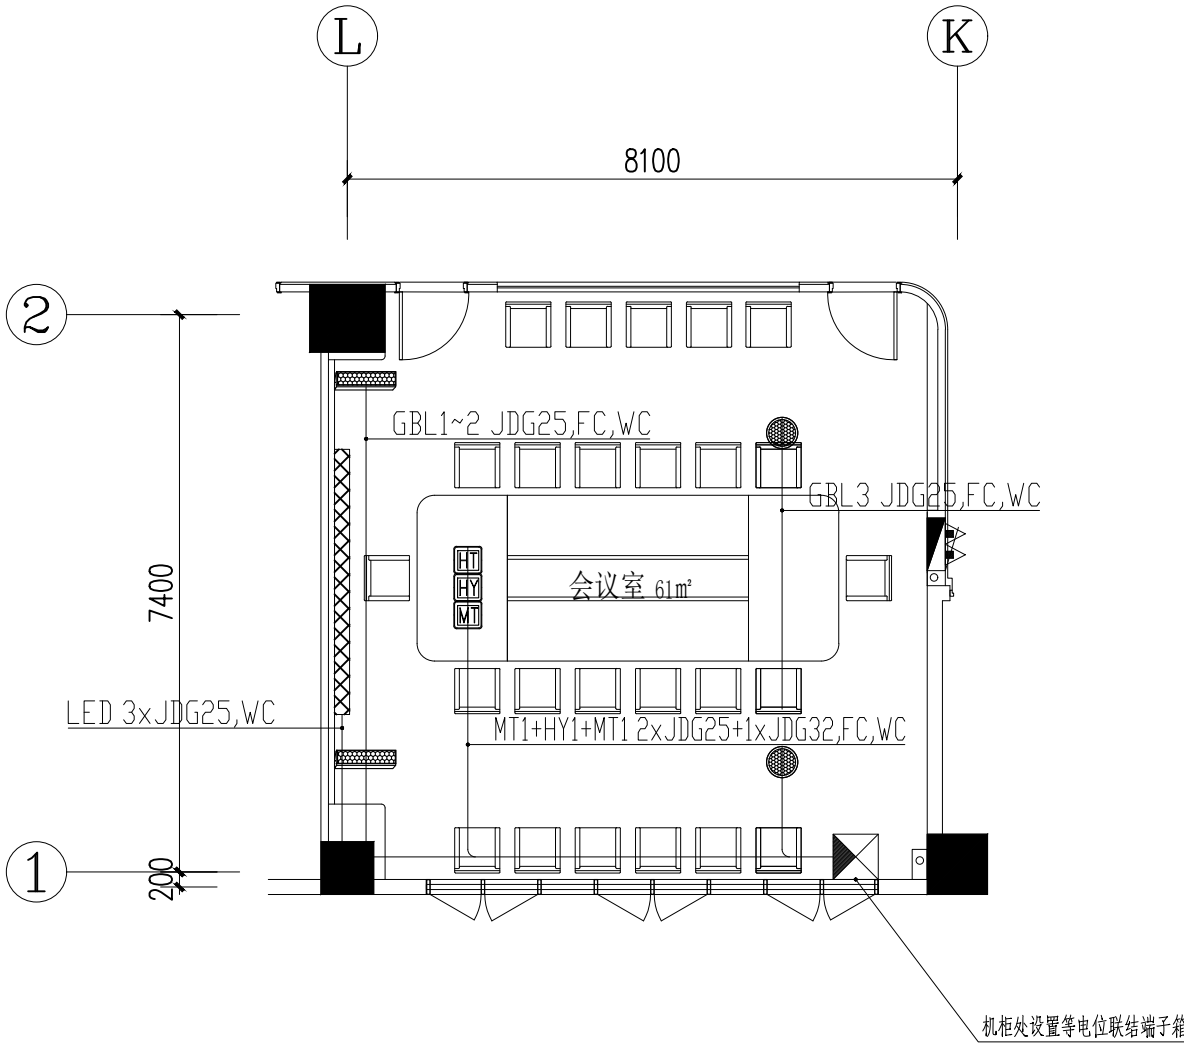

二层大会议室多媒体平面图

8		会议机柜	600mmx600mmx2000mm	落地安装	1	
7		LED大屏	3.52m*1.76m大屏	嵌入式安装	1	采用前维护式LED屏幕 配电预留不少于单相6Kw电源
6		视频处理器		置于大屏后安装	1	
5		HT1	鹅颈话筒插座	桌面嵌入式安装	1	
4		HY1	会议专用插座	桌面嵌入式安装	1	
3		DTM1	多媒体终端	桌面嵌入式安装	1	
2			音柱扬声器	200W/8欧	2	墙面下沿距地1.8m壁挂安装
1			6寸吸顶扬声器	60W/8欧	3	
序号	图例	名 称	型号及规格	安装方式及高度	数量	备注

	实 名	签 名
项目负责人		
专业负责人		
设 计 人		
注册章		
预留章		
出图章		
图审章		
竣工章		
备 注		
浙江省建设装饰集团有限公司 ZHEJIANG CONSTRUCTION DECORATION GROUP CO., LTD 建筑行业（建筑工程）甲级 证书编号 A133004805 建筑装饰工程设计专项甲级 证书编号 A133004805 建筑幕墙工程设计专项甲级 证书编号 A133004805 轻型钢结构设计乙级资质 证书编号 A233004802 地址：浙江省杭州市西湖区古园街139号 邮编：310030		
	姓 名	签 名
项目负责		
专业负责		
审 定		
审 核		
校 对		
设 计		
制 图		
建设单位		
项目名称		
子项名称		
图纸名称		
一层、二层大会议室多媒体平面图		
工程号		
阶 段	专 业	
日 期	图 号	弱电施-26
版本号	页 码	
声明 本设计图纸版权归浙江省建设装饰集团有限公司所有，未获得书面授权，不得使用或翻版。不应度量图纸，所有在图纸上标示的尺寸，需在现场复核。如需修正应及时通知设计单位。		
未盖出图章无效		

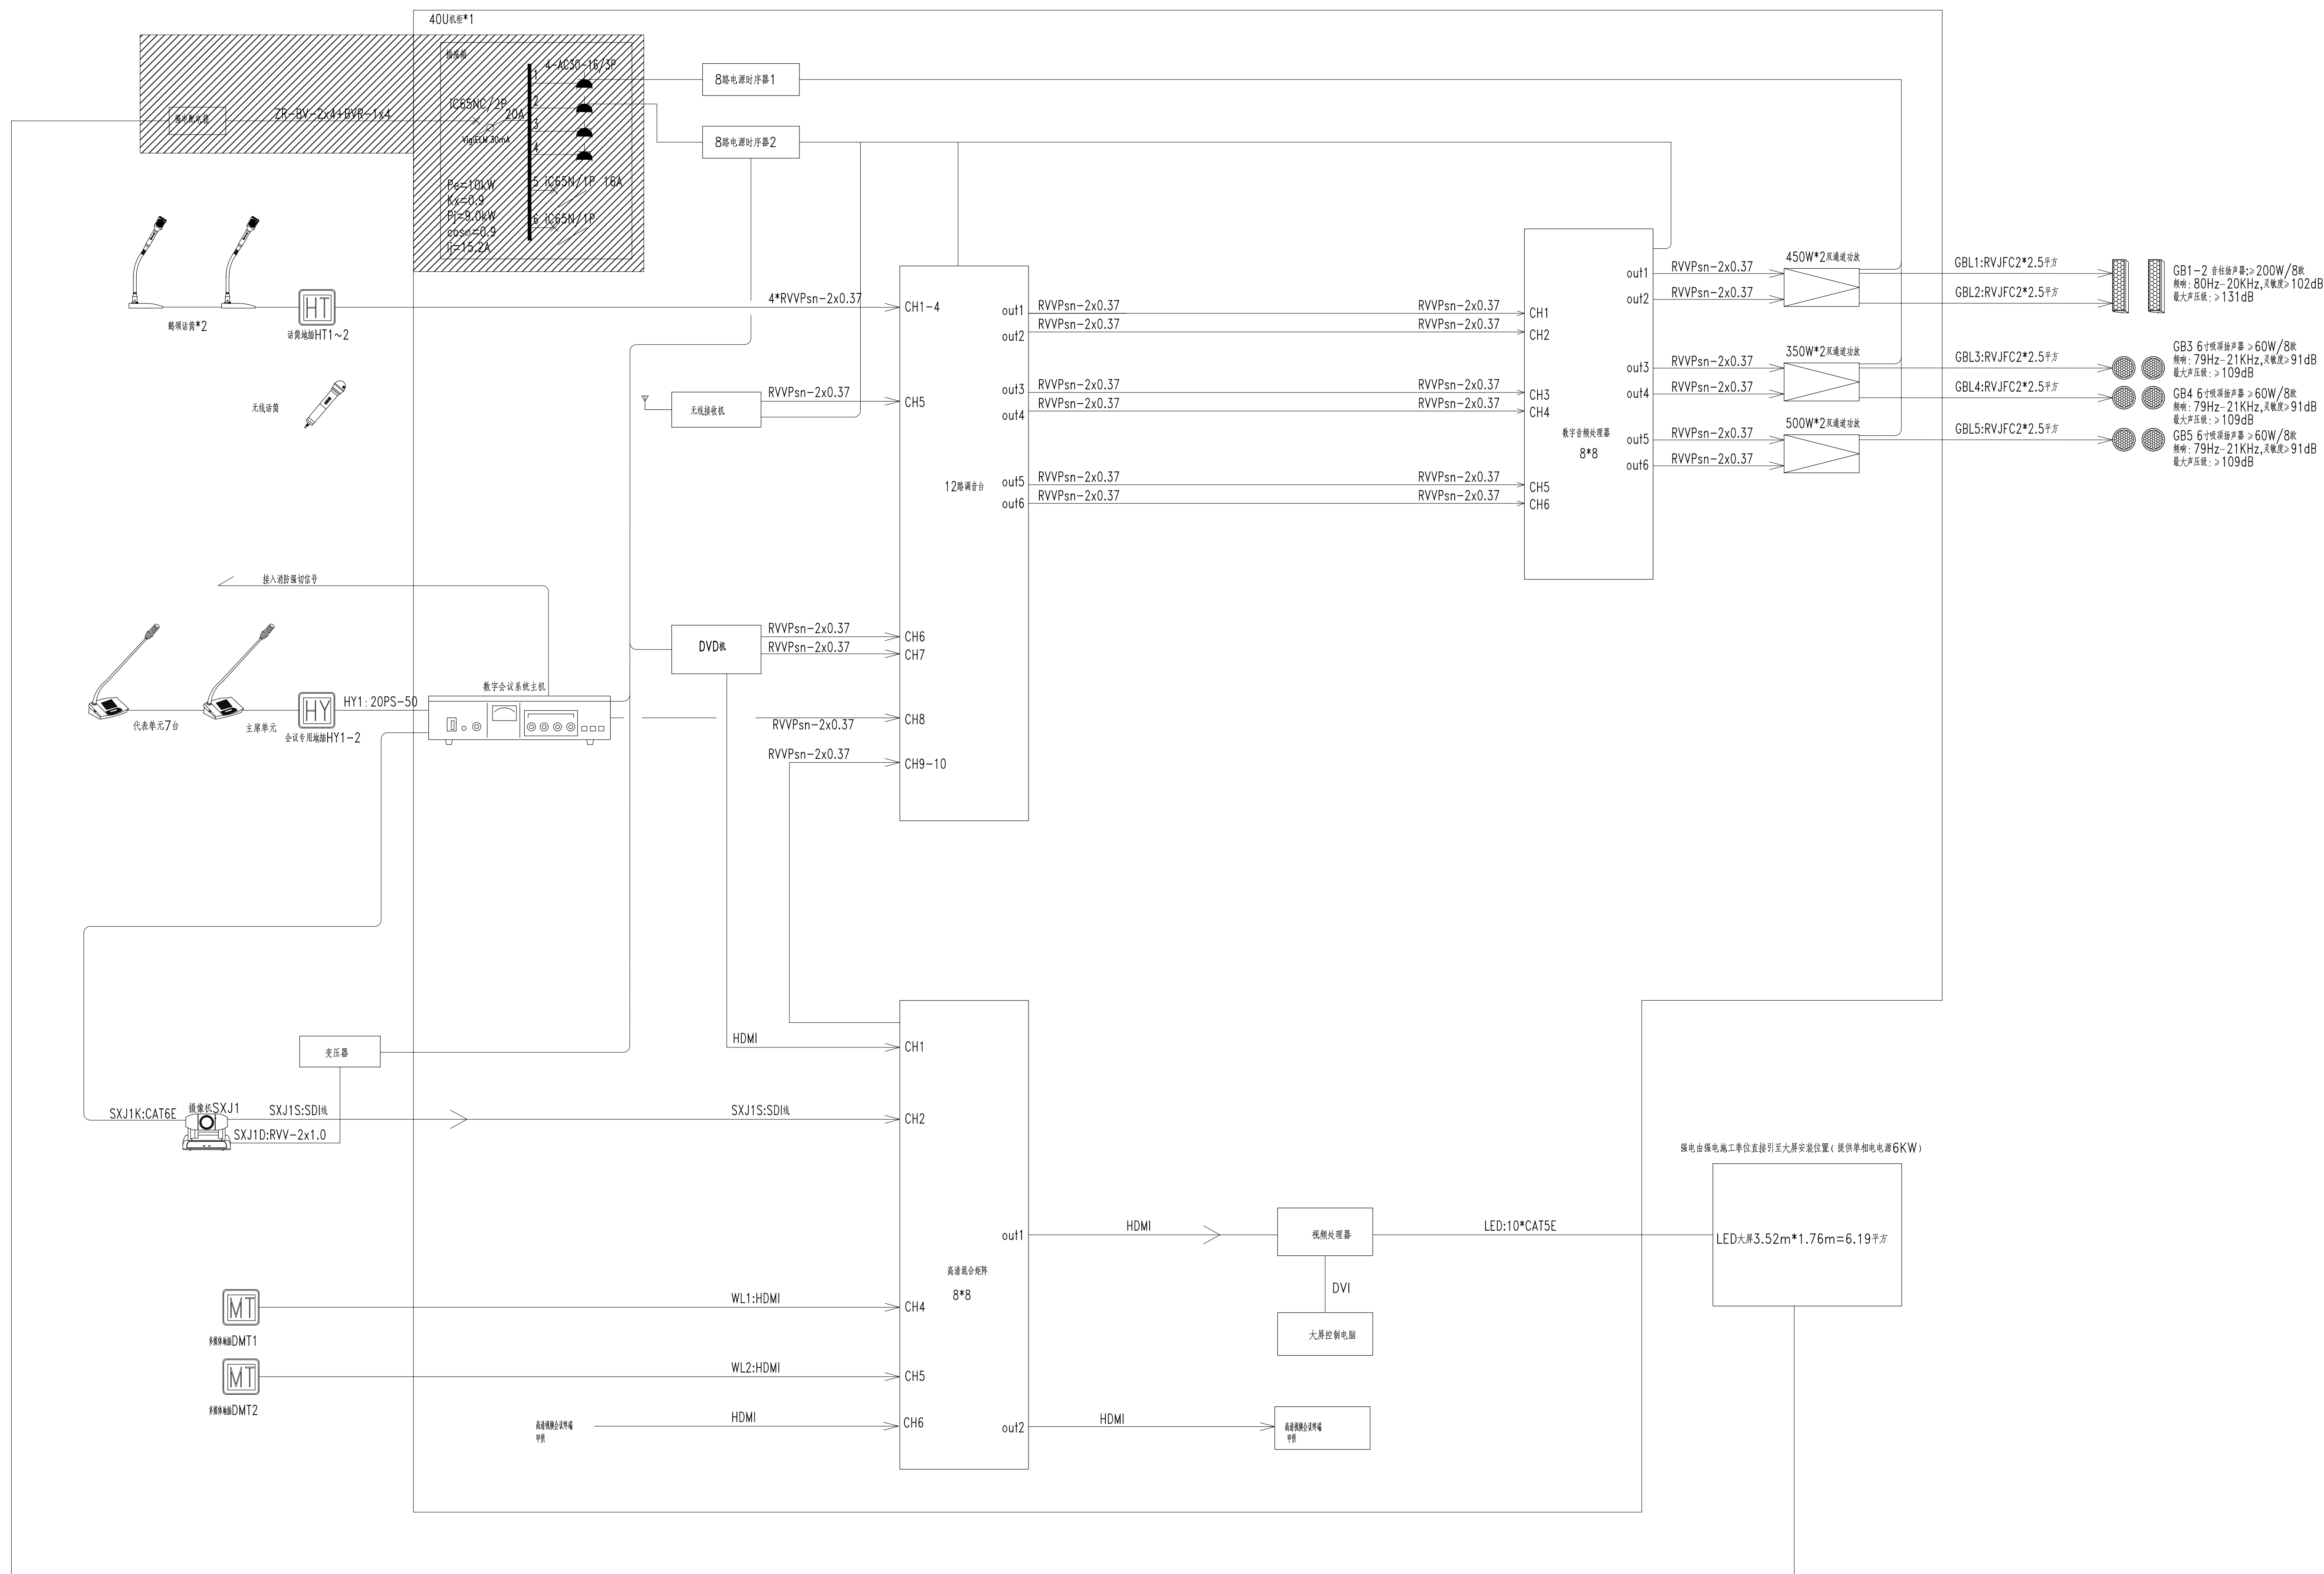


一层大会议室多媒体系统图

注：会议室数字会议系统需要接入消防紧急信号（由消防专业提供）。

	实 名	签 名
项目负责人		
专业负责人		
设 计 人		
注册章		
预留章		
出图章		
图审章		
竣工章		
备 注		
 浙江省建设装饰集团有限公司 ZHEJIANG CONSTRUCTION DECORATION GROUP CO.,LTD 建筑行业（建筑工程）甲级 证书编号 A133004805 建筑装饰工程设计专项甲级 证书编号 A133004805 建筑幕墙工程设计专项甲级 证书编号 A133004805 轻型钢结构设计乙级资质 证书编号 A233004802 地址：浙江省杭州市西湖区古园街139号 邮编：310030		
	姓 名	签 名
项目负责人		
专业负责		
审 定		
审 核		
校 对		
设 计		
制 图		
建设单位		
项目名称		
子项名称		
图纸名称		
一层大会议室多媒体系统图		
工程号		
阶 段	专 业	
日 期	图 号	弱电施-27
版本号	页 码	
声明 本设计图纸版权归浙江省建设装饰集团有限公司所有，未获得书面授权，不得使用或翻版。不应度量图纸，所有在图用上标示的尺寸，需在现场复核。如需修正应及时通知设计单位。		
未盖出图章无效		


会签上	装饰		给排水
	结构		电气
	建筑		暖通

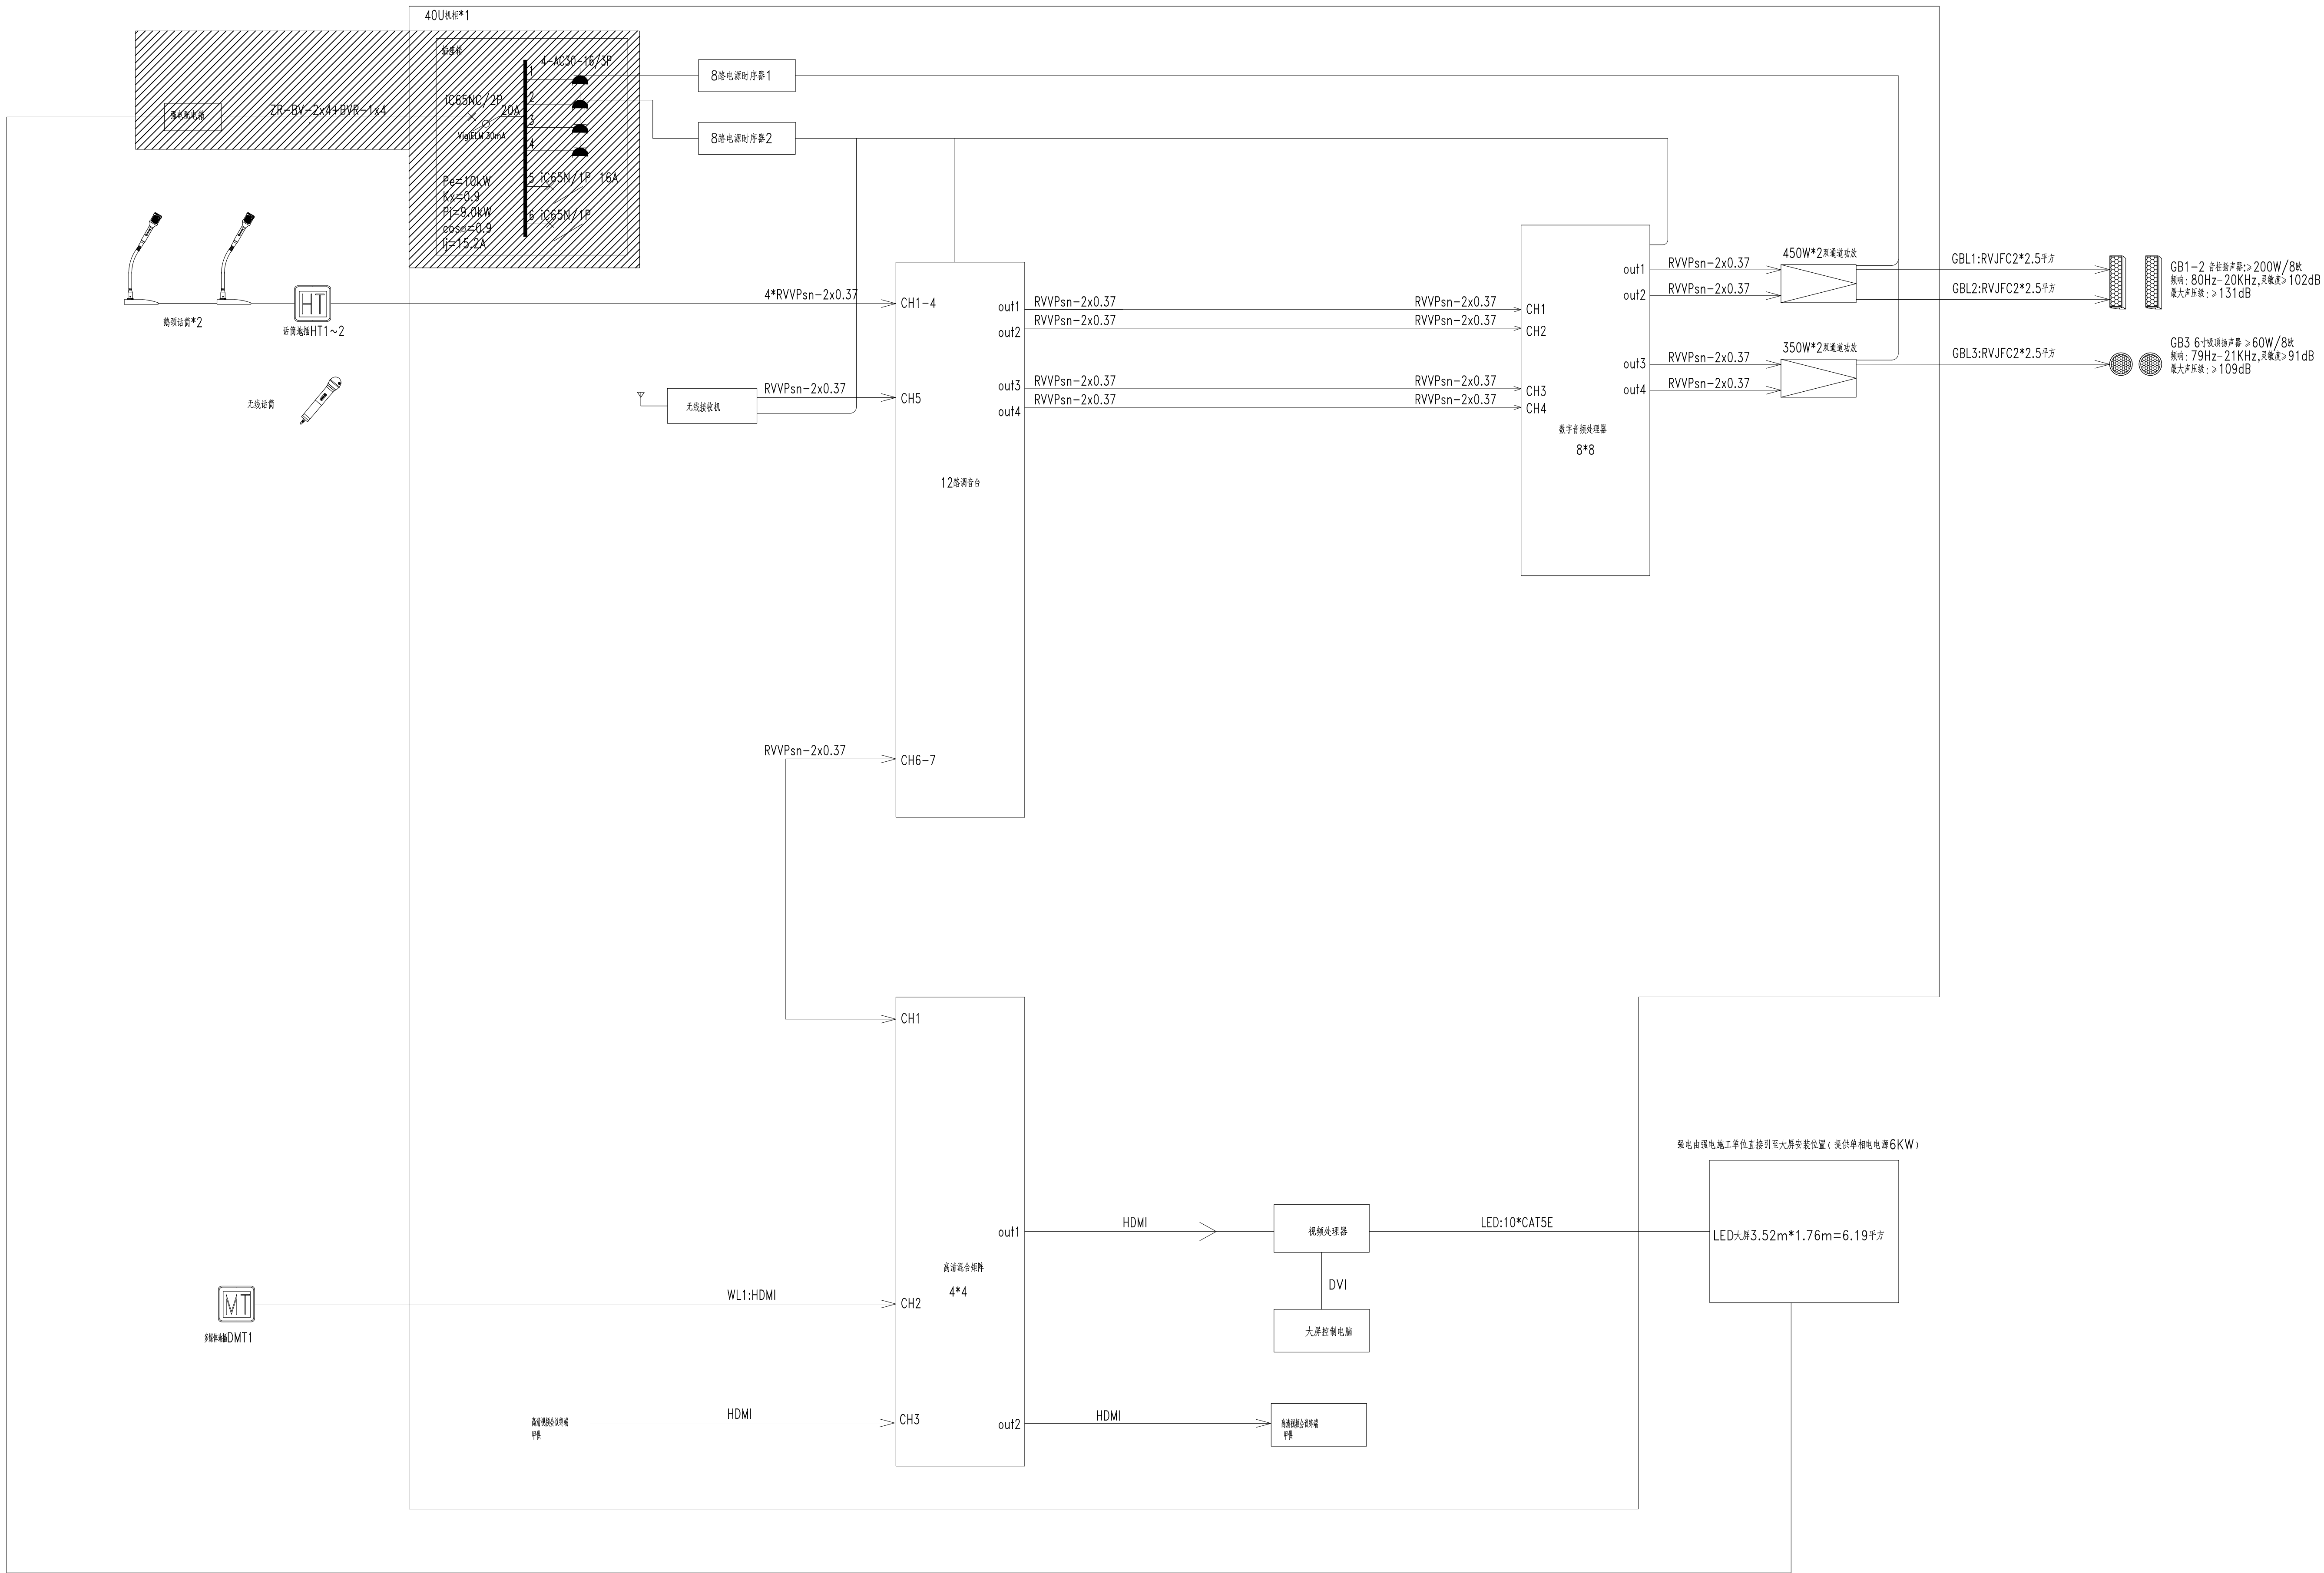

二层会议室多媒体系统图

注：会议室数字会议系统需要接入消防紧急信号（由消防专业提供）。


		实 名		签 名	
项目负责人					
专业负责人					
设 计 人					
注册章					
预留章					
出图章					
图审章					
竣工章					
备 注					
 浙江省建设装饰集团有限公司 ZHEJIANG CONSTRUCTION DECORATION GROUP CO., LTD 建筑行业（建筑工程）甲级 证书编号 A133004805 建筑装饰工程设计专项甲级 证书编号 A133004805 建筑幕墙工程设计专项甲级 证书编号 A133004805 轻型钢结构设计乙级资质 证书编号 A233004802 地址：浙江省杭州市西湖区古园街139号 邮编：310030					
		姓 名		签 名	
项目负责					
专业负责					
审 定					
审 核					
校 对					
设 计					
制 图					
建设单位					
项目名称					
子项名称					
图纸名称					
二层会议室多媒体系统图					
工程号					
阶 段		专 业			
日 期		图 号		弱电施-28	
版本号		页 码			
声明					
本设计图纸版权归浙江省建设装饰集团有限公司所有，未获得书面授权，不得使用或翻版。不应度量图纸，所有在图纸上标示的尺寸，需在现场复核。如需修正应及时通知设计单位。					
未盖出图章无效					

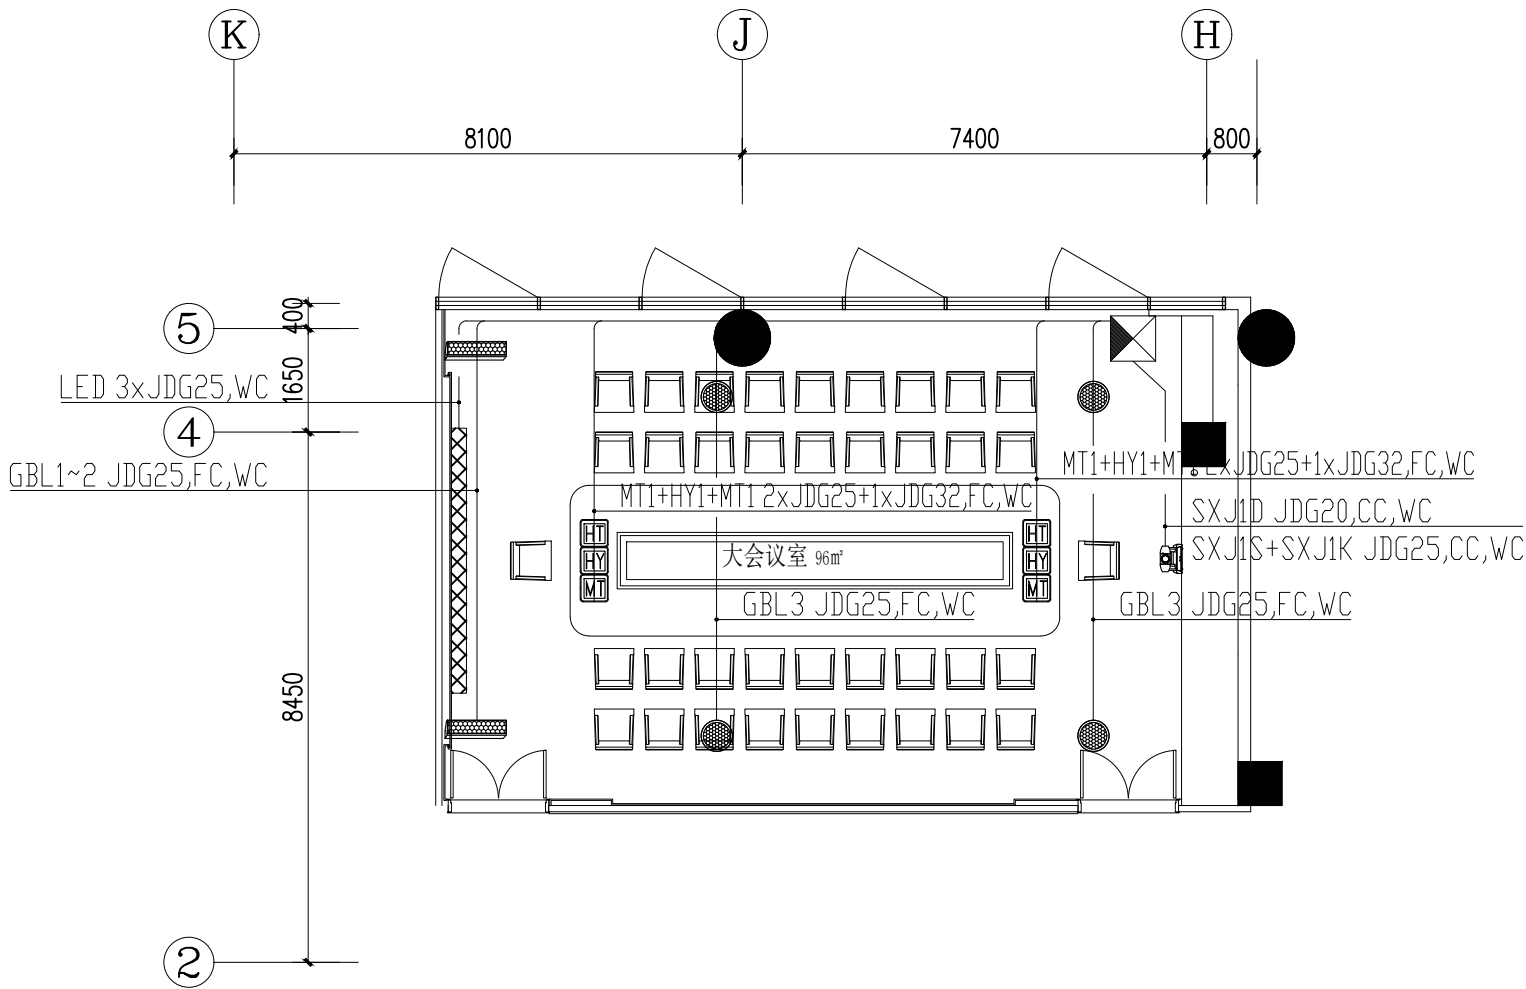

三层大会议室多媒体平面图

9		会议机柜	600mmx600mmx2000mm	落地安装	1	
8		LED大屏	3.52m*1.76m大屏	嵌入式安装	1	采用前维护式LED屏幕 强电预留不少于单相6Kw电源
7		视频处理器		置于大屏后安装	1	
6		HT1~2	鹅颈话筒座插	内含MIC话筒插座	桌面嵌入式安装	2
5		HY1~2	会议专用场插	内含会议专用插座	桌面嵌入式安装	2
4		DTM1~2	多媒体场插	内含HDMI、VGA、电脑音频	桌面嵌入式安装	2
3		SXJ1	高清会议摄像机	支持1080i、RS-232控制	吊顶安装	1
2			音柱扬声器	200W/8欧	端部下穿距地1.8m壁挂安装	2
1			6寸吸顶扬声器	60W/8欧	吸顶安装	4
序号	图例	名 称	型号及规格	安装方式及高度	数量	备注

	实 名	签 名
项目负责人		
专业负责人		
设 计 人		
注册章		
预留章		
出图章		
图审章		
竣工章		
备 注		
浙江省建设装饰集团有限公司 ZHEJIANG CONSTRUCTION DECORATION GROUP CO., LTD 建筑行业（建筑工程）甲级 证书编号 A133004805 建筑装饰工程设计专项甲级 证书编号 A133004805 建筑幕墙工程设计专项甲级 证书编号 A133004805 轻型钢结构设计乙级资质 证书编号 A233004802 地址：浙江省杭州市西湖区古园街139号 邮编：310030		
	姓 名	签 名
项目负责		
专业负责		
审 定		
审 核		
校 对		
设 计		
制 图		
建设单位		
项目名称		
子项名称		
图纸名称 三层大会议室多媒体平面图		
工程号		
阶 段	专 业	
日 期	图 号	弱电施-29
版本号	页 码	
声明 本设计图纸版权归浙江省建设装饰集团有限公司所有，未获得书面授权，不得使用或翻版。不应度量图纸，所有在图纸上标示的尺寸，需在现场复核。如需修正应及时通知设计单位。		
未盖出图章无效		

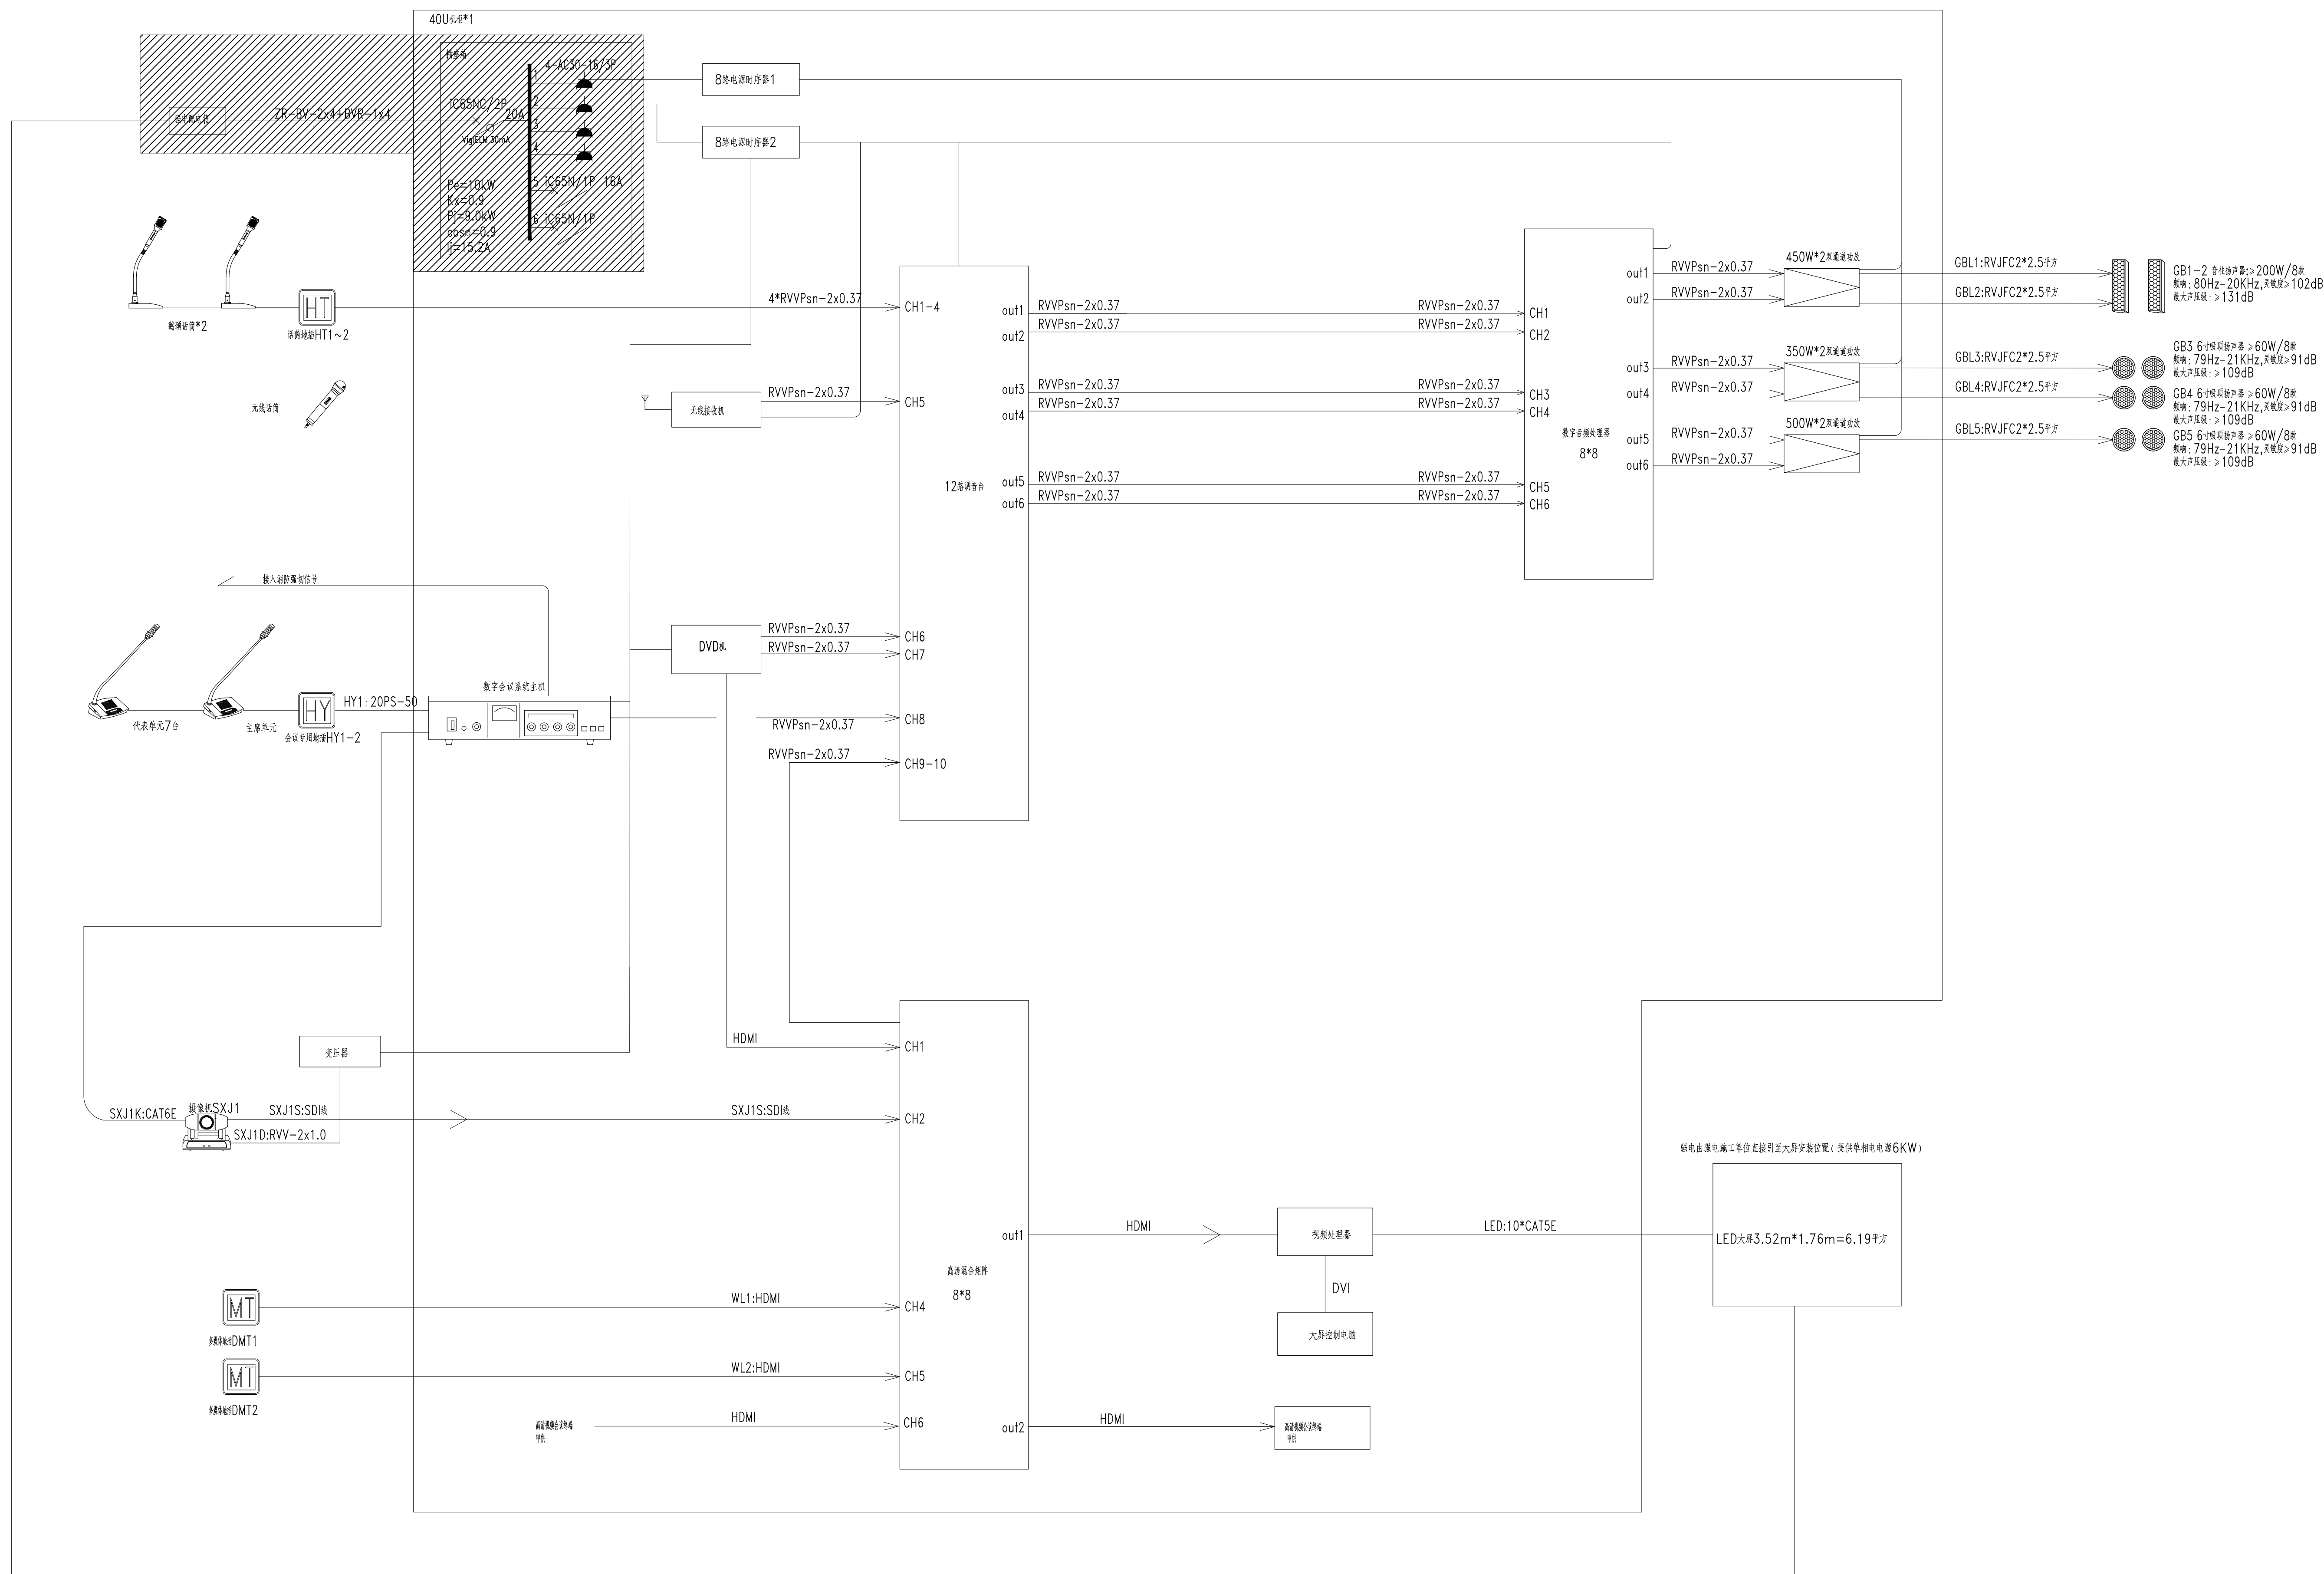


三层大会议室多媒体系统图


注：会议室数字会议系统需要接入消防紧急信号（由消防专业提供）。

	实 名	签 名
项目负责人		
专业负责人		
设 计 人		
注册章		
预留章		
出图章		
图审章		
竣工章		
备 注		
 浙江省建设装饰集团有限公司 ZHEJIANG CONSTRUCTION DECORATION GROUP CO.,LTD 建筑行业（建筑工程）甲级 证书编号 A133004805 建筑装饰工程设计专项甲级 证书编号 A133004805 建筑幕墙工程设计专项甲级 证书编号 A133004805 轻型钢结构设计乙级资质 证书编号 A233004802 地址：浙江省杭州市西湖区古园街139号 邮编：310030		
	姓 名	签 名
项目负责		
专业负责		
审 定		
审 核		
校 对		
设 计		
制 图		
建设单位		
项目名称		
子项名称		
图纸名称		
三层大会议室多媒体系统图		
工程号		
阶 段		专 业
日 期		图 号 弱电施-30
版本号		页 码
声明 本设计图纸版权归浙江省建设装饰集团有限公司所有，未获得书面授权，不得使用或翻版。不应度量图纸，所有在图纸上标示的尺寸，需在现场复核。如需修正应及时通知设计单位。		
未盖出图章无效		

图 示	说 明
	600x600全钢防静电地板

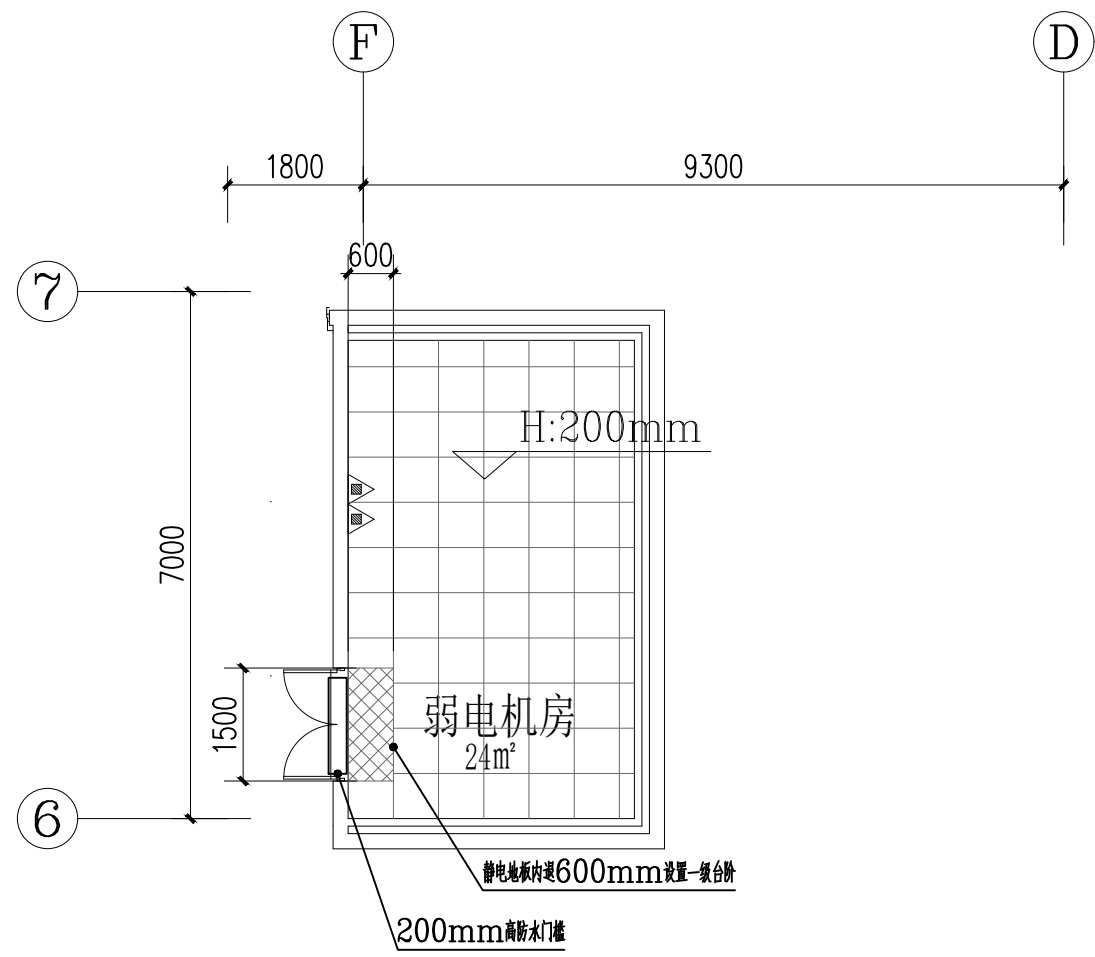


地板布置图

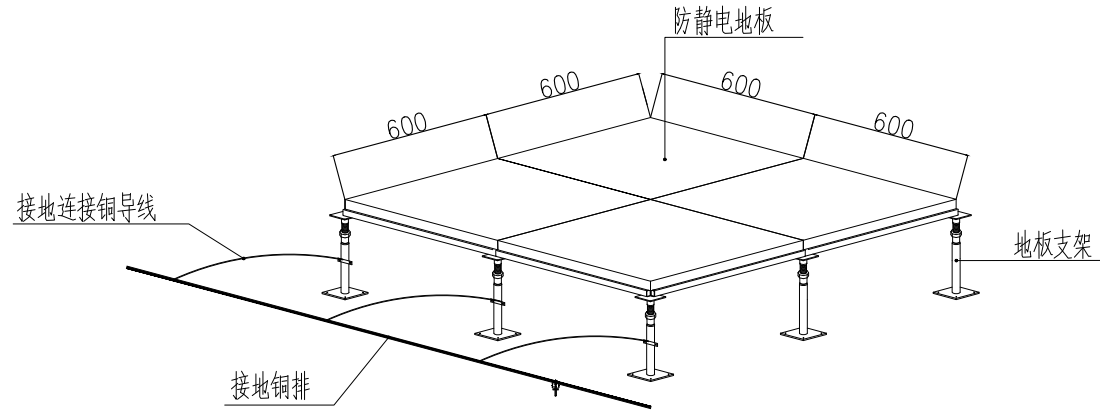


机房接地示意图

图 示	说 明
——	3*30 等电位汇流铜排
●	绝缘子十正流排固定柱

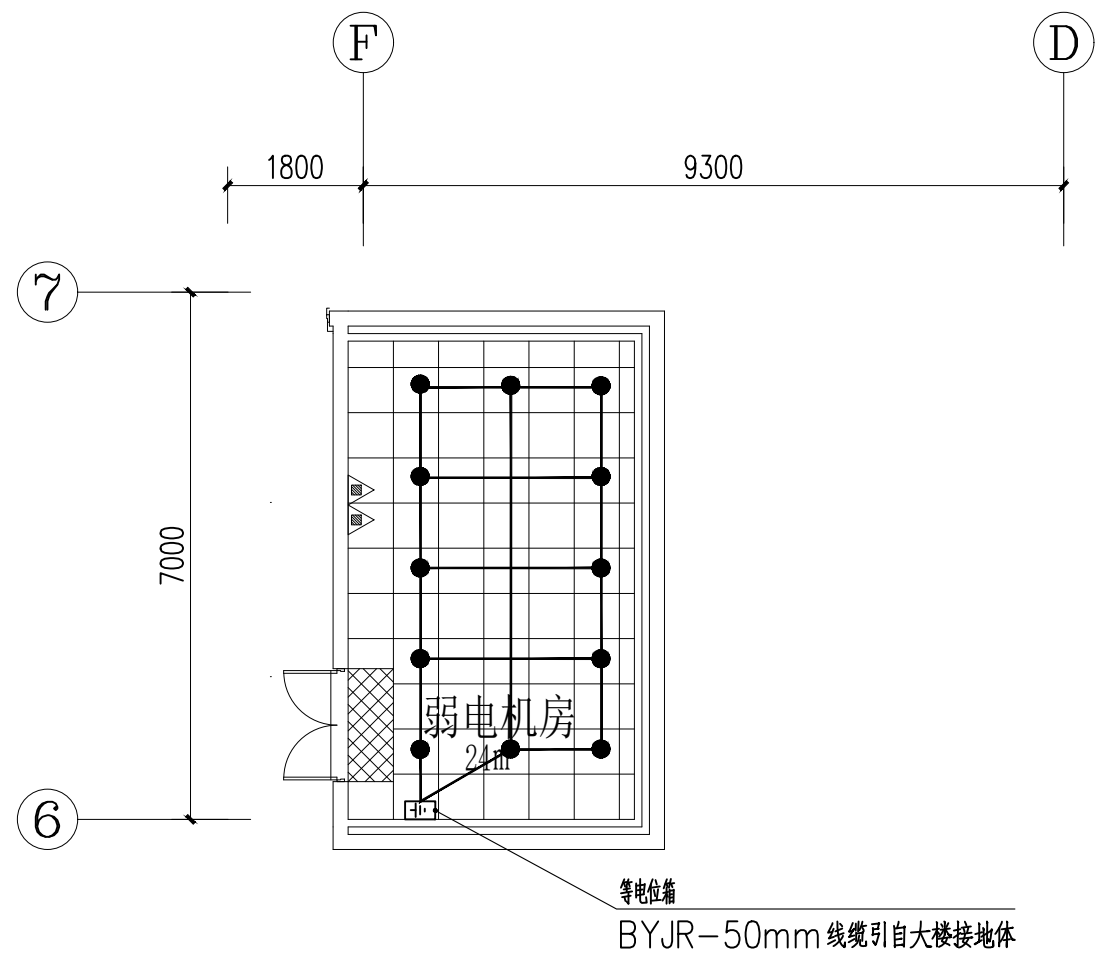


地板布置图

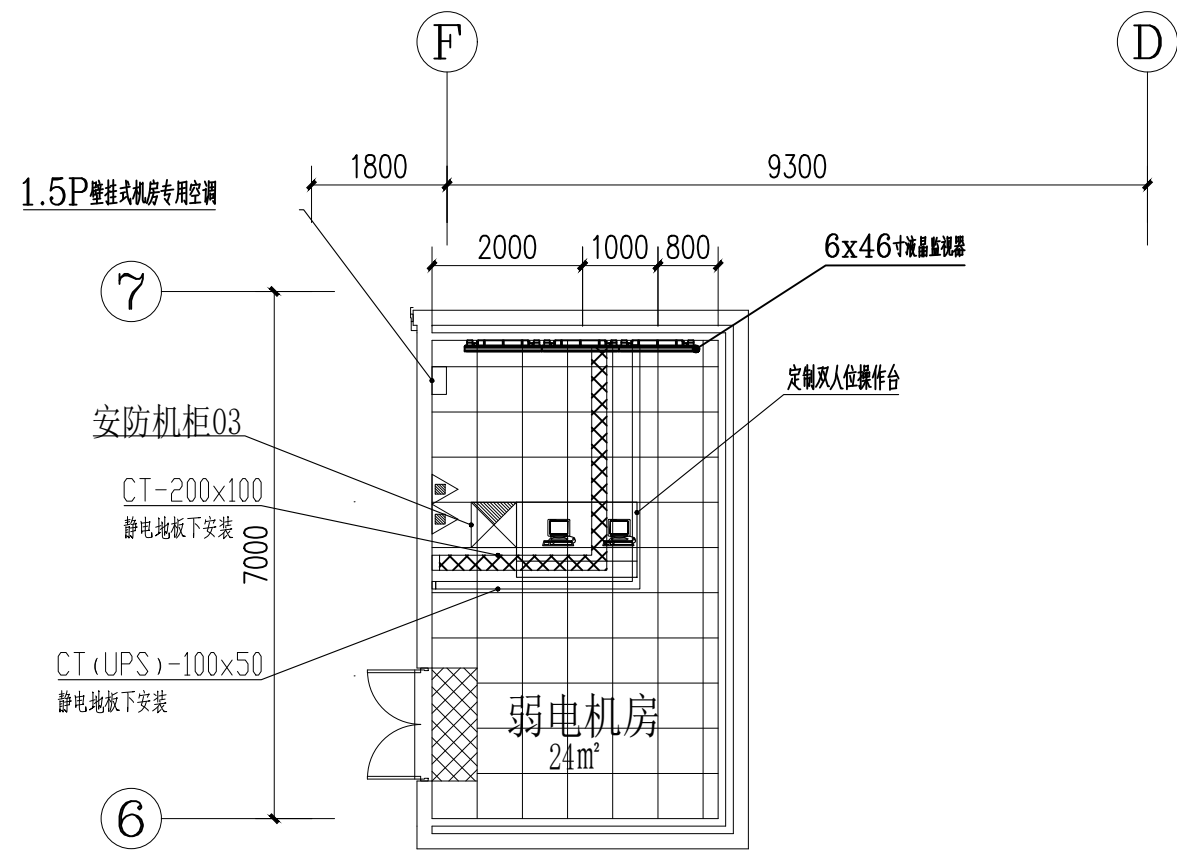

地板布置图

图 示	说 明
	二三插座 (10A)
	16A空调电源插座 (强电供电)
	10A电源插座 (UPS供电)
	16A电源插座 (UPS供电)

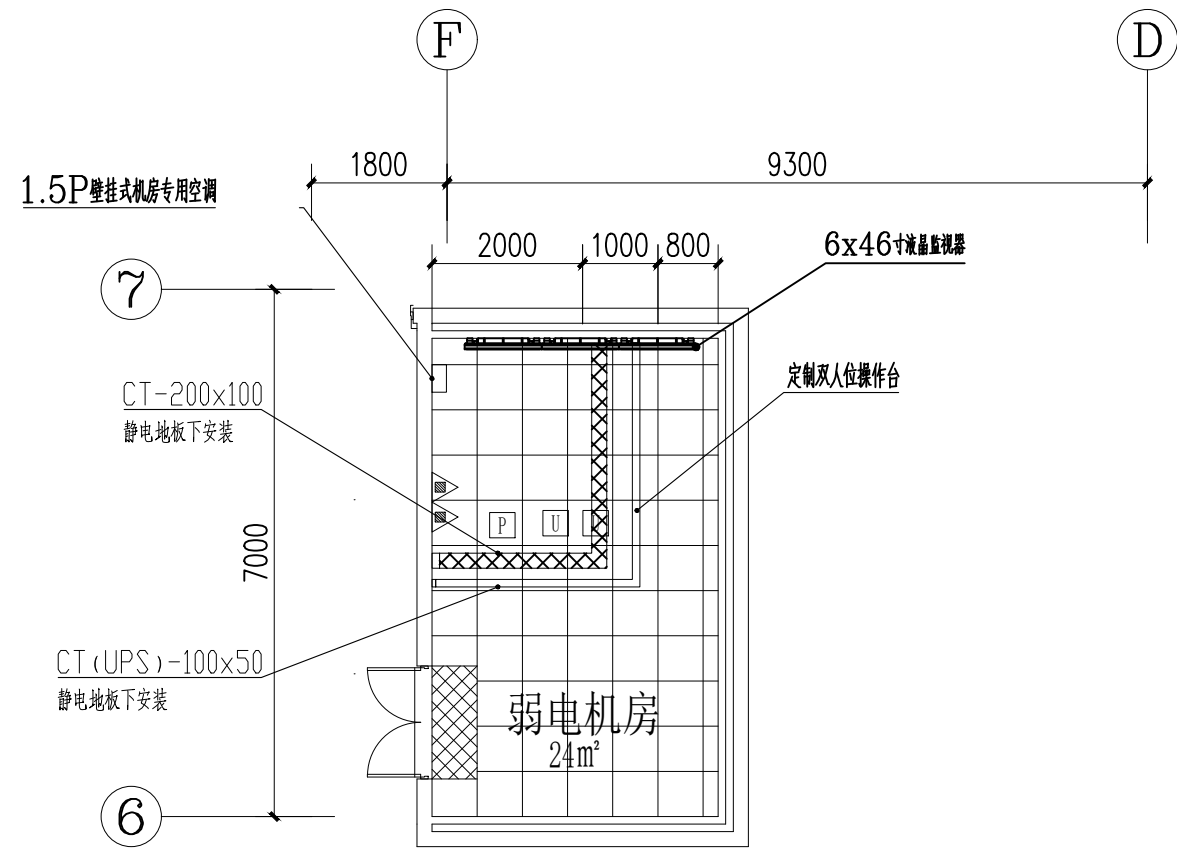


地板布置图


一层弱电机房1平面布置图

		实 名		签 名	
项目负责人					
专业负责人					
设 计 人					
注册章					
预留章					
出图章					
图审章					
竣工章					
备 注					
 浙江省建设装饰集团有限公司 ZHEJIANG CONSTRUCTION DECORATION GROUP CO., LTD 建筑行业（建筑工程）甲级 证书编号 A133004805 建筑装饰工程设计专项甲级 证书编号 A133004805 建筑幕墙工程设计专项甲级 证书编号 A133004805 轻型钢结构设计乙级资质 证书编号 A233004802 地址：浙江省杭州市西湖区古园街139号 邮编：310030					
		姓 名		签 名	
项目负责					
专业负责					
审 定					
审 核					
校 对					
设 计					
制 图					
建设单位					
项目名称					
子项名称					
图纸名称					
一层弱电机房1平面布置图					
工程号					
阶 段		专 业			
日 期		图 号		弱电施-01	
版本号		页 码			
声明					
本设计图纸版权归浙江省建设装饰集团有限公司所有，未获得书面授权，不得使用或翻版。不应度量图纸，所有在图纸上标示的尺寸，需在现场复核。如需修正应及时通知设计单位。					
未盖出图章无效					

图 示	说 明
	600x600mm防静电地板

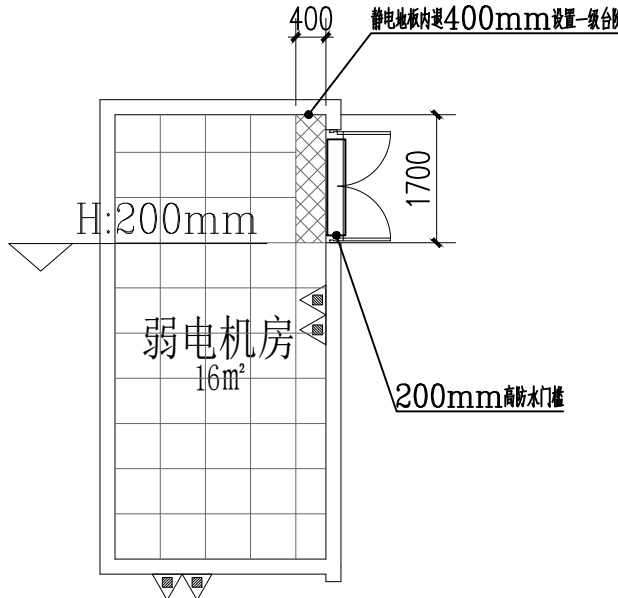


地板布置图

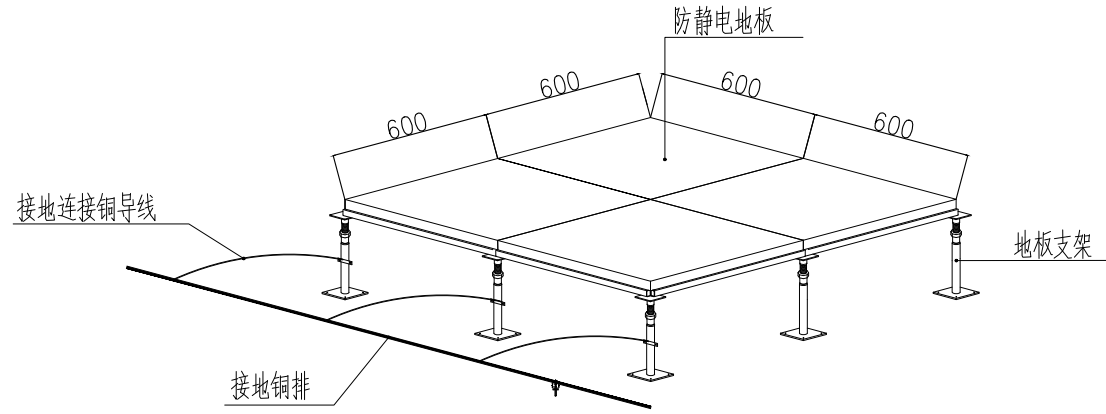


机房接地示意图

图 示	说 明
	3*30 等电位汇流铜排
	绝缘子十工字钢固定桩

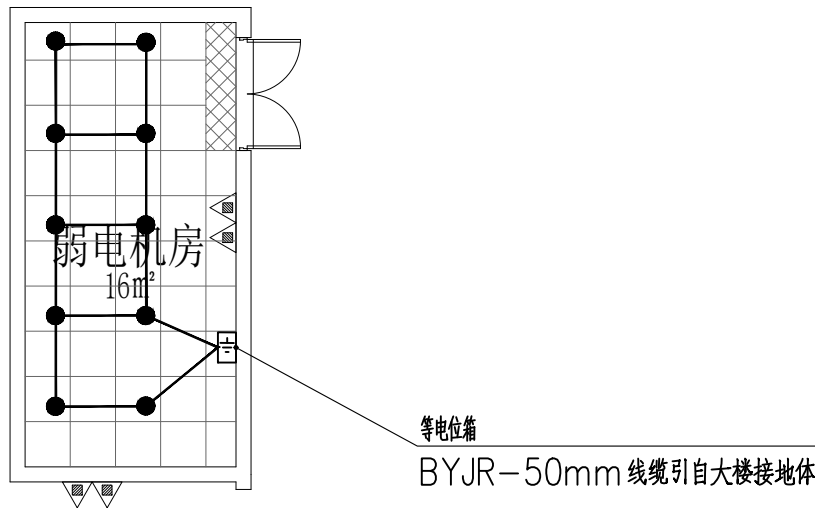


接地布置图

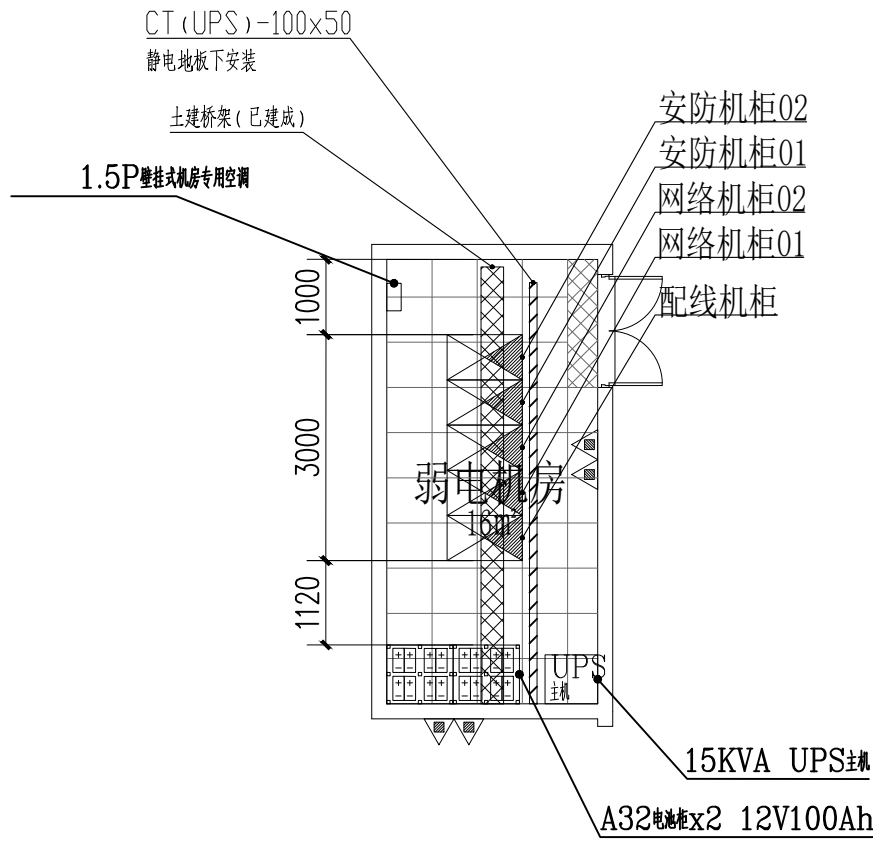

平面布置图


图 示	说 明
	二三插座 (10A)
	16A空调电源插座 (强电供电)
	10A电源插座 (UPS供电)
	16A电源插座 (UPS供电)

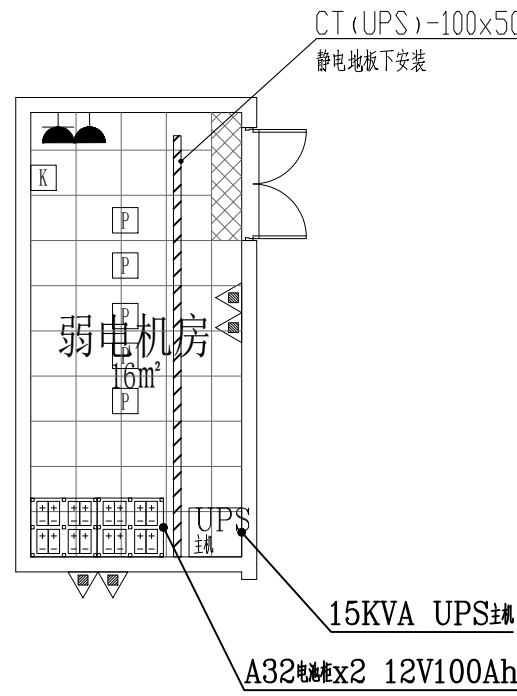

电气布置图

一层弱电机房2 平面布置图

	实 名	签 名
项目负责人		
专业负责人		
设 计 人		
注册章		
预留章		
出图章		
图审章		
竣工章		
备 注		
 浙江省建设装饰集团有限公司 ZHEJIANG CONSTRUCTION DECORATION GROUP CO., LTD 建筑行业（建筑工程）甲级 证书编号 A133004805 建筑装饰工程设计专项甲级 证书编号 A133004805 建筑幕墙工程设计专项甲级 证书编号 A133004805 轻型钢结构设计乙级资质 证书编号 A233004802 地址：浙江省杭州市西湖区古园街139号 邮编：310030		
	姓 名	签 名
项目负责		
专业负责		
审 定		
审 核		
校 对		
设 计		
制 图		
建设单位		
项目名称		
子项名称		
图纸名称		
一层弱电机房2平面布置图		
工程号		
阶 段		专 业
日 期		图 号 弱电施-32
版本号		页 码
声明		
本设计图纸版权归浙江省建设装饰集团有限公司所有，未获得书面授权，不得使用或翻版。不应度量图纸，所有在图纸上标示的尺寸，需在现场复核。如需修正应及时通知设计单位。		
未盖出图章无效		

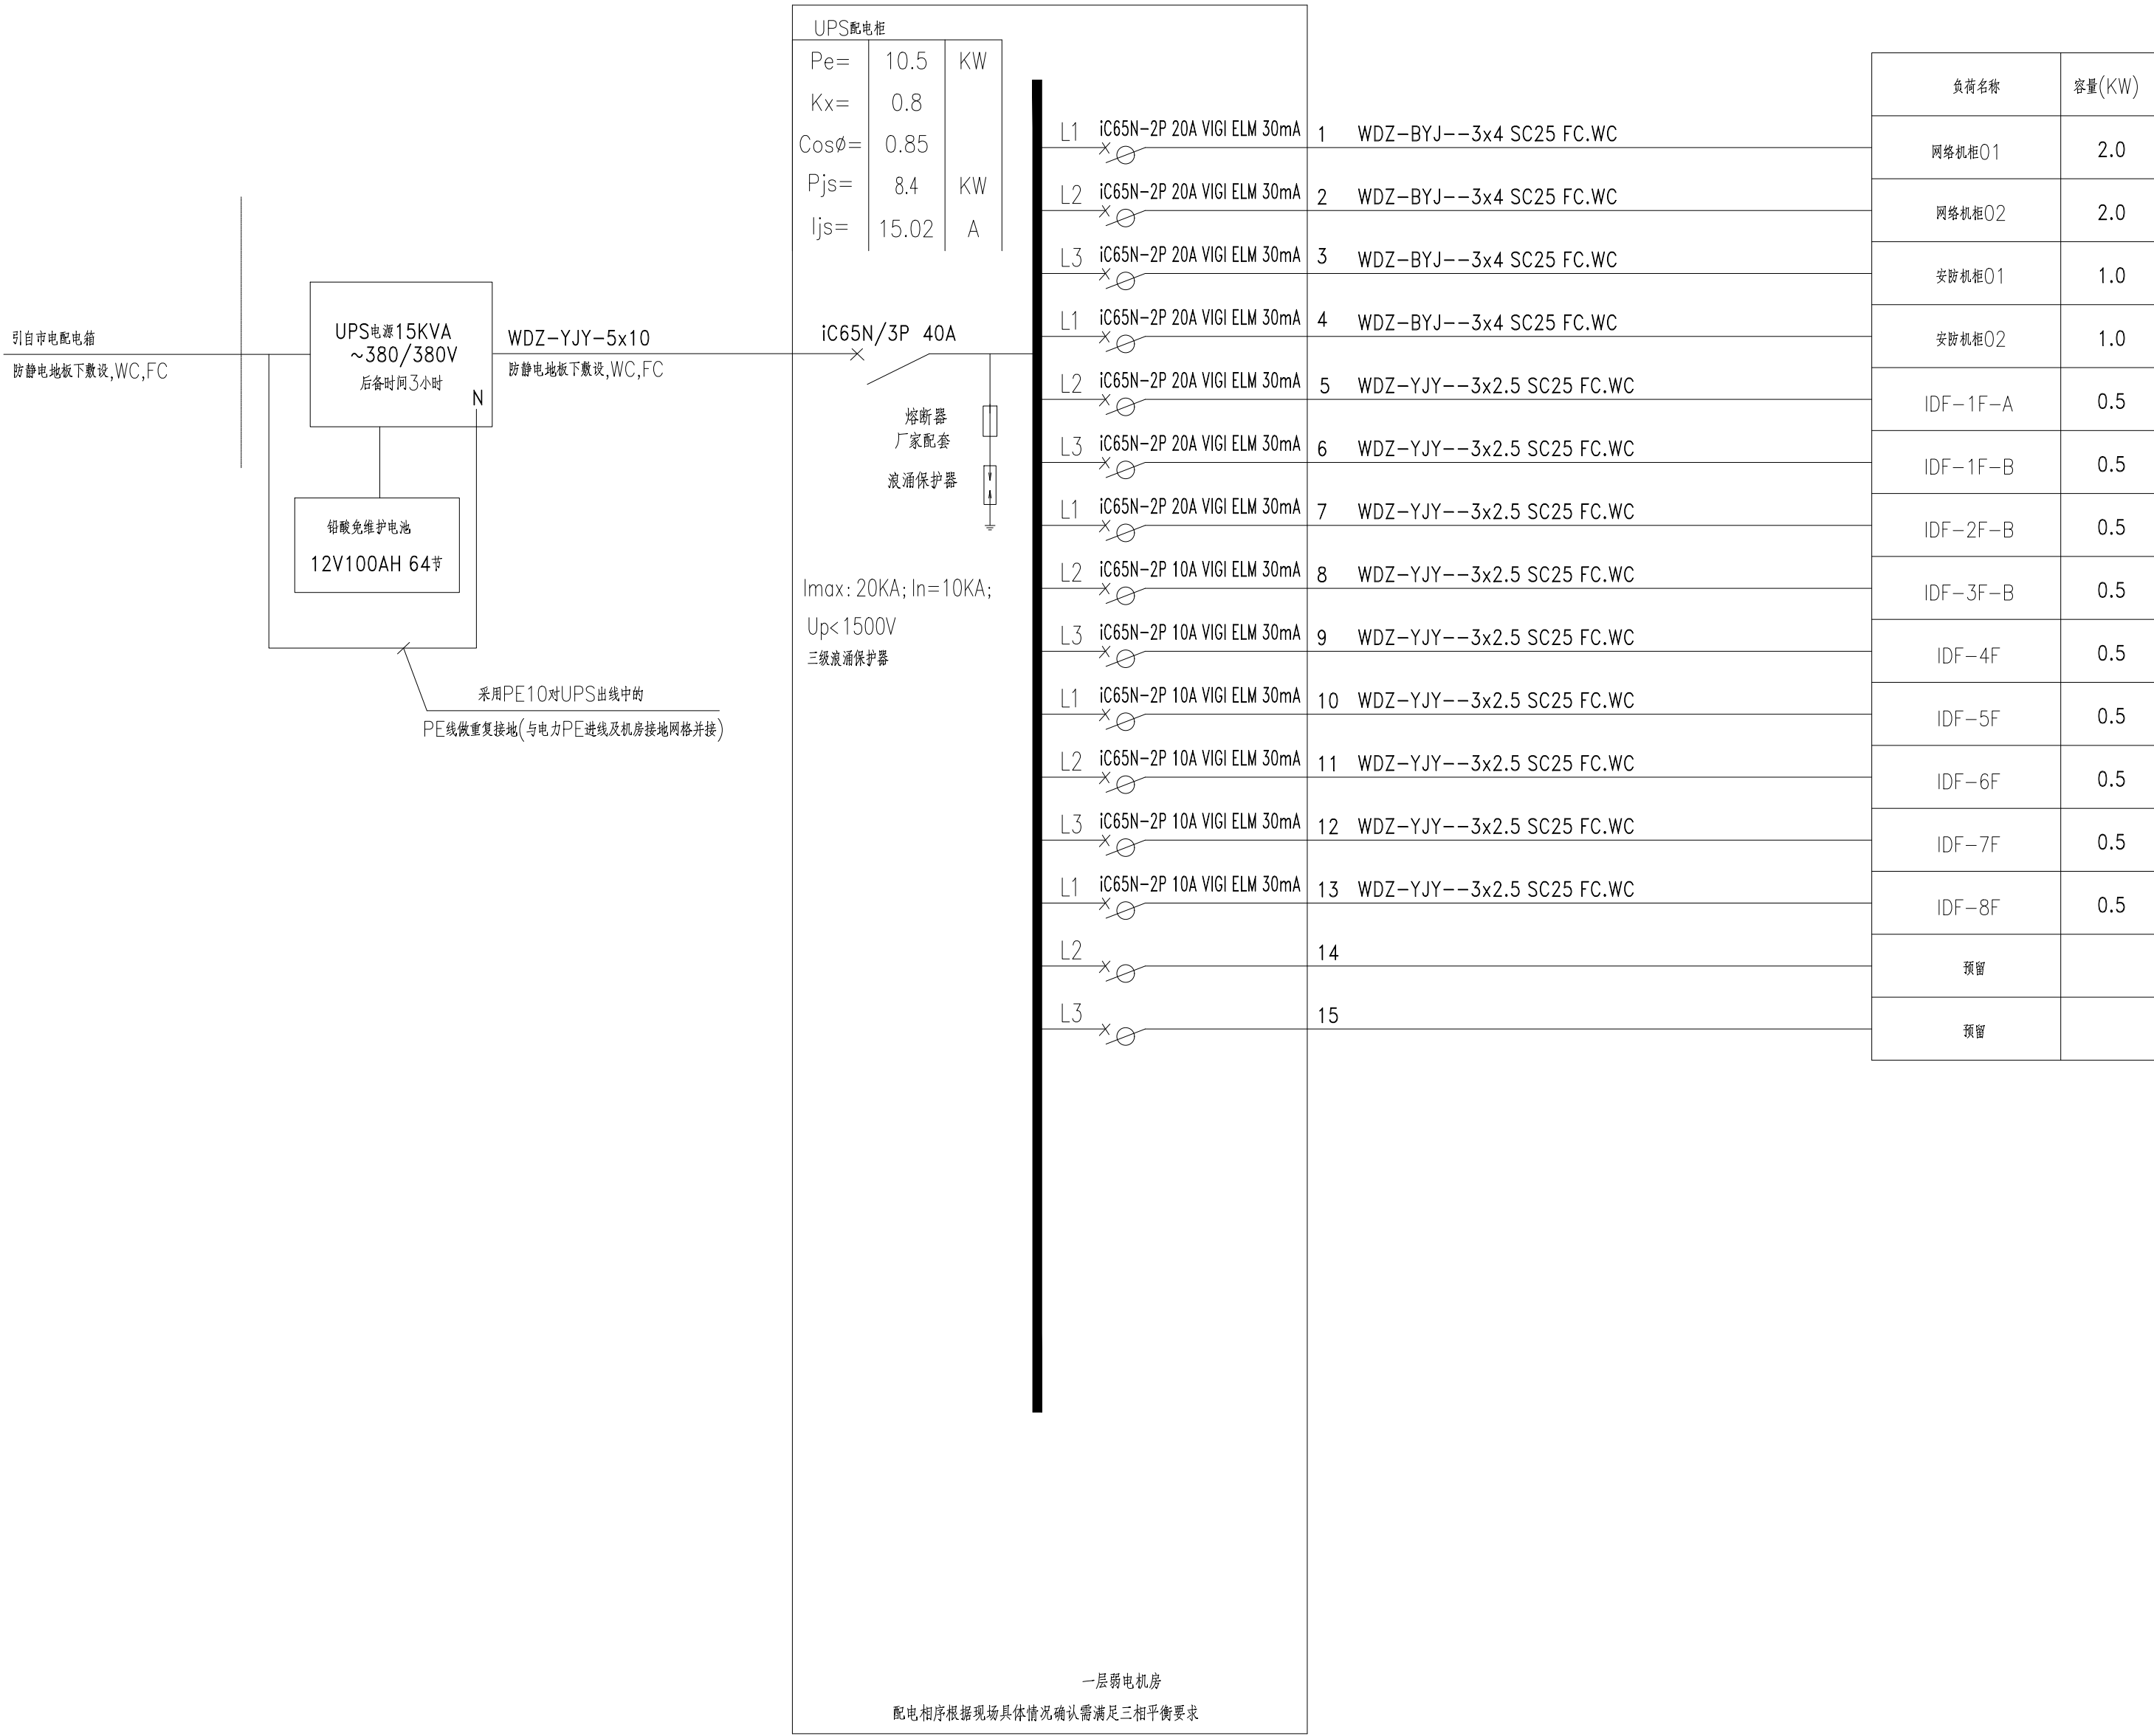


一层弱电机房UPS配电图

	实 名	签 名
项目负责人		
专业负责人		
设 计 人		
注册章		
预留章		
出图章		
图审章		
竣工章		
备 注		
浙江省建设装饰集团有限公司 ZHEJIANG CONSTRUCTION DECORATION GROUP CO., LTD 建筑行业（建筑工程）甲级 证书编号 A133004805 建筑装饰工程设计专项甲级 证书编号 A133004805 建筑幕墙工程设计专项甲级 证书编号 A133004805 轻型钢结构设计乙级资质 证书编号 A233004802 地址：浙江省杭州市西湖区古园街139号 邮编：310030		
	姓 名	签 名
项目负责		
专业负责		
审 定		
审 核		
校 对		
设 计		
制 图		
建设单位		
项目名称		
子项名称		
图纸名称		
一层弱电机房UPS配电图		
工程号		
阶 段	专 业	
日 期	图 号	弱电施-33
版本号	页 码	
声明 本设计图纸版权归浙江省建设装饰集团有限公司所有，未获得书面授权，不得使用或翻版。不应度量图纸，所有在图纸上标示的尺寸，需在现场复核。如需修正应及时通知设计单位。		
未盖出图章无效		

给排水	暖通
电气	弱电
装饰	景观
综合	其他

图纸说明：

天线扩展模块的无线可靠通讯范围为无遮挡情况下直径5米，每个扩展模块最多只能控制4把无线门锁。每个主控器有两路控制接口，每路控制不超过16个扩展模块。实际项目建议多留余量，每路建议不超过8个模块。扩展模块与主控器的连接线建议采用RVVP4*1.0以上规格

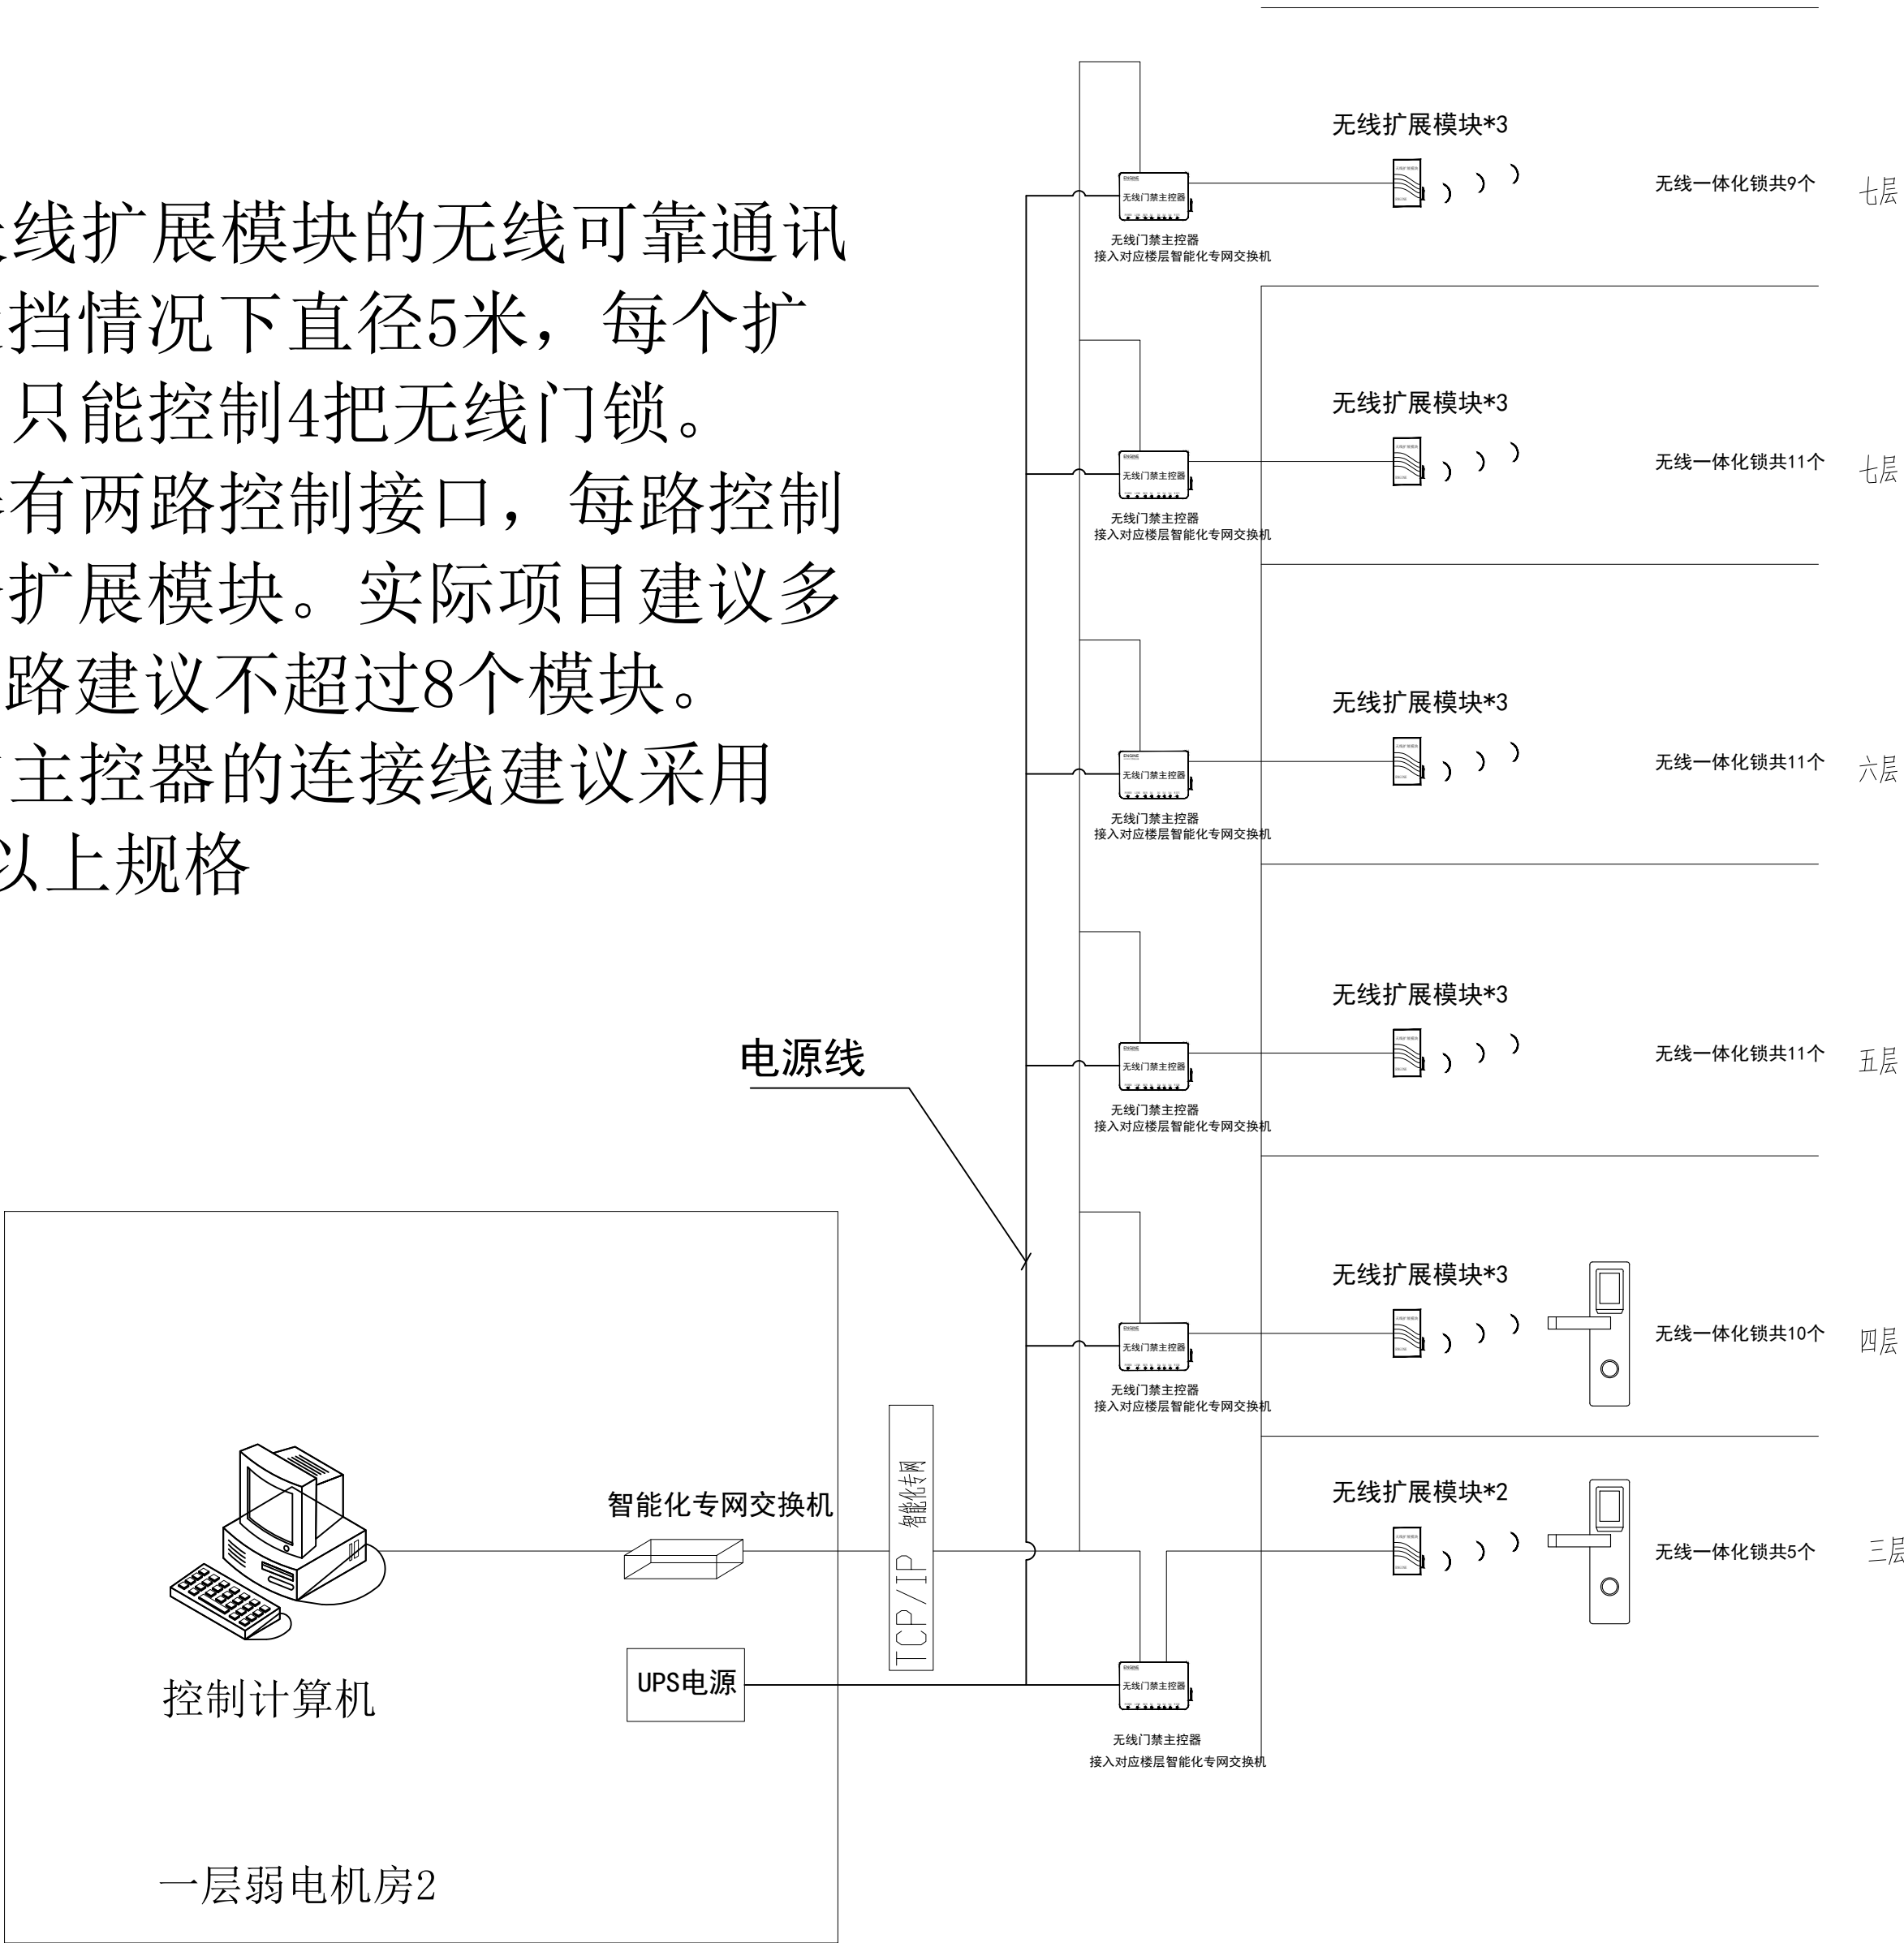

注：智能化专网ONU数量及管线配置详见无源光智能化专网系统图

电子门锁系统图

	实 名	签 名
项目负责人		
专业负责人		
设 计 人		
注册章		
预留章		
出图章		
图审章		
竣工章		
备 注		
 浙江省建设装饰集团有限公司 ZHEJIANG CONSTRUCTION DECORATION GROUP CO., LTD 建筑行业（建筑工程）甲级 证书编号 A133004805 建筑装饰工程设计专项甲级 证书编号 A133004805 建筑幕墙工程设计专项甲级 证书编号 A133004805 轻型钢结构设计乙级资质 证书编号 A233004802 地址：浙江省杭州市西湖区古园街139号 邮编：310030		
	姓 名	签 名
项目负责		
专业负责		
审 定		
审 核		
校 对		
设 计		
制 图		
建设单位		
项目名称		
子项名称		
图纸名称		
电子门锁系统图		
工程号		
阶 段		专 业
日 期		图 号 弱电施-34
版本号		页 码
声明		
本设计图纸版权归浙江省建设装饰集团有限公司所有，未获得书面授权，不得使用或翻版。不应度量图纸，所有在图纸上标示的尺寸，需在现场复核。如需修正应及时通知设计单位。		
未盖出图章无效		